


PŮDORYS PODKROVÍ - NAVRŽENÝ STAV
měřítko 1:50

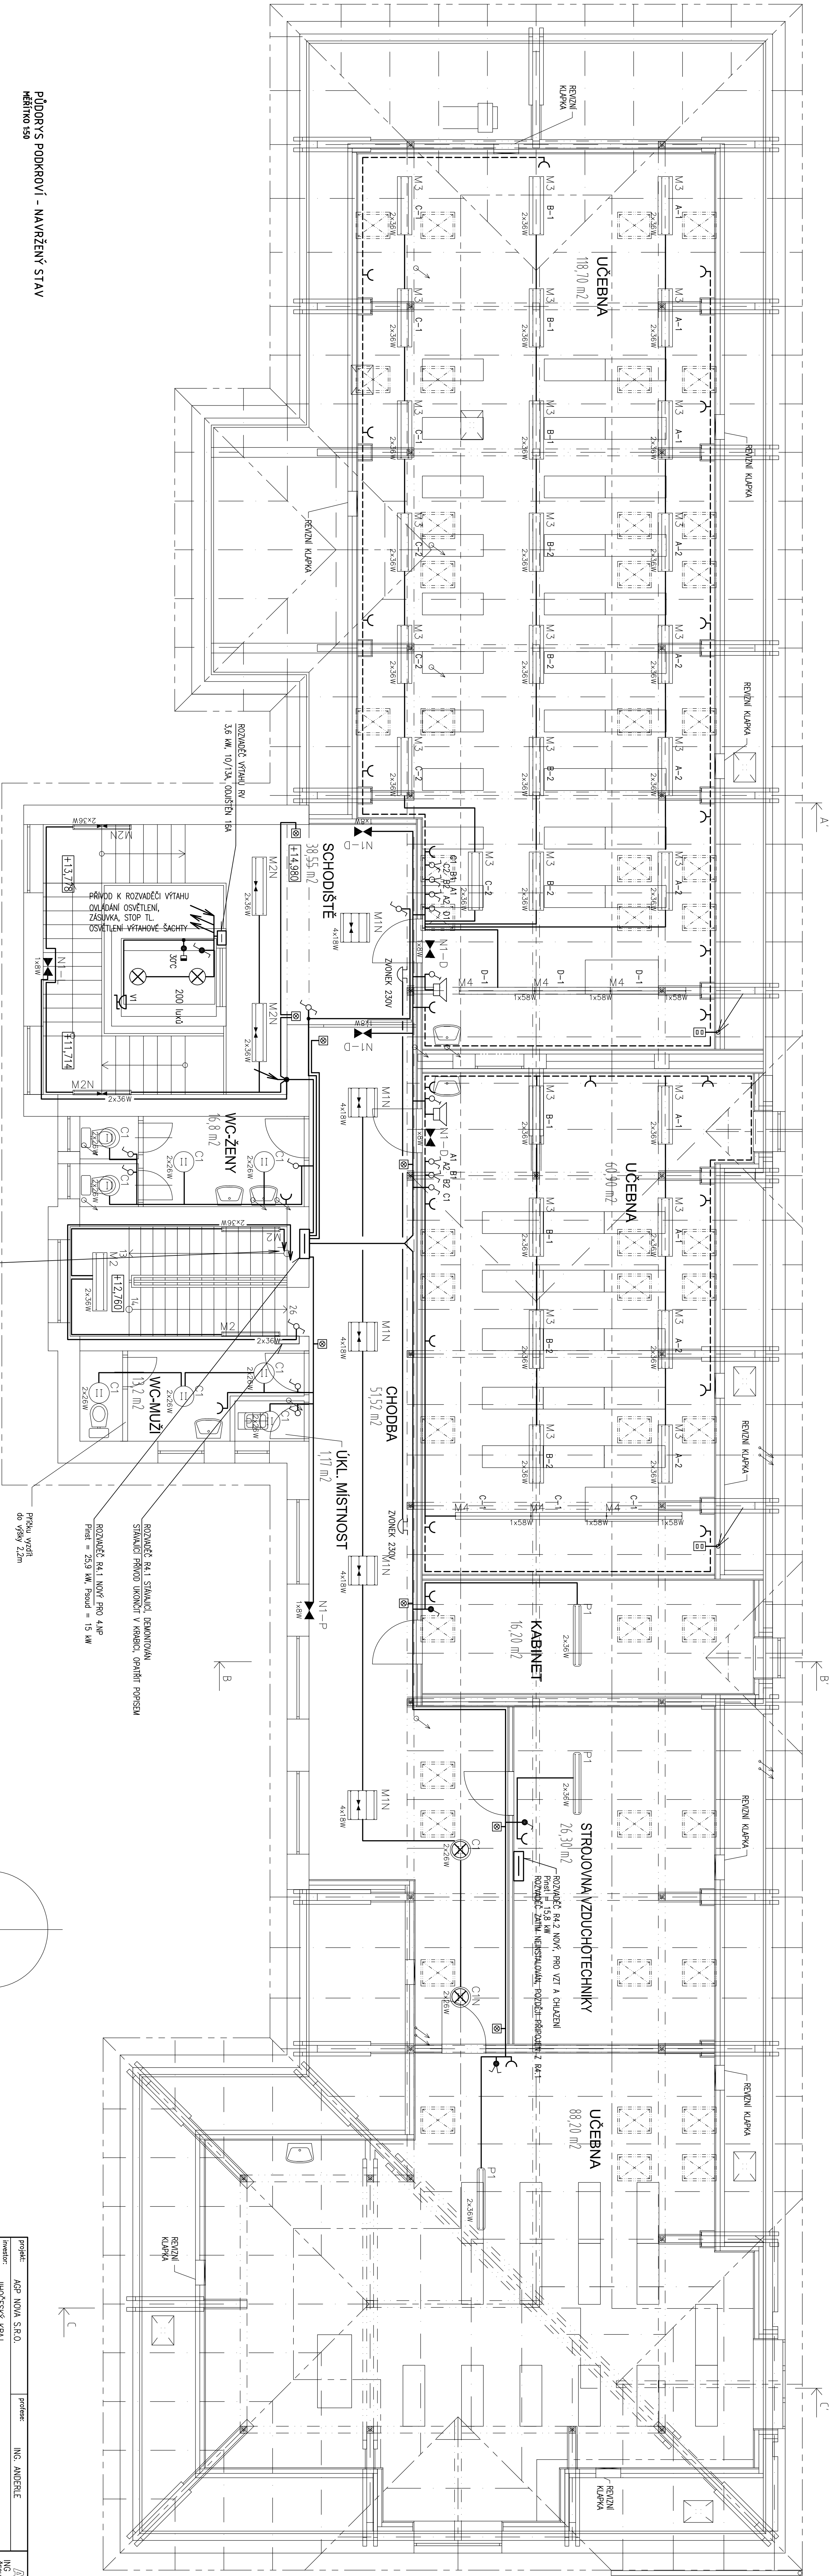

projekt:	ACP NOVIA S.R.O.	profeser:	ING. ANDERLE
investor:	JIHOCESKÝ KRAJ	obecní úřad:	Č. BUDĚJOVICE
objekt:	JIHOCESKÝ KRAJ	obecní úřad:	Č. BUDĚJOVICE
akce:	JIHOCESKÝ KRAJ	obecní úřad:	Č. BUDĚJOVICE
datum:	5. 2009	formát:	12 A4
č. projektu:	870	č. projektu:	870
objekt:	F.5. ELEKTRONINSTALACE	č. projektu:	870
objekt:	F.5.4	č. projektu:	870
objekt:	F.5.4	č. projektu:	870