

CELKOVÝ SITUAČNÍ VÝKRES 1 : 1000 - 4. část

Nad hospodou

Perštejnec

TLAKOVÁ STOKA T1
DN 50 - dl. 145,1 m

VODOVODNÍ ŘAD P1
DN 80 - dl. 142,9 m

PROTLAK POD SILNICÍ
OCEL. CHR. 159x10 mm - 18,0 m
km 0.0007 - km 0.0187

PROTLAK POD SILNICÍ
OCEL. CHR. 133x10 mm - 18,0 m
km 0.0 - km 0.018

VODOVODNÍ ŘAD P2
DN 80 - dl. 109 m

TLAKOVÁ STOKA T2
DN 50 - dl. 107,5 m

PŘÍPOJKA NN - dl. 120 m

VDUCHOTECHNICKÉ POTRUBÍ
PE 100, Ø 32mm - dl. 124 m

PROVODUŠŇOVACÍ STANICE č.2

PROTLAK POD PŮTOKEM
OCEL. CHR.A Ø 159x10 mm - DL. 20,0 m
km 1.3955 - km 1.4155


PROTLAK POD PŮTOKEM
OCEL. CHR.A Ø 159x10 mm - DL. 20,0 m
km 0.6563 - km 0.6763

VODOVODNÍ ŘAD P
DN 80 - dl. 1724,4 m

TLAKOVÁ STOKA T
DN 80 - dl. 985 m

VDUCHOTECHNICKÉ POTRUBÍ
PE 100, Ø 32mm - dl. 402 m

KLAD LISTŮ:

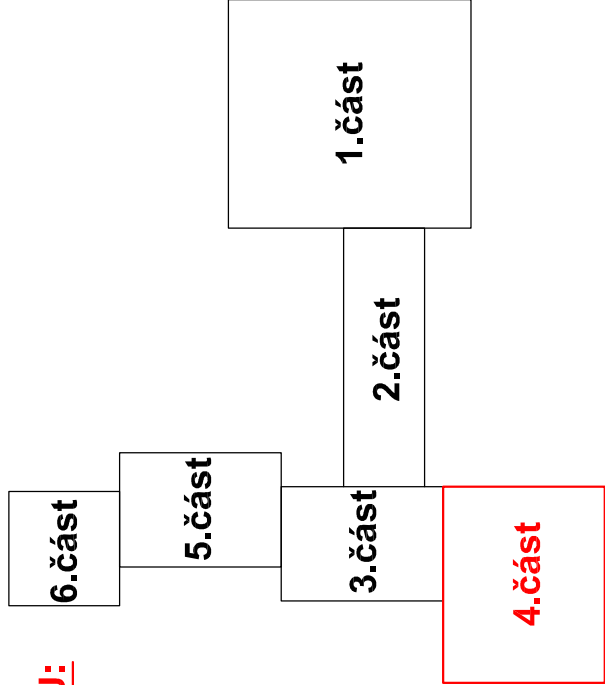

LEGENDA:

- PROJEKTOVANÁ GRAVITAČNÍ KANALIZACE
- PROJEKTOVANÁ TLAKOVÁ KANALIZACE
- PROJEKTOVANÝ VODOVOD
- PROJEKTOVANE VZDUCHOTECHNICKÉ POTRUBÍ
- PROJEKTOVANÁ NN PŘÍPOJKA
- PROJEKTOVANE NÁPOJOVACÍ BODY
- PROJEKTOVANÉ TLAKOVÉ PŘÍPOJOVACÍ ŘÁDY
- PROJEKTOVANÁ STARTOVACÍ NEBO CÍLOVÁ JAMA
- STÁVAJÍCÍ VODOVOD
- STÁVAJÍCÍ KANALIZACE
- VEDENÍ ČEZ NN - PODZEMNÍ
- VEDENÍ ČEZ NN - NADZEMNÍ
- VEDENÍ ČEZ VN - NADZEMNÍ
- VEDENÍ ČEZ VN - PODZEMNÍ
- VEDENÍ ČEZ VVN - NADZEMNÍ
- VEDENÍ TELEFONICA O2 - NADZEMNÍ
- VEDENÍ TELEFONICA O2 - PODZEMNÍ
- STÁVAJÍCÍ PLYNOVOD VTL
- KABEL VEŘEJNÉHO OSVĚTLENÍ

VÝŠKOVÝ SYSTÉM
BALT PO VYROVNÁNÍ

PODZEMNÍ VEDENÍ JSOU ZAKRESLENA
INFORMATIVNĚ !

PŘED ZAPOČETÍM ZEMNÍCH PRACÍ JENUTNĚ JEJICH PŘESNÉ
VYTÝČENÍ!

PODZEMNÍ VEDENÍ - PODROBNOSTI VIZ TECHNICKÁ ZPRÁVA

VIS Vodňorská inženýrská služba spol. s r.o., Na Střežné 1079, 500 03 Hradec Králové tel.: 495 076 011, fax: 495 541 342, e-mail: vis@vishk.cz				ZADÁVACÍ DOKUMENTACE			
HLAVNÍ ING. PROJEKTU ING. HERMAN	ZODP. PROJEKTANT ING. HERMAN	PROJEKTANT RAZEK	KONTROLA ING. HERMAN	INVESTOR VHS VRCHLICE-MALEČ, a.s.	OBJEDNATEL VHS VRCHLICE-MALEČ, a.s.	FORMÁT 8 A4	STUPEN ZD (DPS)
KRAJ STŘEDOČESKÝ	OBECE NEŠKAREDICE, PERŠTEJNEC	Č. ZAK. 08815-350	ARCH. Č. 08815	AKCE VODOVOD A KANALIZACE NEŠKAREDICE, PERŠTEJNEC C. SITUAČNÍ VÝKRESY	ČÍSLO PRÍLOHY C.2.4	MĚŘÍTKO 1:1000	ČÍSLO PRÍLOHY C.2.4

TENTO VÝKRES A JEHO PŘÍLOHY JSOU NAŠIM DUŠEVNÍM VLASTNICTVÍM. NESMÍ BÝT BEZ NAŠEHO PŘEDCHOZÍHO
PÍSEMNÉHO SOUHLASU KOPÍROVÁNY, ROZNOŽOVÁNY ANI ZPŘÍSTUPNĚNY JINÝM OSOBNÍM NEBO FIRMÁM