




ČERPAČÍ STANICE ČS 2

ČS - ŘEZ A - A'

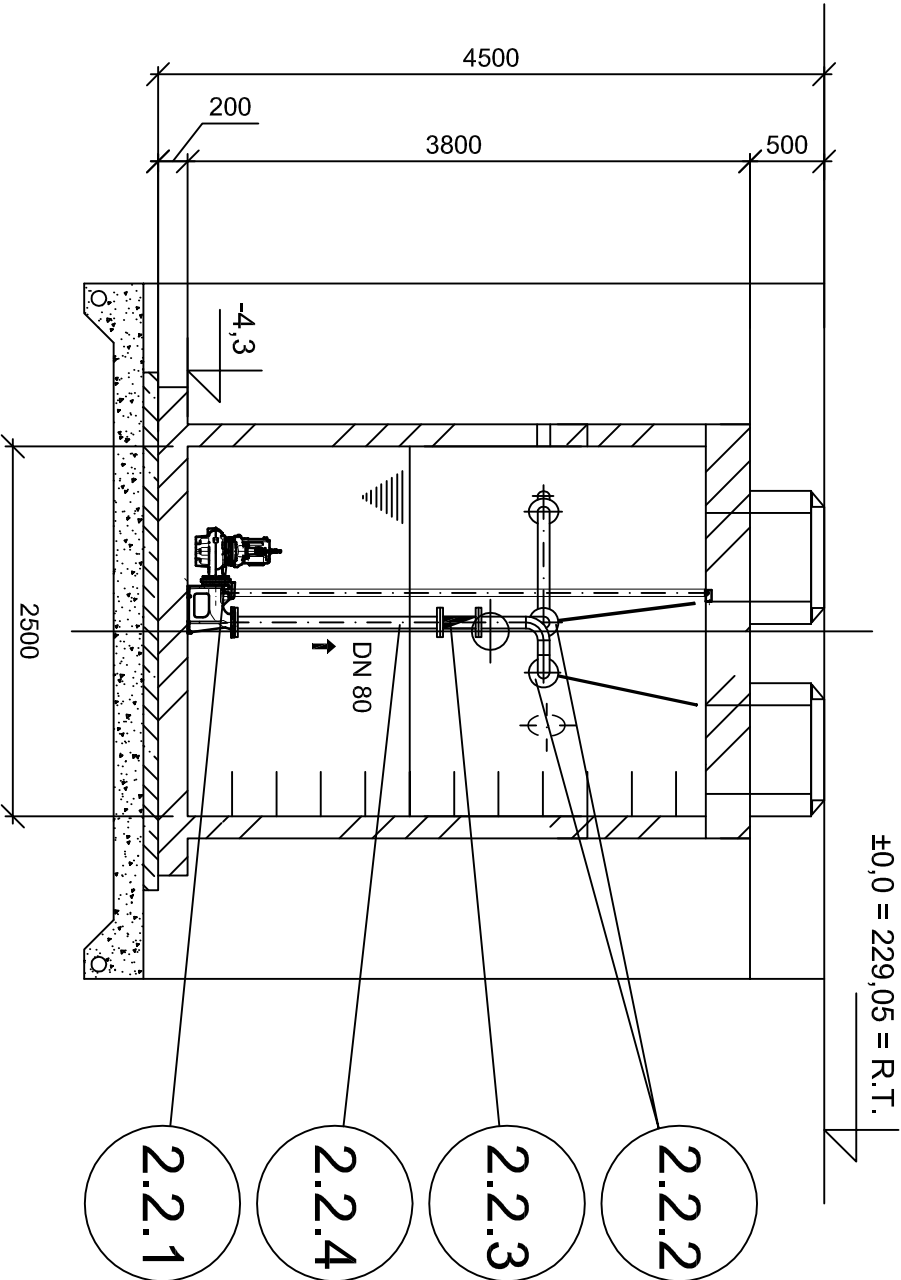

ČS - PŮDORYS

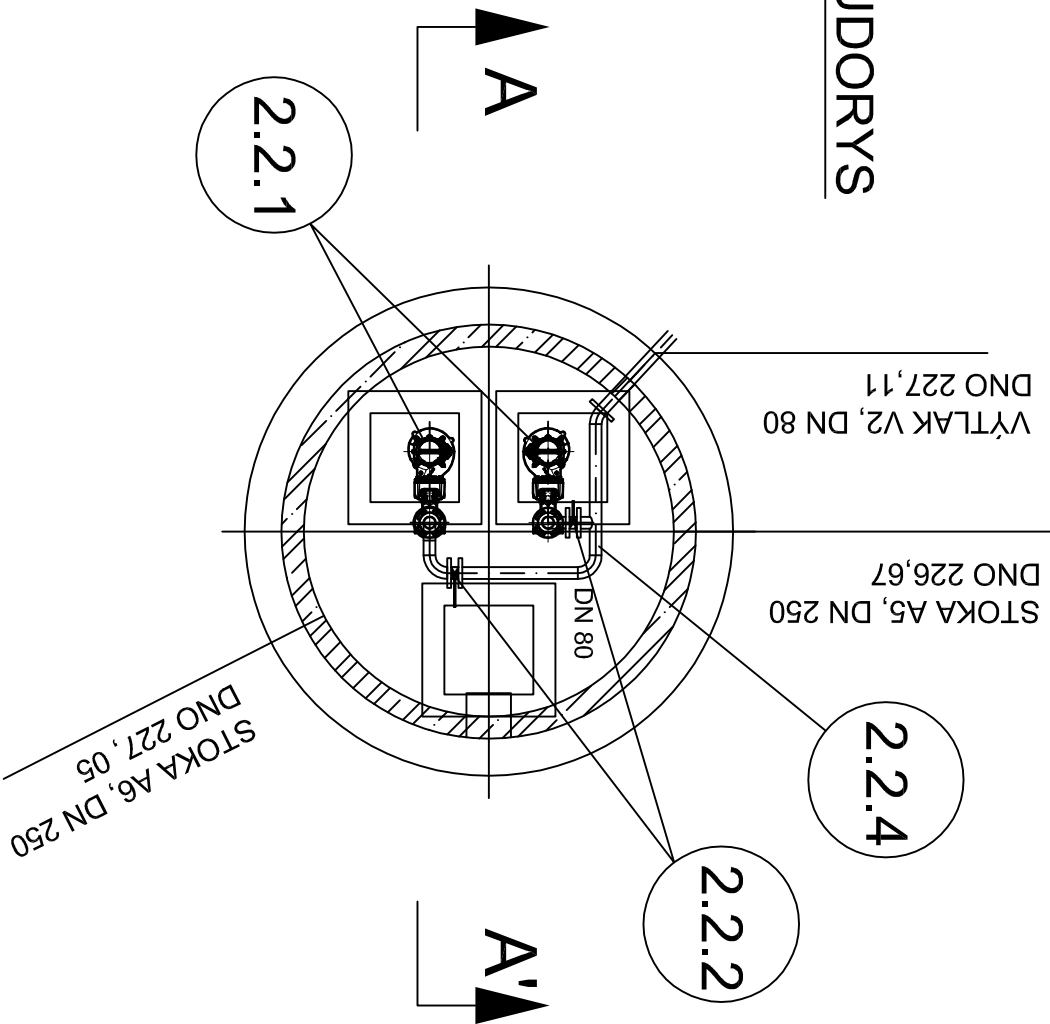

 <div>Vodohospodářsko-inženýrské služby spol. s r. o., Na Sítězině 1079, 500 03 Hradec Králové tel.: 495 076 011, fax: 495 541 342, e-mail: vis@vishk.cz</div>				ZADÁVACÍ DOKUMENTACE			
HLAVNÍ ING. PROJEKTU ING. HERMAN		ZODP. PROJEKTANT ING. HERMAN		PROJEKTANT KOCÁBERK		KONTROLA ING. HERMAN	
INVESTOR VHS VRCHLICE-MALEČ, a. s.		OBJEDNATEL VHS VRCHLICE-MALEČ, a. s.		FORMÁT 2 A4		MĚŘÍTKO 1 : 50	
KRAJ STŘEDOČESKÝ		OBEC NEŠKAREDICE, PERŠTEJNEC		DATUM 10/17		ČÍSLO PŘÍLOHY	
AKCE VODOVOD A KANALIZACE NEŠKAREDICE, PERŠTEJNEC		STUPEŇ ZD (DPS)		Č. ZAK. 08915-400		D.2.1 - 06	
PŘÍLOHA ČERPAČÍ STANICE ČS2 - PŮDORYS, ŘEZ		TENTO VÝKRES A JEHO PŘÍLOHY JSOU NAŠÍM DUŠEVNÍM VLASTNICTVÍM. NESMÍ BÝT BEZ NAŠEHO PŘEDCHOZÍHO PÍSEMNÉHO SOUHLASU KOPÍROVÁNY, ROZMNOŽOVÁNY ANI ZPŘÍSTUPNĚNY JINÝM OSOBAM NEBO FIRMÁM					