



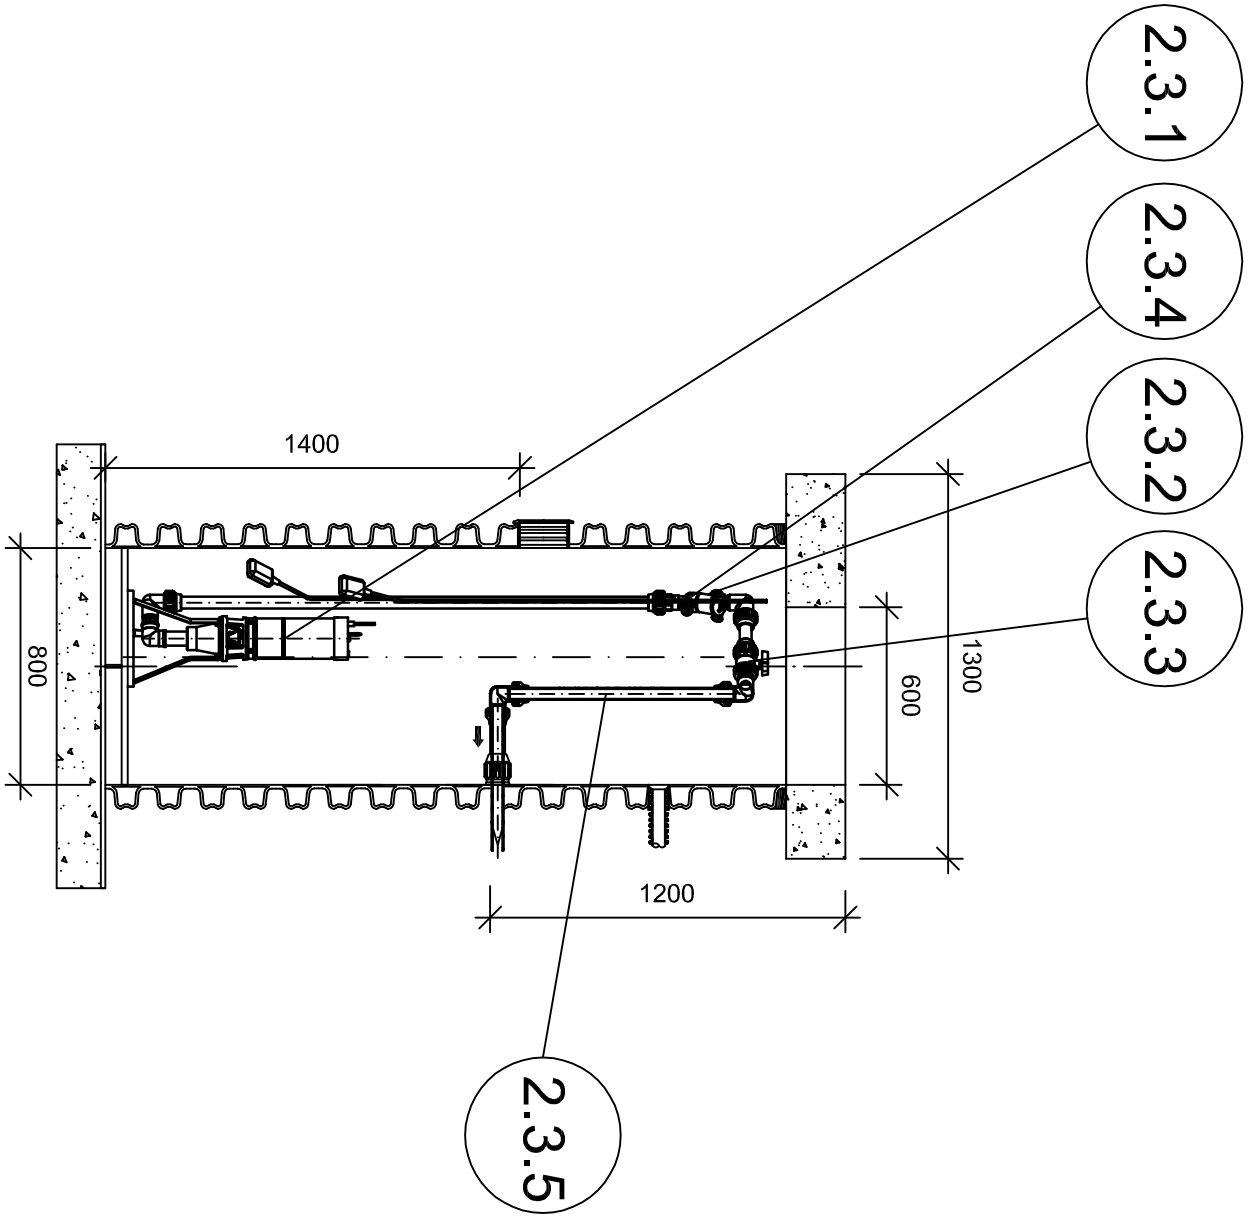

ŘEZ A - A'

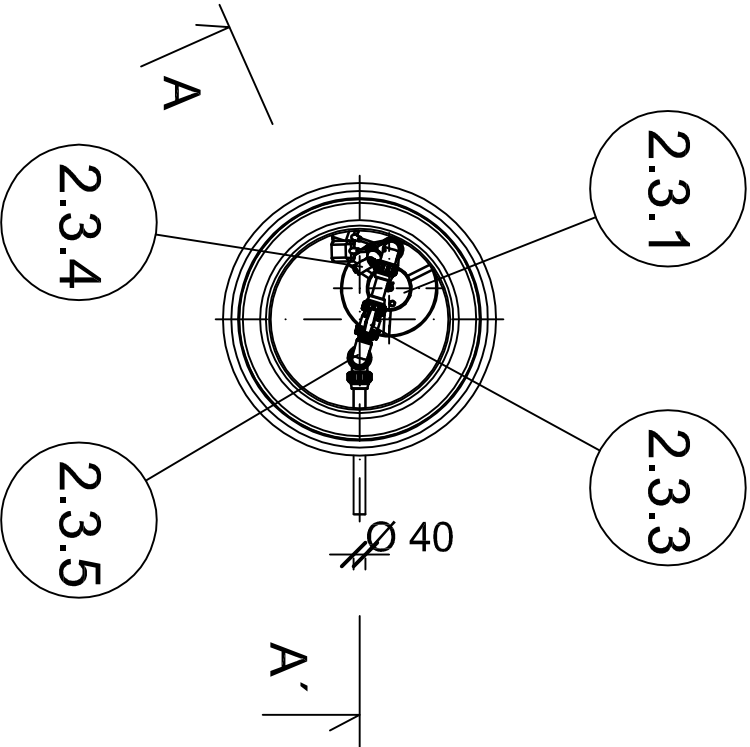

PŮDORYS



 <div>Vodohospodářsko-inženýrské služby spol. s r. o., Na Střežině 1079, 500 03 Hradec Králové tel.: 495 076 011, fax: 495 541 342, e-mail: vis@vishk.cz</div>			
ZADÁVACÍ DOKUMENTACE			
HLAVNÍ ING. PROJEKTU ING. HERMAN	ZODP. PROJEKTANT ING. HERMAN	PROJEKTANT KOCÁBEK	KONTROLOVAL ING. 
INVESTOR VHS VRCHLICE-MALEČ, a. s.	OBJEDNATEL VHS VRCHLICE-MALEČ, a. s.		
KRAJ STŘEDOČESKÝ	OBEC NEŠKAREDICE, PERŠTEJNEC	FORMÁT 2 A4	
AKCE VODOVOD A KANALIZACE NEŠKAREDICE, PERŠTEJNEC		DATUM 10/17	
		STUPEŇ ZD (DPS)	
		Č. ZAK. 08915-400	ARCH. Č.
		MĚŘÍTKO 1 : 25	
ČÍSLO PŘÍLOHY			
PŘÍLOHA	DOMOVNÍ ČERPAČÍ STANICE		D.2.1 - 07
TENTO VÝKRES A JEHO PŘÍLOHY JSOU NAŠÍM DUŠEVNÍM VLASTNICTVÍM, NESMÍ BÝT BEZ NAŠEHO PŘEDCHOZÍHO PÍSEMNÉHO SOUHLASU KOPÍROVÁNY, ROZMNOŽOVÁNY ANI ZPŘÍSTUPNĚNY JINÝM OSOBÁM NEBO FIRMÁM			