





LEGENDA STAVEBNÍ ELEKTROINSTALACE:


-  ZÁŘIVKOVÉ SVĚTLIDLO 2x36W, IP54
-  JEDNOPÓLOVÝ VYPÍNAČ (řaz. 1), IP44


LEGENDA Mdr ELEKTROINSTALACE:

-  TLAKOVÝ SNÍMAČ
-  KODOVACÍ KLÁVESNICE (EZS)
-  DVEŘNÍ KONTAKT (Ezs)
-  VYSTRAŽNÁ SÍŘENA (Ezs)


LEGENDA MOTORICKÉ ELEKTROINSTALACE:

-  OVLADACÍ SKŘÍŇ
-  MOTOR (ČERPADLO, MĚCHADLO, DMYCHADLO...)
-  SOLENOIDOVÝ VENTIL

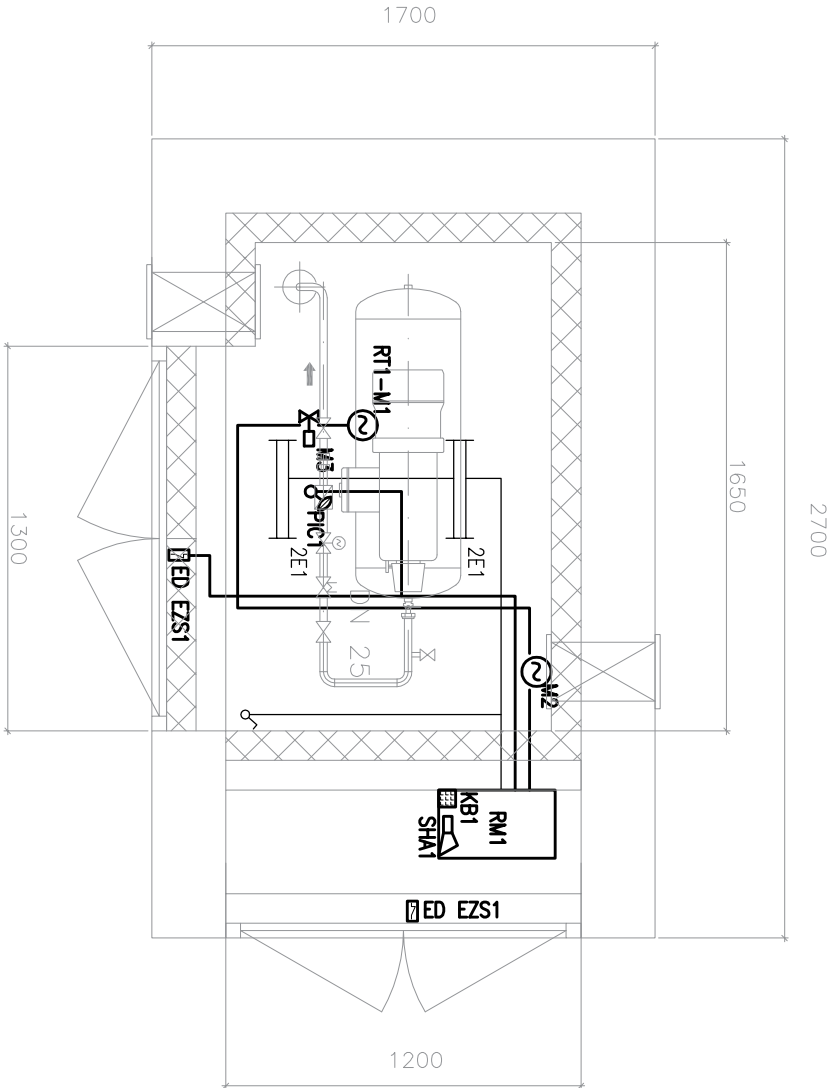



Vodohospodářsko–inženýrské služby spol. s r. o., Na Střežíně 1079, 500 03
Hradec Králové
tel.: 495 076 011, fax: 495 541 342, e–mail: vis@vishk.cz

					
Vodohospodářsko-inženýrské služby spol. s r. o., Na Střežině 1079, 500 03 Hradec Králové tel.: 495 076 011, fax: 495 541 342, e-mail: vis@vshk.cz					
ZADÁVACÍ DOKUMENTACE					
HLAVNÍ ING. PROJEKTU ING. HERMAN		ZODP. PROJEKTANT ING. HERMAN	PROJEKTANT BC. VALENTA	KONTROLOVAL ING. HERMAN	
INVESTOR	OBJEDNATEL		FORMAT 2A4		
VHS VRCHLICE–MALEČ, a.s.	VHS VRCHLICE–MALEČ, a.s.		DATUM 09/17		
KRAJ	OBEC		STUPEŇ ZD(DPS)		
STŘEDOČESKÝ	NEŠKAREDICE, PERŠTEJNEC		Č. ZAK. 08915–400		
AKCE	VODOVOD A KANALIZACE NEŠKAREDICE, PERŠTEJNEC		ARCH. Č		
			MĚŘÍTKO 1:25		
			ČÍSLO PŘÍLOHY		
PŘÍLOHA	DISPOZICE		D.2.2.3.4		
TENTO VÝKRES A JEHO PŘÍLOHY JSOU NAŠIM DUŠEVNÍM VLASTNICTVÍM, NESMÍ BÝT BEZ NAŠEHO PŘEDCHOZÍHO PISEMNÉHO SOUHLASU KOPÍROVÁNY, ROZMNOŽOVÁNY ANI ZPŘÍSTUPNĚNY JINÝM OSOBAM NEBO FIRMAM					