





LEGENDA STAVEBNÍ ELEKTROINSTALACE:


-  ZÁŘÍMKOVÉ SVĚTLIDLO 2x36W, IP54
-  JEDNOPÓLOVÝ VYPÍNAČ (roz. 1), IP44

LEGENDA Mdr ELEKTROINSTALACE:

-  TLAKOVÝ SNÍMAČ
-  KODOVACÍ KLAVESNICE (EzS)
-  DVEŘNÍ KONTAKT (EzS)
-  VYŠTRAŽNÁ SÍŘENA (EzS)

LEGENDA MOTORICKÉ ELEKTROINSTALACE:

-  OVLADACÍ SKŘÍŇ
-  MOTOR (ČERPADLO, MĚCHADLO, DMYCHADLO...)
-  SOLENOIDOVÝ VENTIL

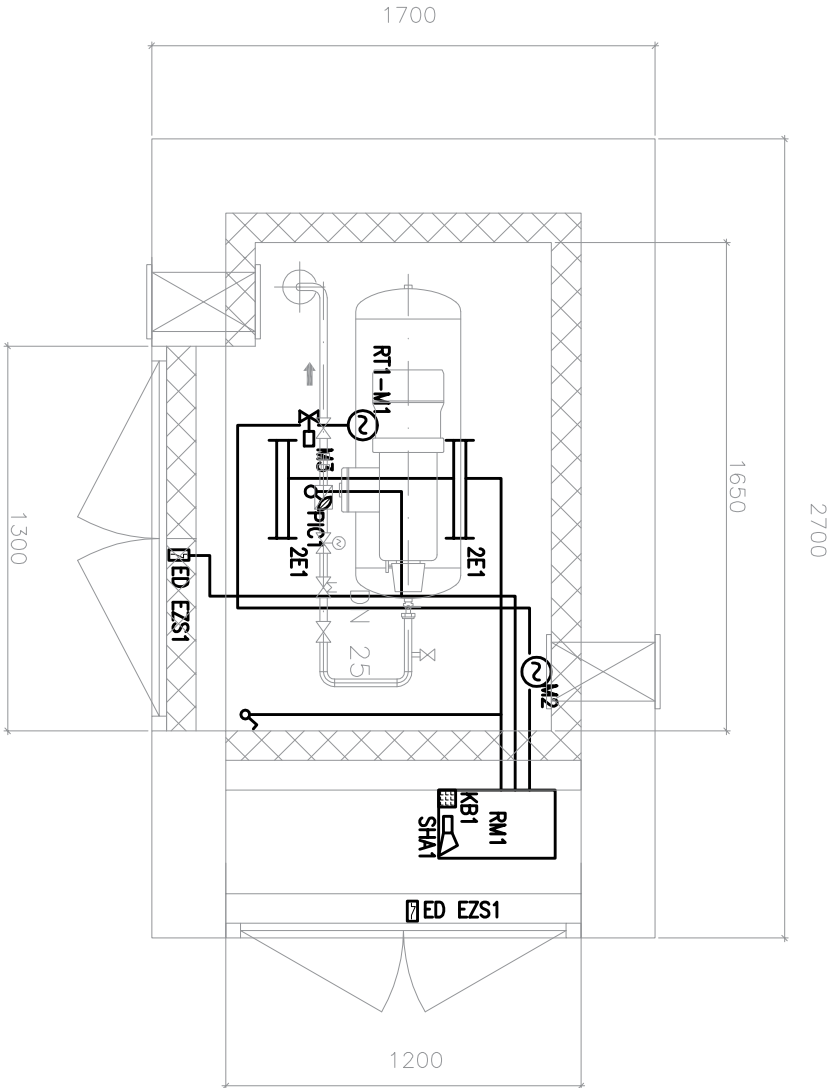

				Vodohospodářsko–inženýrské služby spol. s r. o., Na Střežíně 1079, 500 03 Hradec Králové tel.: 495 076 011, fax: 495 541 342, e–mail: vis@vishk.cz	
DOKUMENTACE PRO VÝBĚR ZHOTOVITELE					
HLAVNÍ ING. PROJEKTU ING. HERMAN		ZODP. PROJEKTANT ING. HERMAN		PROJEKTANT BC. VALENTA	
INVESTOR VHS VRCHLICE–MALEČ, a.s.		OBJEDNATEL VHS VRCHLICE–MALEČ, a.s.		KONTROLOVAL ING. HERMAN	
KRAJ STŘEDOČESKÝ		OBEC NEŠKAREDICE, PERŠTEJNEC		FORMÁT 2A4	
AKCE  Stanice tlakového vzduchu č. 1 VODOVOD A KANALIZACE NEŠKAREDICE, PERŠTEJNEC				DATUM 10/17	
				STUPEŇ DVZ	
				Č. ZAK. 08915–400	
				ARCH. Č	
				MĚŘÍTKO 1:25	
				ČÍSLO PŘÍLOHY	
PŘÍLOHA  DISPOZICE				D.2.2.4.4	
TENTO VÝKRES A JEHO PŘÍLOHY JSOU NAŠIM DUŠEVNÍM VLASTNICTVÍM, NESMÍ BÝT BEZ NAŠEHO PŘEDCHOZÍHO PÍSEMNÉHO SOUHLASU KOPÍROVÁNY, ROZMNOŽOVÁNY ANI ZPŘÍSTUPNĚNY JINÝM OSOBAM NEBO FIRMÁM					