

**Vyjádření o existenci podzemních sítí vodovodu a kanalizace č.j.: K171/02/18****Vyjádření žádá:** Woring s.r.o., Jan Bihary, Na Roudné 1604/93, 301 00 Plzeň**Pro stavbu:** I/20, OK Globus - Chotíkov

Dotčené zařízení v označeném území provozované VODÁRNOU PLZEŇ a.s.:

vodovod: poskytné provoz RV Údolní 6

kanalizace: ano

Toto vyjádření se netýká vodovodních a kanalizačních přípojek. Přípojky jsou dle zákona č. 274/2001Sb. v majetku vlastníka připojované nemovitosti. Před prováděním zemních nebo jiných prací v prostoru uložení vodovodu - kanalizace **je** nutné objednat vytyčení v terénu. Vytyčení vodovodu na objednávku provede Bc.Brůha, tel.721 263 080, kanalizace p.Vrána, tel. 721 748 009.

Poškození zařízení vodovodu a kanalizace podléhá dle zákona 274/2001 Sb., o vodovodech a kanalizacích pro veřejnou potřebu v platném znění, sankčnímu postihu. Uhrazení sankce v případě poškození zařízení v naší správě nezbujuje odpovědnou osobu povinnosti uhradit škody na zařízení a náklady spojené s jejich odstraněním.

**V případě křížení nebo souběhu stavby s vodovodním řadem a kanalizační stokou nutno dodržet ČSN 73 60 05 "Prostorové uspořádání sítí technického vybavení". Toto vyjádření nenahrazuje vyjádření k projektové dokumentaci všech stupňů. V případě styku se zařízením v naší správě požadujeme předložit všechny stupně projektu k našemu vyjádření přes podatelnu Magistrátu města Plzně, Odbor rozvoje a plánování.**

**Uvedené výškopisné a polohopisné údaje jsou převzaty od dodavatelů jednotlivých staveb – mají pouze informativní charakter!**

Zahájení prací předem oznámit na provoz:

<input type="checkbox"/>	RV Plzeň, Údolní 6, tel. 377413411
<input type="checkbox"/>	RV Nýřany, Uxova 1347, tel. 377931219
<input type="checkbox"/>	RV Kralovice, Na Palcátech 438, tel. 373396304
<input checked="" type="checkbox"/>	KS Plzeň, Jateční 40, tel. 377413611
<input type="checkbox"/>	KS Kralovice, Na Palcátech 438, tel. 373396304

Další podmínky: Toto vyjádření platí pouze pro k.ú. Plzeň, k.ú. Bolevec, k.ú. Radčice u Plzně a část k.ú. Chotíkov kolem NC Globus

**Vyjádření je platné po dobu 12. měsíců ode dne vydání.**


Vyjádření vydal: Bohmannová  
Dne: 8.2.2018


Vyjádření převzal: odesláno emailem 8.2.2018  
Telefon: 734 256 049

Příloha: situace 2xA4

Podpis:

**VODÁRNA PLZEŇ a.s.**  
Malostranská 2  
317 68 Plzeň

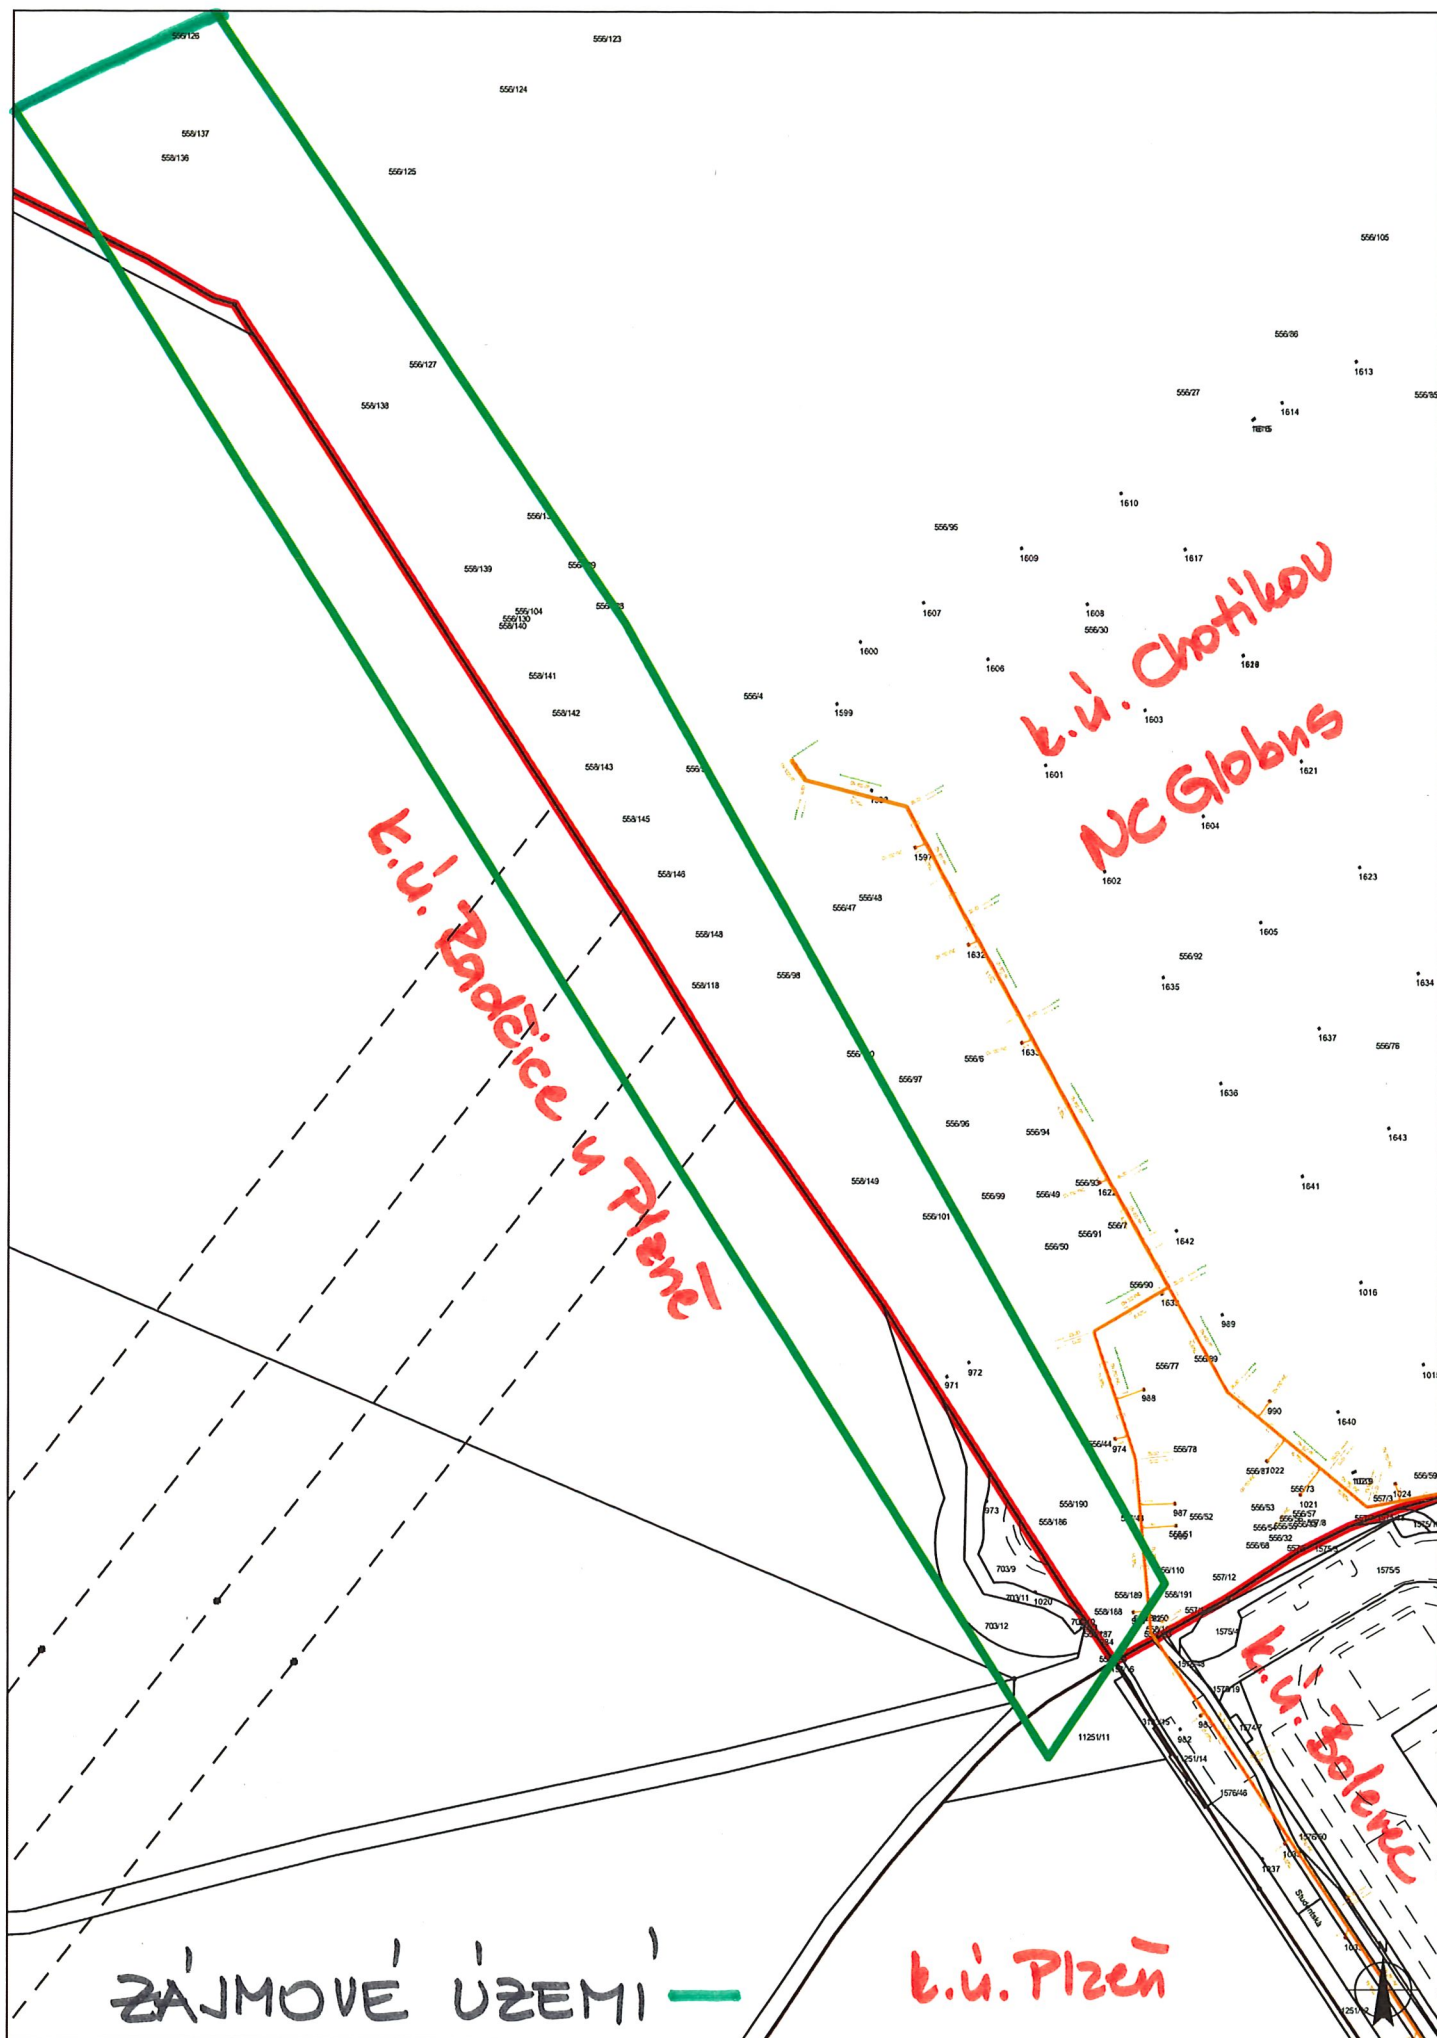

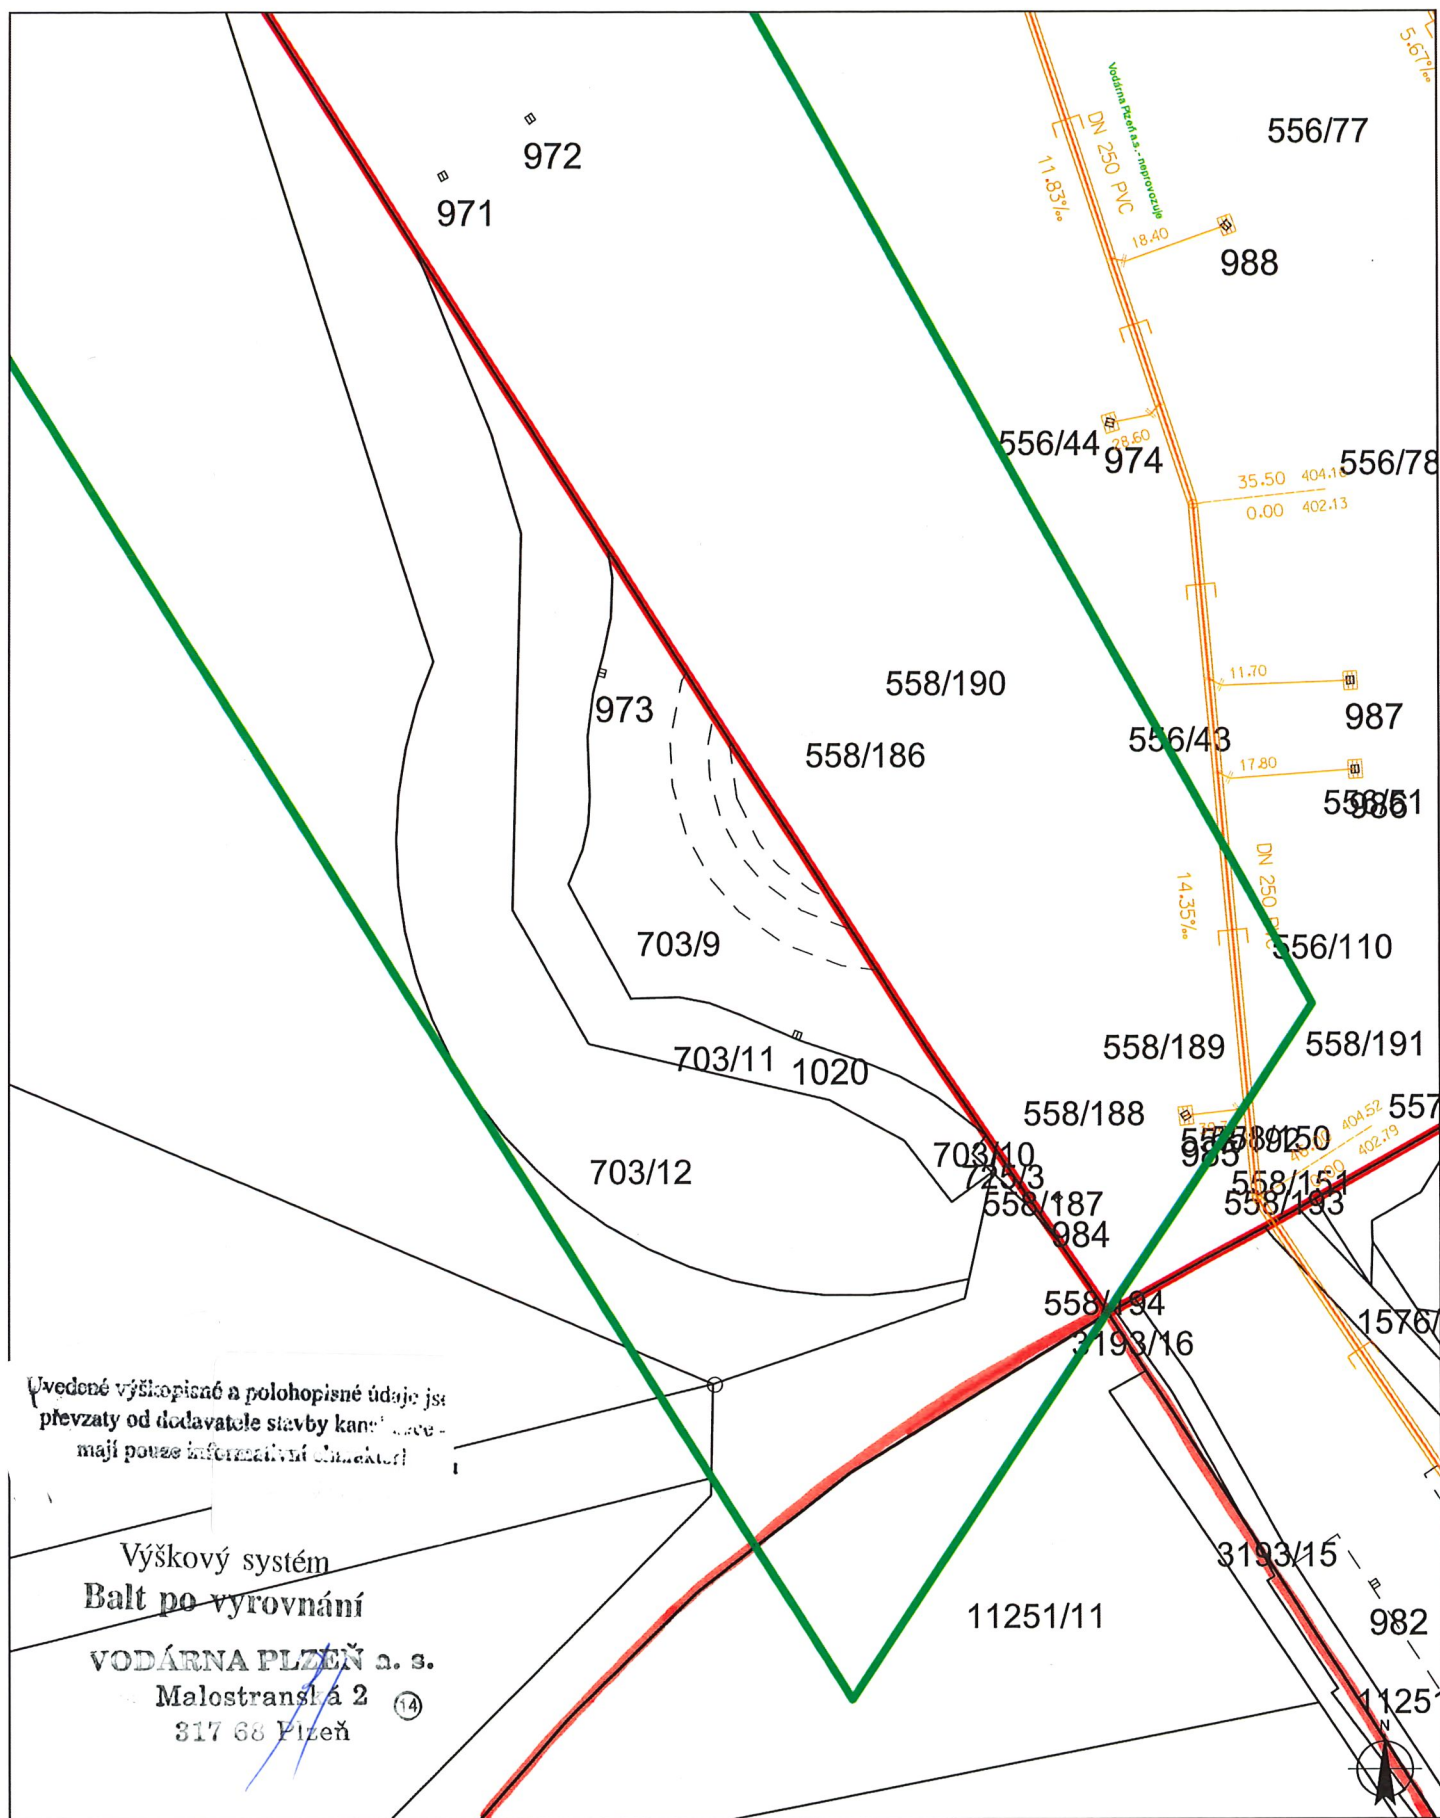

#### LEGENDA:

	kanalizační sběrač - jednotná kan.
	kanalizační stoka jednotná
	kanalizační stoka splašková
	kanalizační stoka dešťová

	výtlač jednotné kanalizace
	výtlač splaškové kanalizace
	odlehčovací stoka (kanál)
	výústní stoka, VKV
	drenážní potrubí



**Vyjádření o existenci podzemních sítí vodovodu a kanalizace č.j.: 148-02-18****Vyjádření žádá:** Woring s.r.o., Jan Bihary, Na Roudné 1604/93, 30100 Plzeň**Pro stavbu:** I/20, OK Globus - Chotíkov

Dotčené zařízení v označeném území provozované VODÁRNOU PLZEŇ a.s.:

vodovod: ano

kanalizace: neprovozujeme

Toto vyjádření se netýká vodovodních a kanalizačních přípojek. Přípojky jsou dle zákona č. 274/2001Sb. v majetku vlastníka připojované nemovitosti. Před prováděním zemních nebo jiných prací v prostoru uložení vodovodu - kanalizace **je** nutné objednat vytýčení v terénu. Vytýčení vodovodu na objednávku provede Bc.Brůha, tel.721 263 080, kanalizace p.Vrána, tel. 721 748 009.

Poškození zařízení vodovodu a kanalizace podléhá dle zákona 274/2001 Sb., o vodovodech a kanalizacích pro veřejnou potřebu v platném znění, sankčnímu postihu. Uhrazení sankce v případě poškození zařízení v naší správě nezbavuje odpovědnou osobu povinnosti uhradit škody na zařízení a náklady spojené s jejich odstraněním.

**V případě křížení nebo souběhu stavby s vodovodním řadem a kanalizační stokou nutno dodržet ČSN 73 60 05 "Prostorové uspořádání sítí technického vybavení". Toto vyjádření nenahrazuje vyjádření k projektové dokumentaci všech stupňů. V případě styku se zařízením v naší správě požadujeme předložit všechny stupně projektu k našemu vyjádření.**

**Uvedené výškopisné a polohopisné údaje jsou převzaty od dodavatelů jednotlivých staveb – mají pouze informativní charakter!**

Zahájení prací předem oznámit na provoz: ☐ RV Plzeň, Údolní 6, tel. 377413411  
☒ RV Nýřany, Uxova 1347, tel. 377931219  
☐ RV Kralovice, Na Palcátech 438, tel. 373396304  
☐ KS Plzeň, Jateční 40, tel. 377413611  
☐ KS Kralovice, Na Palcátech 438, tel. 373396304

Další podmínky:

**Vyjádření je platné po dobu 6. měsíců ode dne vydání.**

Vyjádření vydal: Chylíková

Dne: 9.2.2018

Vyjádření převzal:e-mail

Telefon: 734256049

Příloha: situace 3xA3 vodovod


Podpis:

**VODÁRNA PLZEŇ**

Malostranská 2

317 68 Plzeň



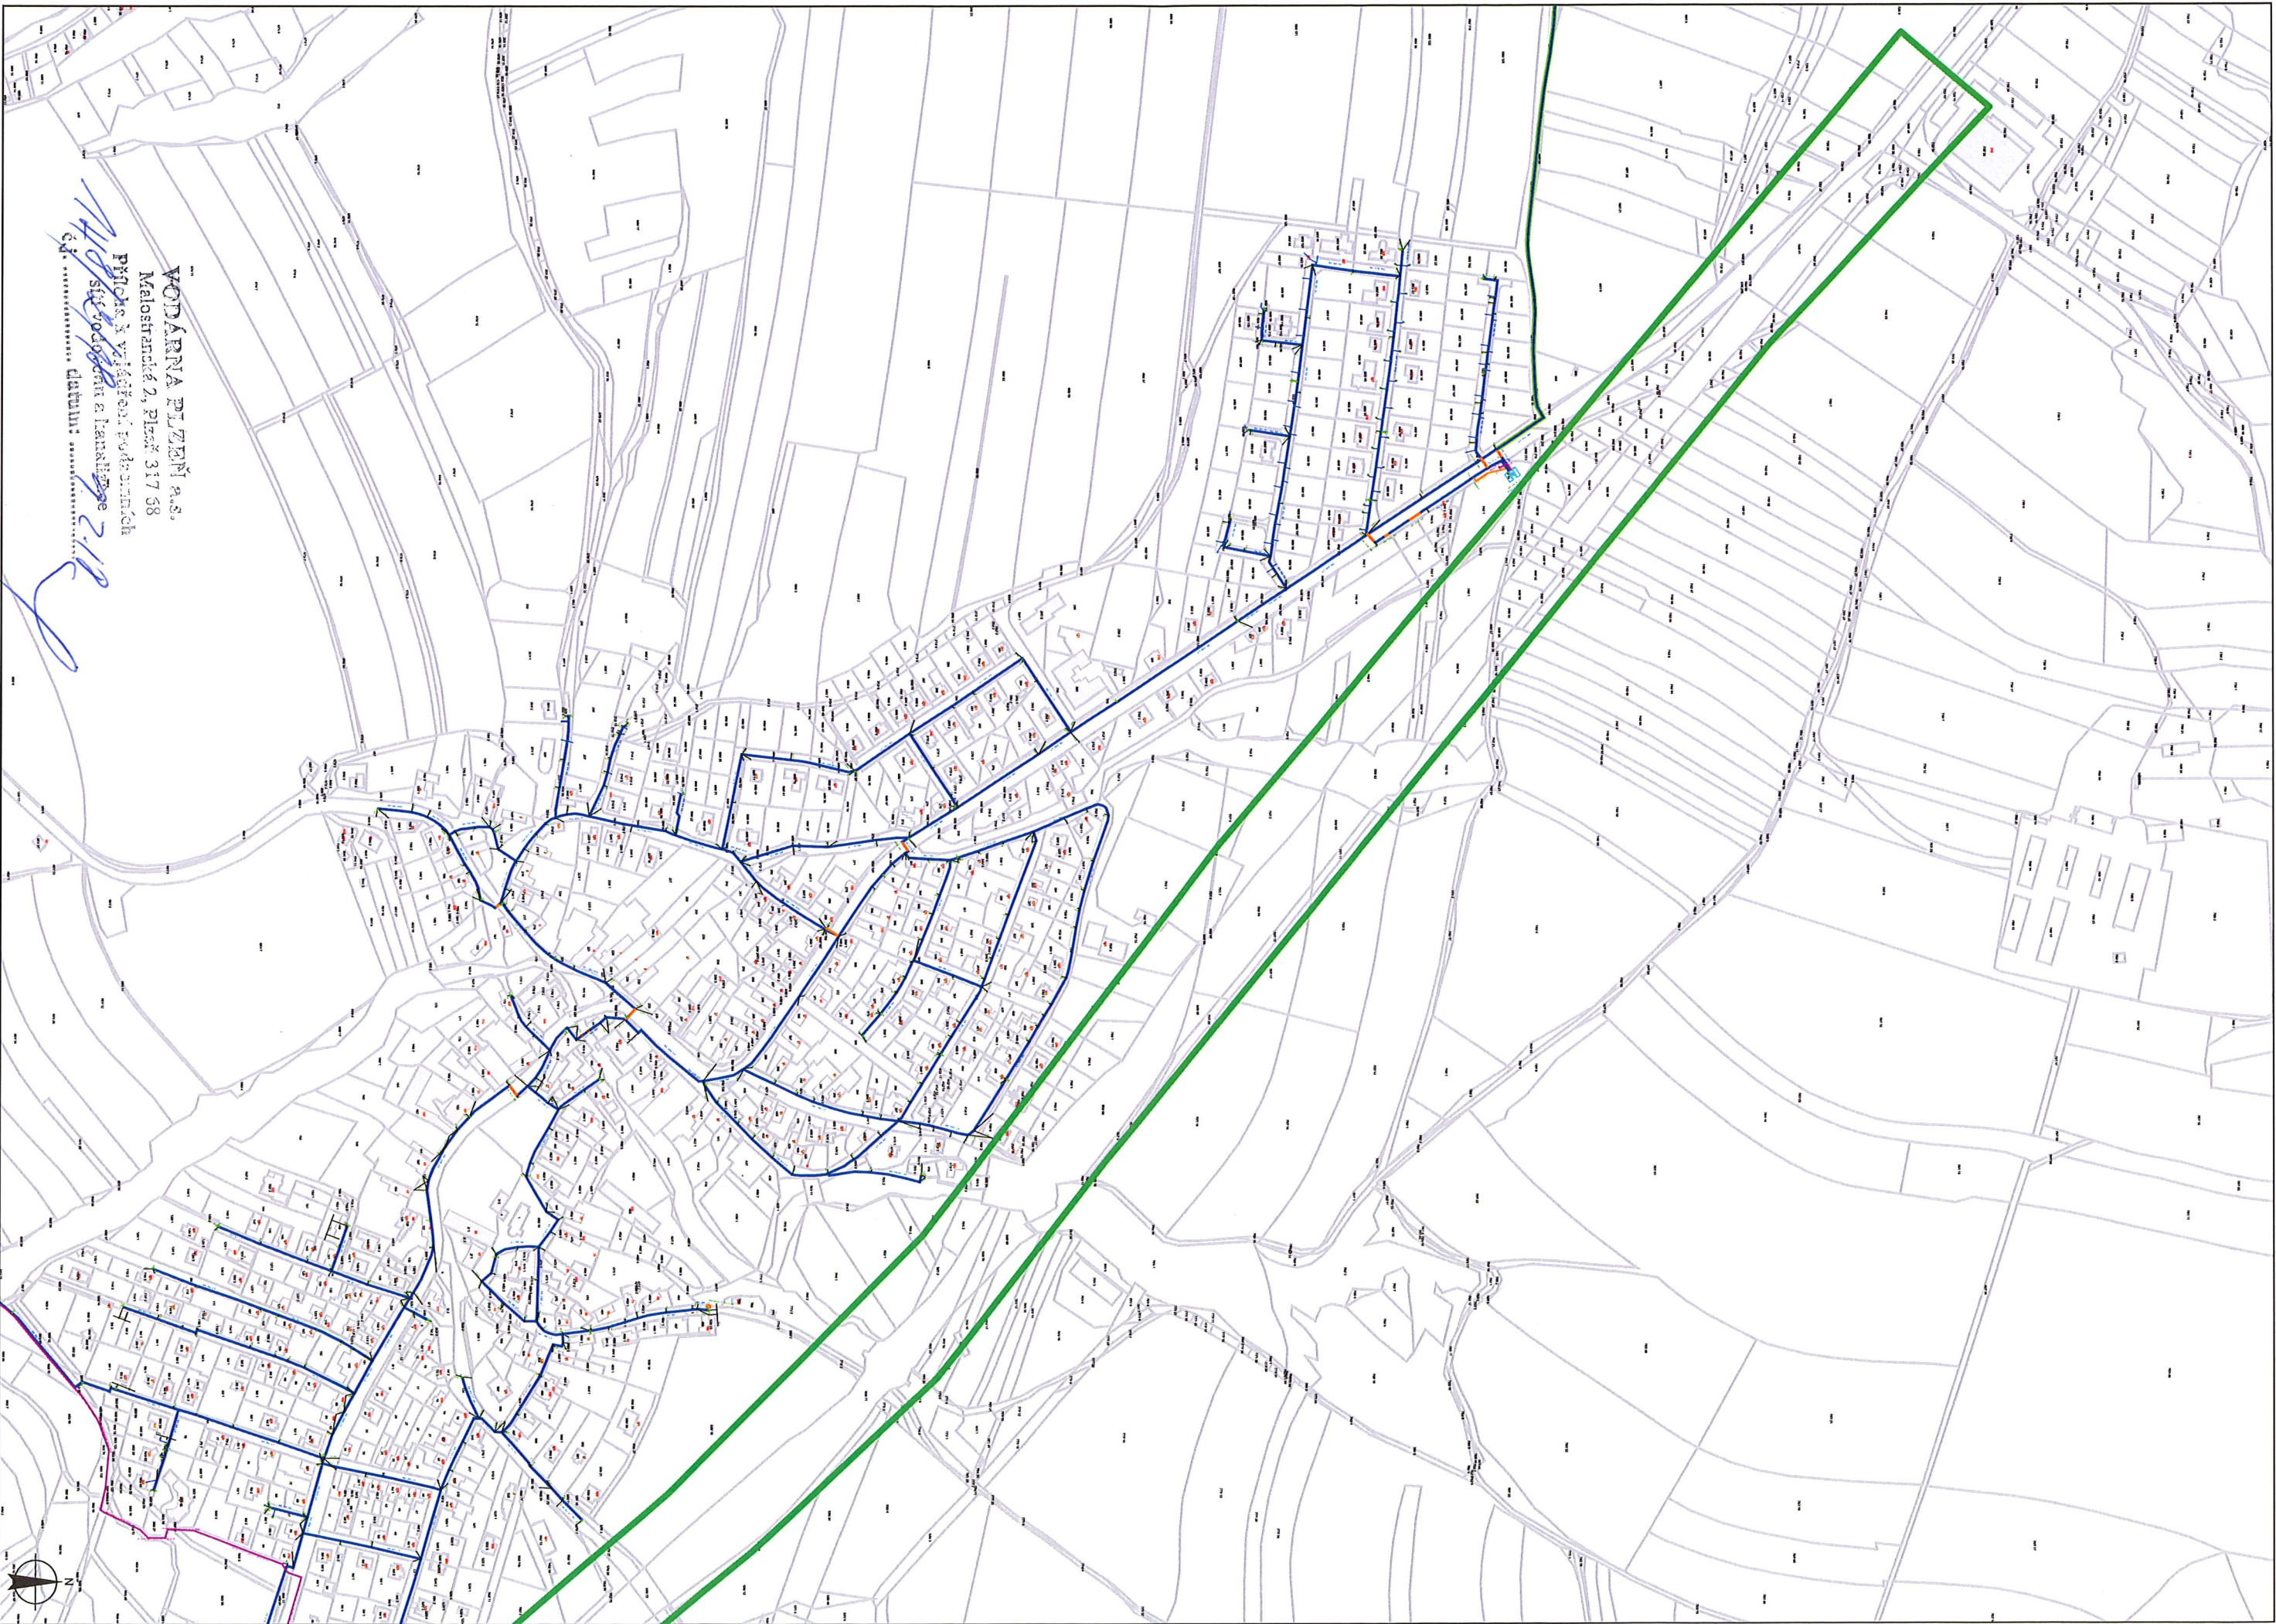


VODÁRNA PLZEŇ a.s.  
Malostranská 2, p.č. 317 68  
Průmysl a výzkum podzemních  
sítí vodovodní a kanalizační  
číslo ..... datum: 9.2.18

Datum: 9.2.2018

Měřítko: 1 : 5000




VODÁRNA PÍZEŇ a.s.  
Město Pízeň 2, Plocha 317 60  
Předmět: Vykáření podzemní  
sítě vodovodu a kanalizace  
číslo ..... datum: 9.2.2018

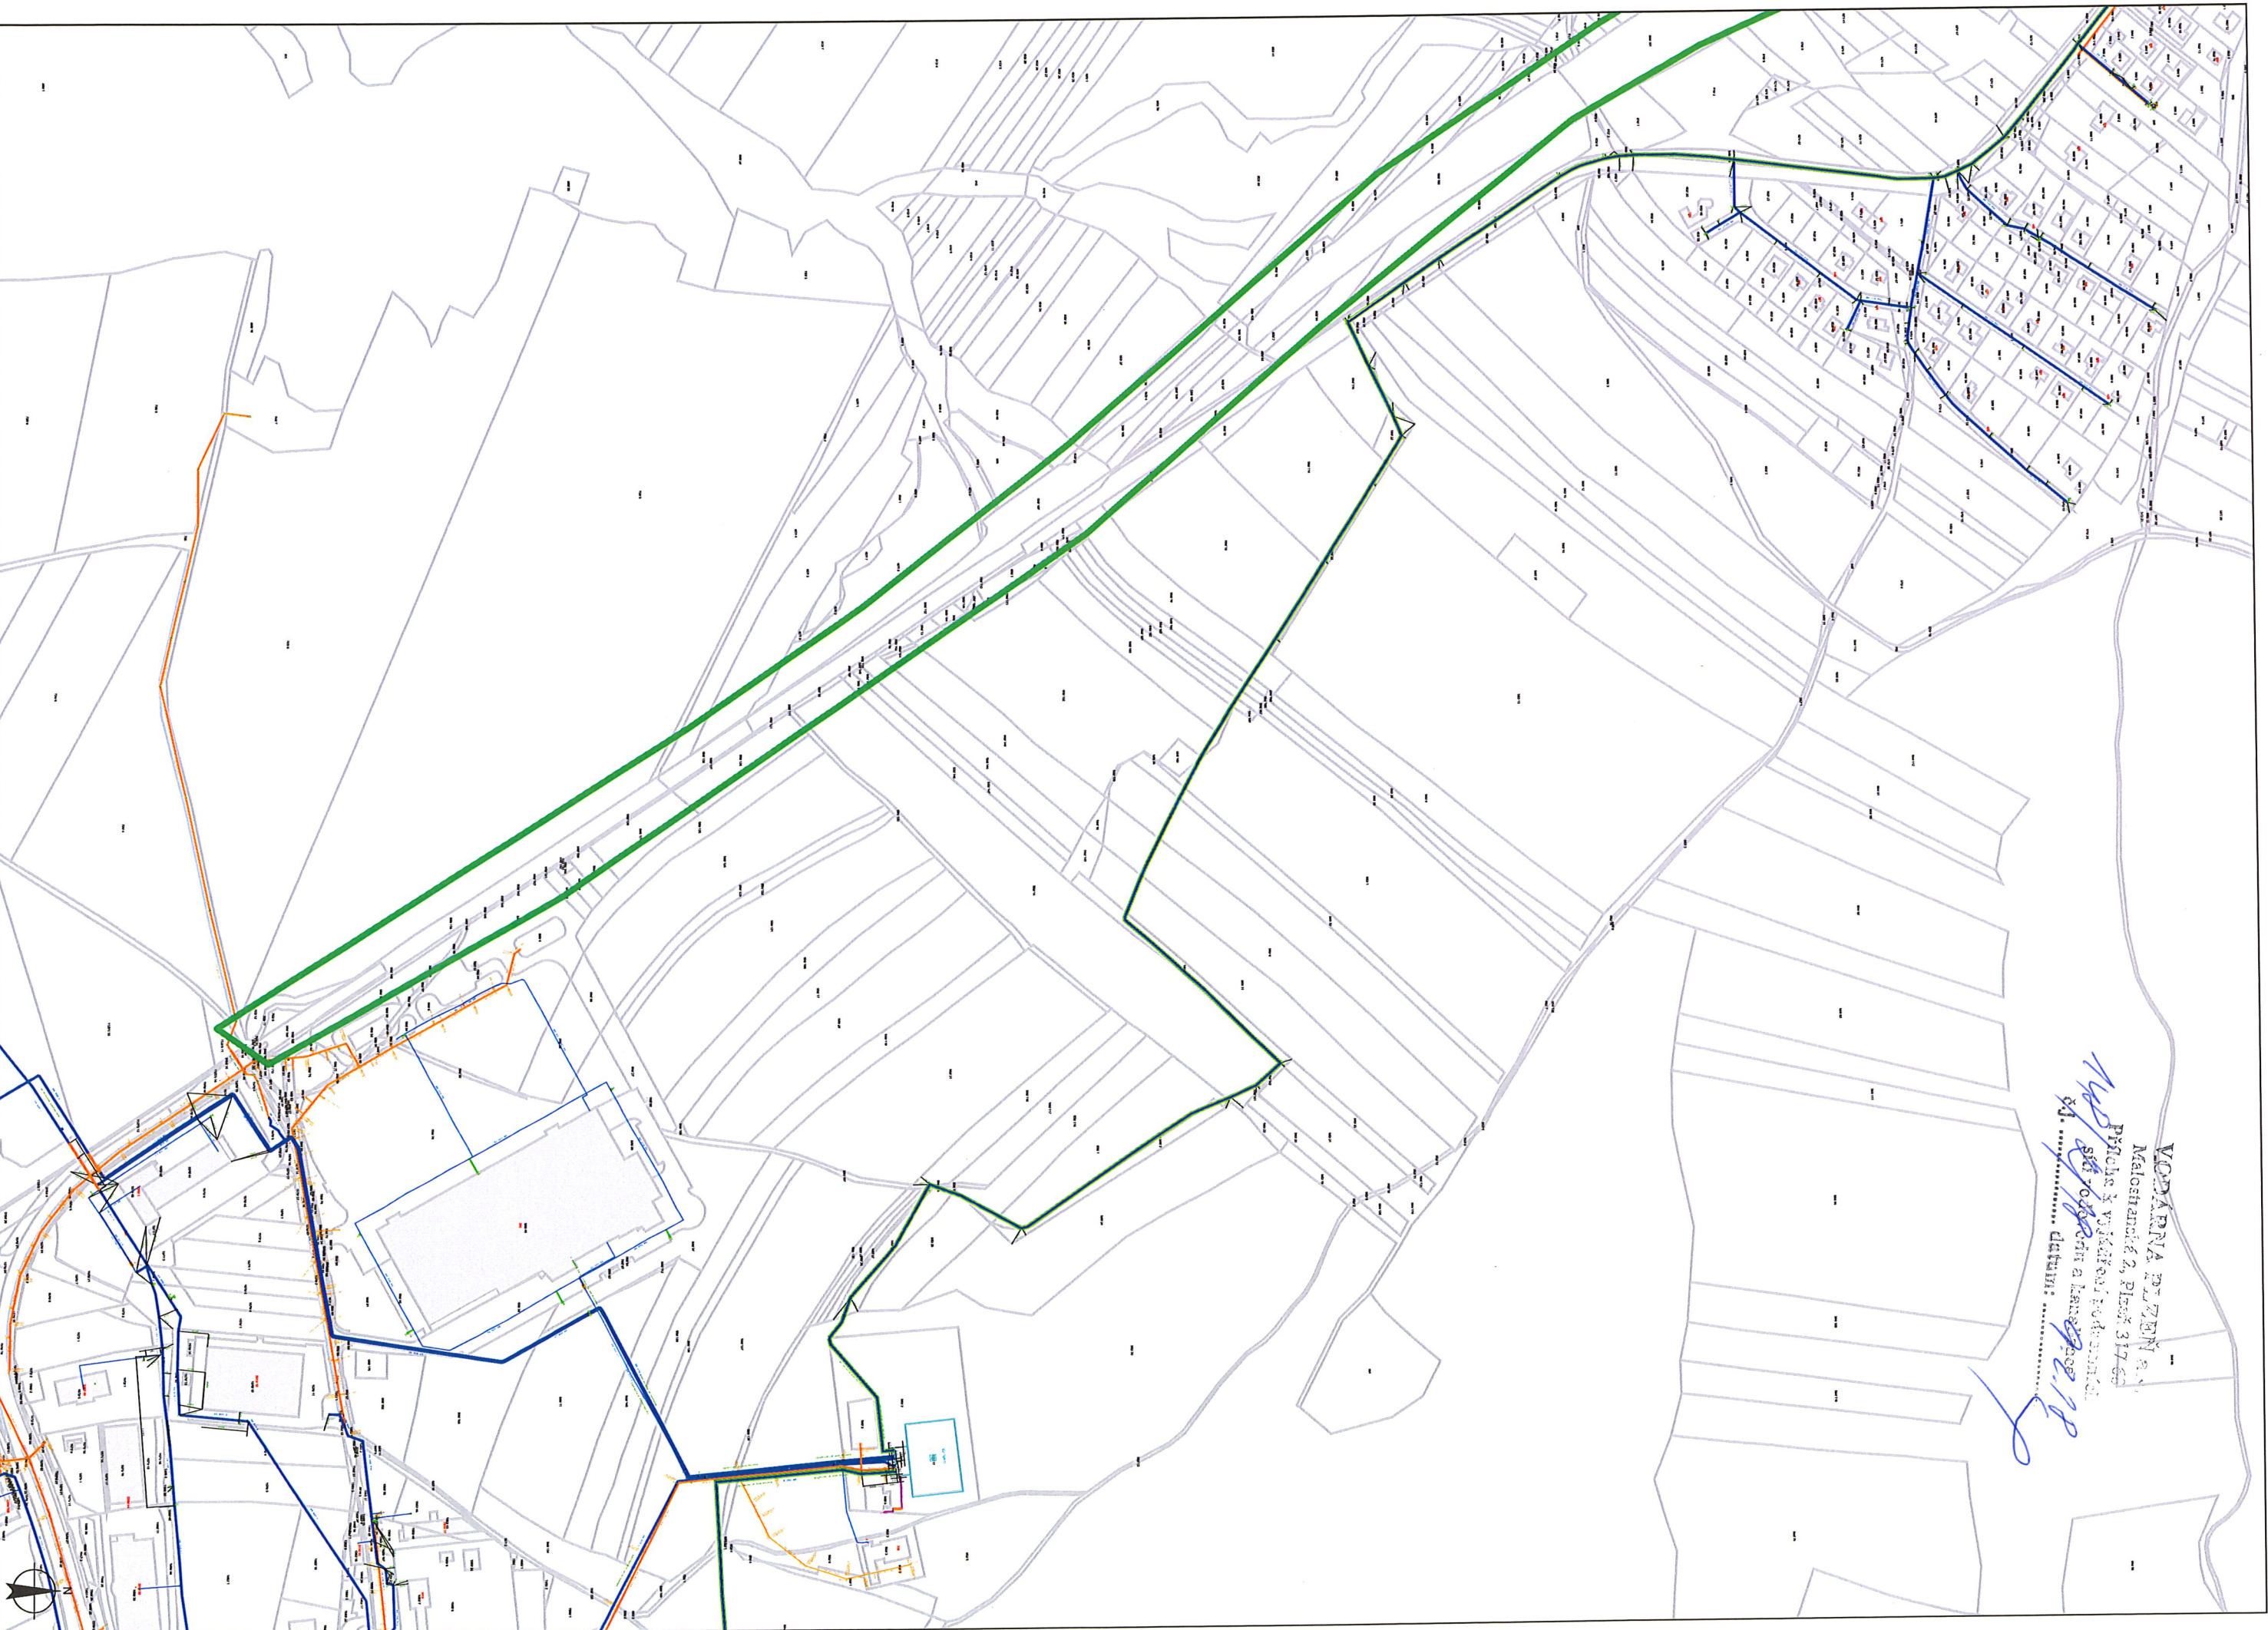



VODÁRNA PÍZEŇ  
Měšostanice 2, Plocha 317 03  
Příjem X v rámci vodovodního  
sítě ..... datum: .....  
14.8.2018  
14.8.2018  
14.8.2018

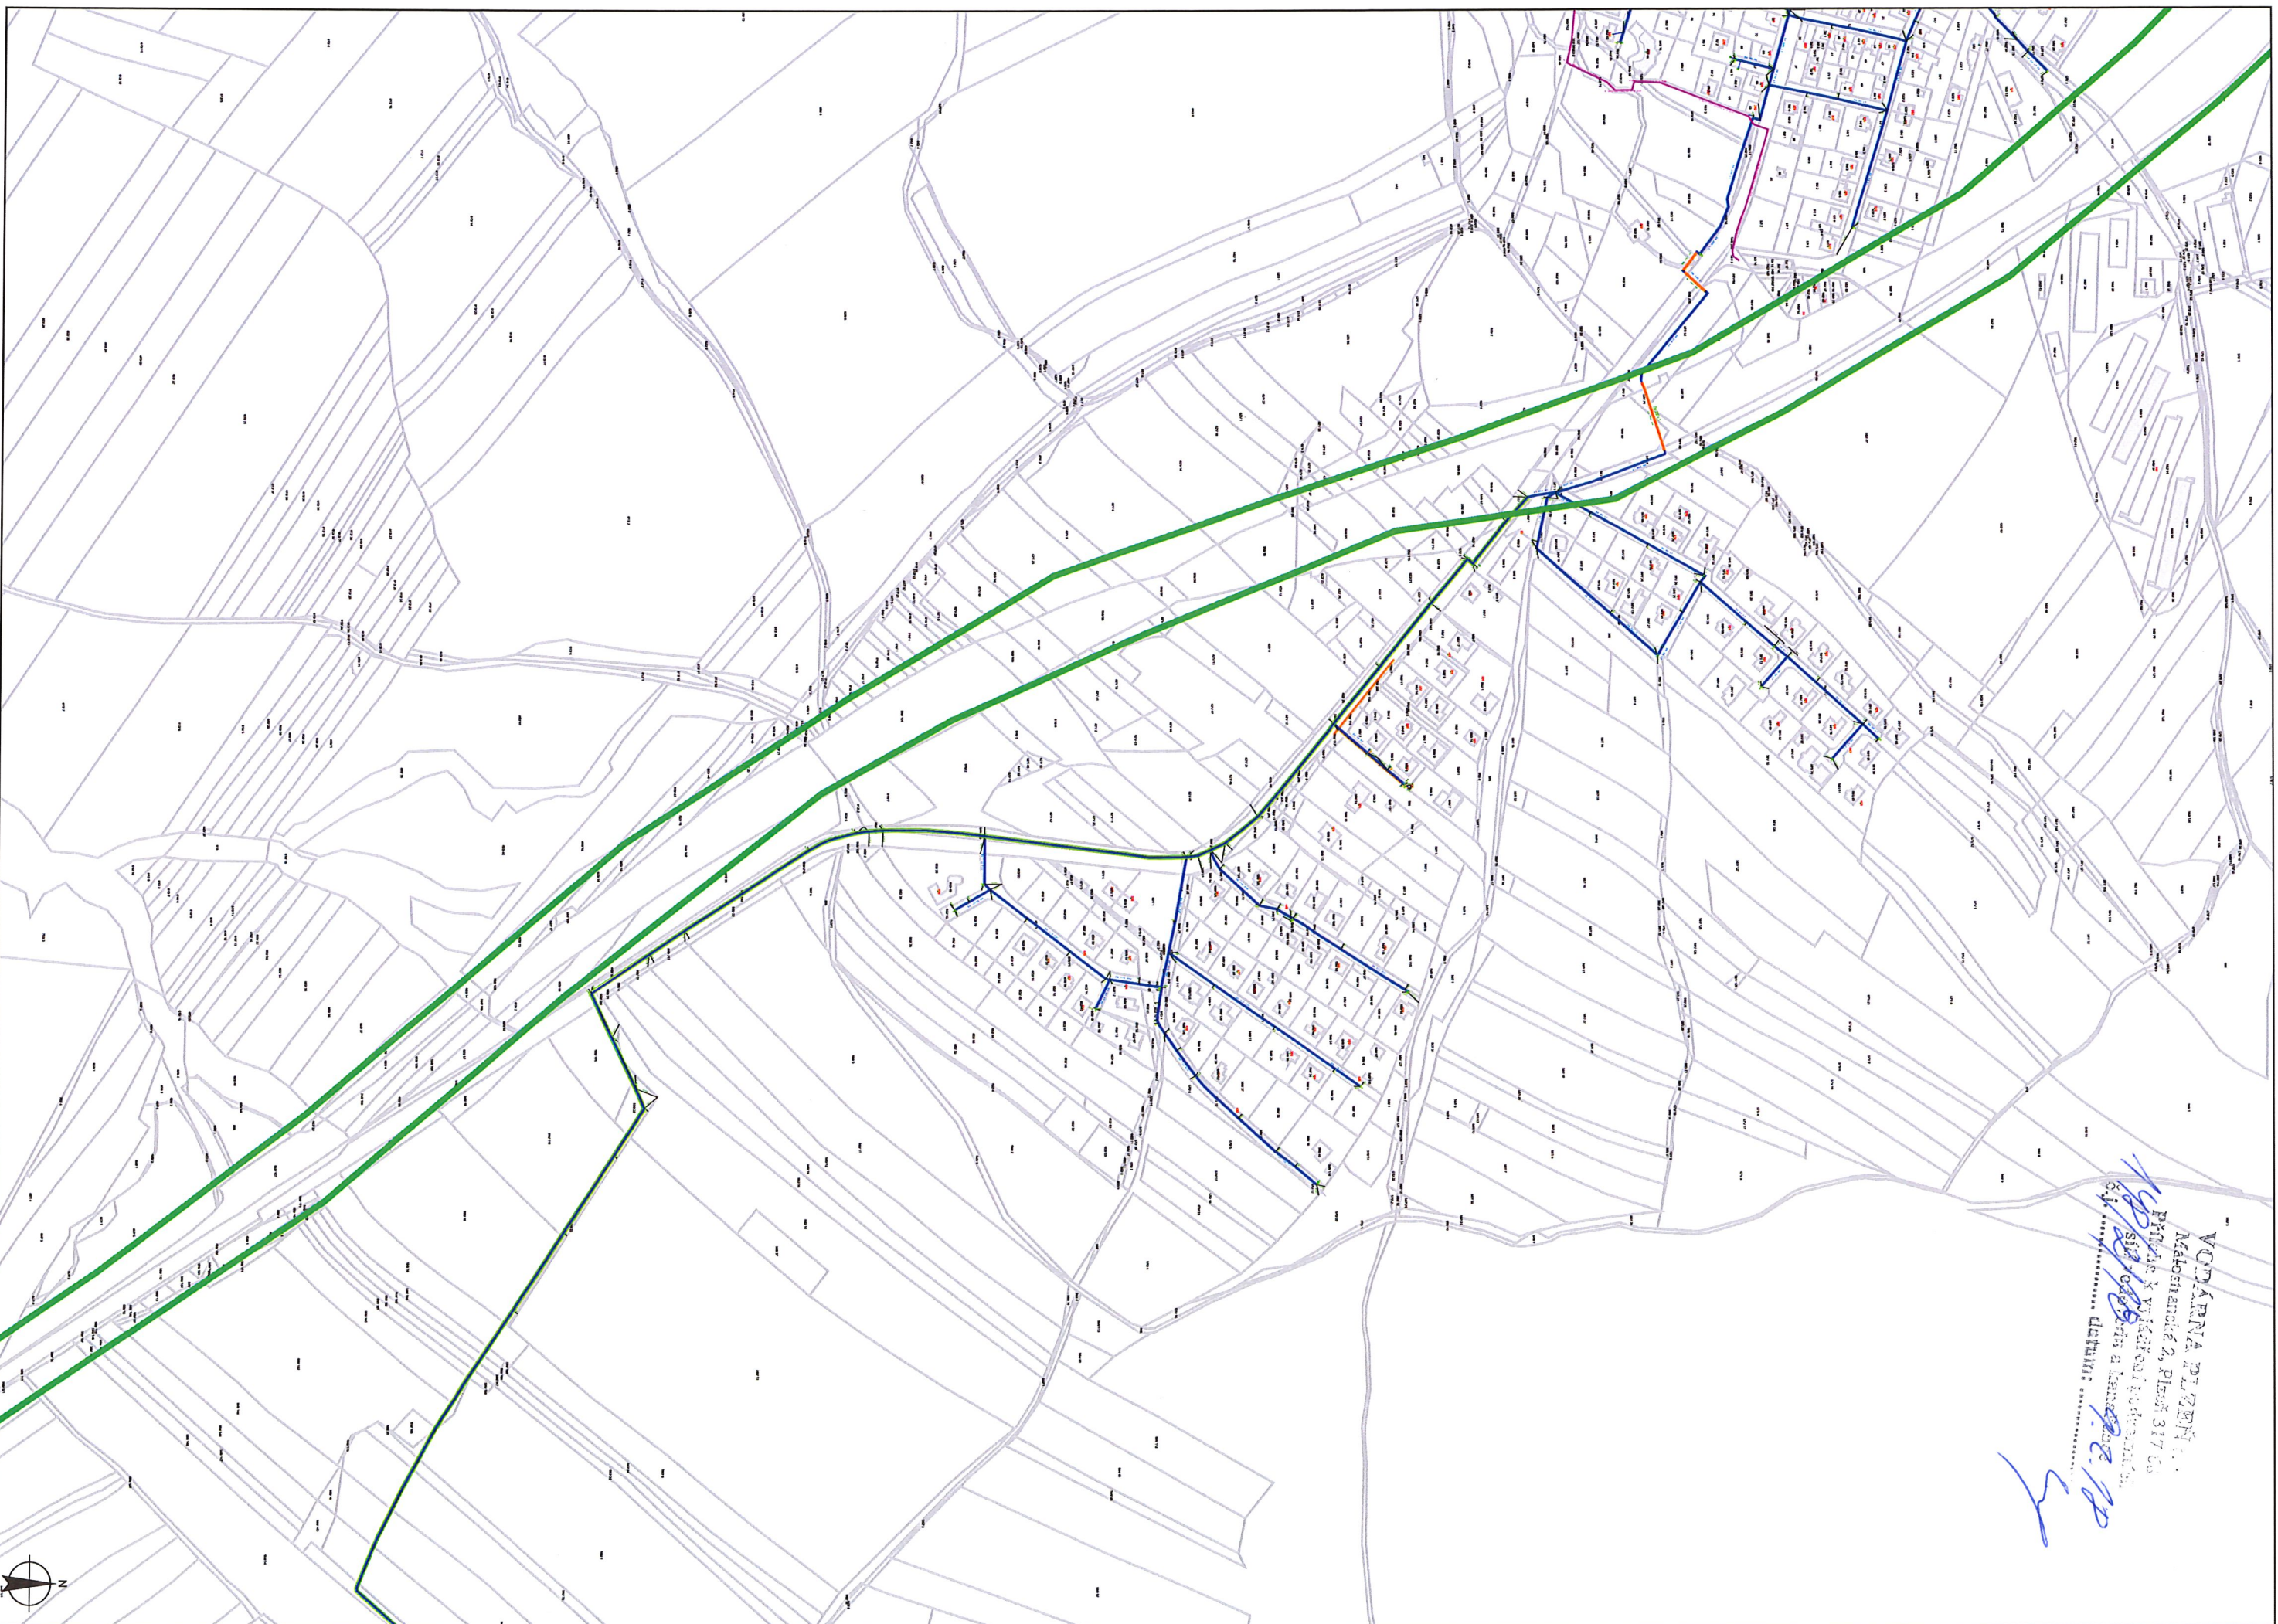

Datum: 9.2.2018

Měřítko: 1 : 5000



**Vyjádření o existenci podzemních sítí vodovodu a kanalizace č.j.: 210/02/18****Vyjádření žádá:** Woring s.r.o., Jan Bihary, Na Roudné 1604/93, 30100 Plzeň**Pro stavbu:** I/20, OK Globus - Chotíkov

Dotčené zařízení v označeném území provozované VODÁRNOU PLZEŇ a.s.:

vodovod: ano

kanalizace: poskytne provoz KS Jateční 40

Toto vyjádření se netýká vodovodních a kanalizačních přípojek. Přípojky jsou dle zákona č. 274/2001 Sb. v majetku vlastníka připojované nemovitosti. Před prováděním zemních nebo jiných prací v prostoru uložení vodovodu - kanalizace je nutné objednat vytýčení v terénu. Vytýčení vodovodu na objednávku provede Bc.Brůha, tel.721 263 080, kanalizace p.Vrána, tel. 721 748 009.

Poškození zařízení vodovodu a kanalizace podléhá dle zákona 274/2001 Sb., o vodovodech a kanalizacích pro veřejnou potřebu v platném znění, sankčnímu postihu. Uhrazení sankce v případě poškození zařízení v naší správě nezbavuje odpovědnou osobu povinnosti uhradit škody na zařízení a náklady spojené s jejich odstraněním.

**V případě křížení nebo souběhu stavby s vodovodním řadem a kanalizační stokou nutno dodržet ČSN 73 60 05 "Prostorové uspořádání sítí technického vybavení". Toto vyjádření nenahrazuje vyjádření k projektové dokumentaci všech stupňů. V případě styku se zařízením v naší správě požadujeme předložit všechny stupně projektu k našemu vyjádření přes podatelnu Magistrátu města Plzně Odbor rozvoje a plánování.**

**Uvedené výškopisné a polohopisné údaje jsou převzaty od dodavatelů jednotlivých staveb – mají pouze informativní charakter!**

Zahájení prací předem oznámit na provoz: ☒ RV Plzeň, Údolní 6, tel. 377413411  
☐ RV Nýřany, Uxova 1347, tel. 377931219  
☐ RV Kralovice, Na Palcátech 438, tel. 373396304  
☐ KS Plzeň, Jateční 40, tel. 377413611  
☐ KS Kralovice, Na Palcátech 438, tel. 373396304

Další podmínky: -

**Vyjádření je platné po dobu 12. měsíců ode dne vydání.**

Vyjádření vydal: Dlauhá

RV Plzeň, Údolní 6

Dne: 12.2.2018


Vyjádření převzal: [bihary@woring.cz](mailto:bihary@woring.cz)

Telefon: 734 256 049

Příloha: situace 14xA3

Podpis:

**VODÁRNA PLZEŇ a. s.**  
Malostranská 2  
317 68 Plzeň 22

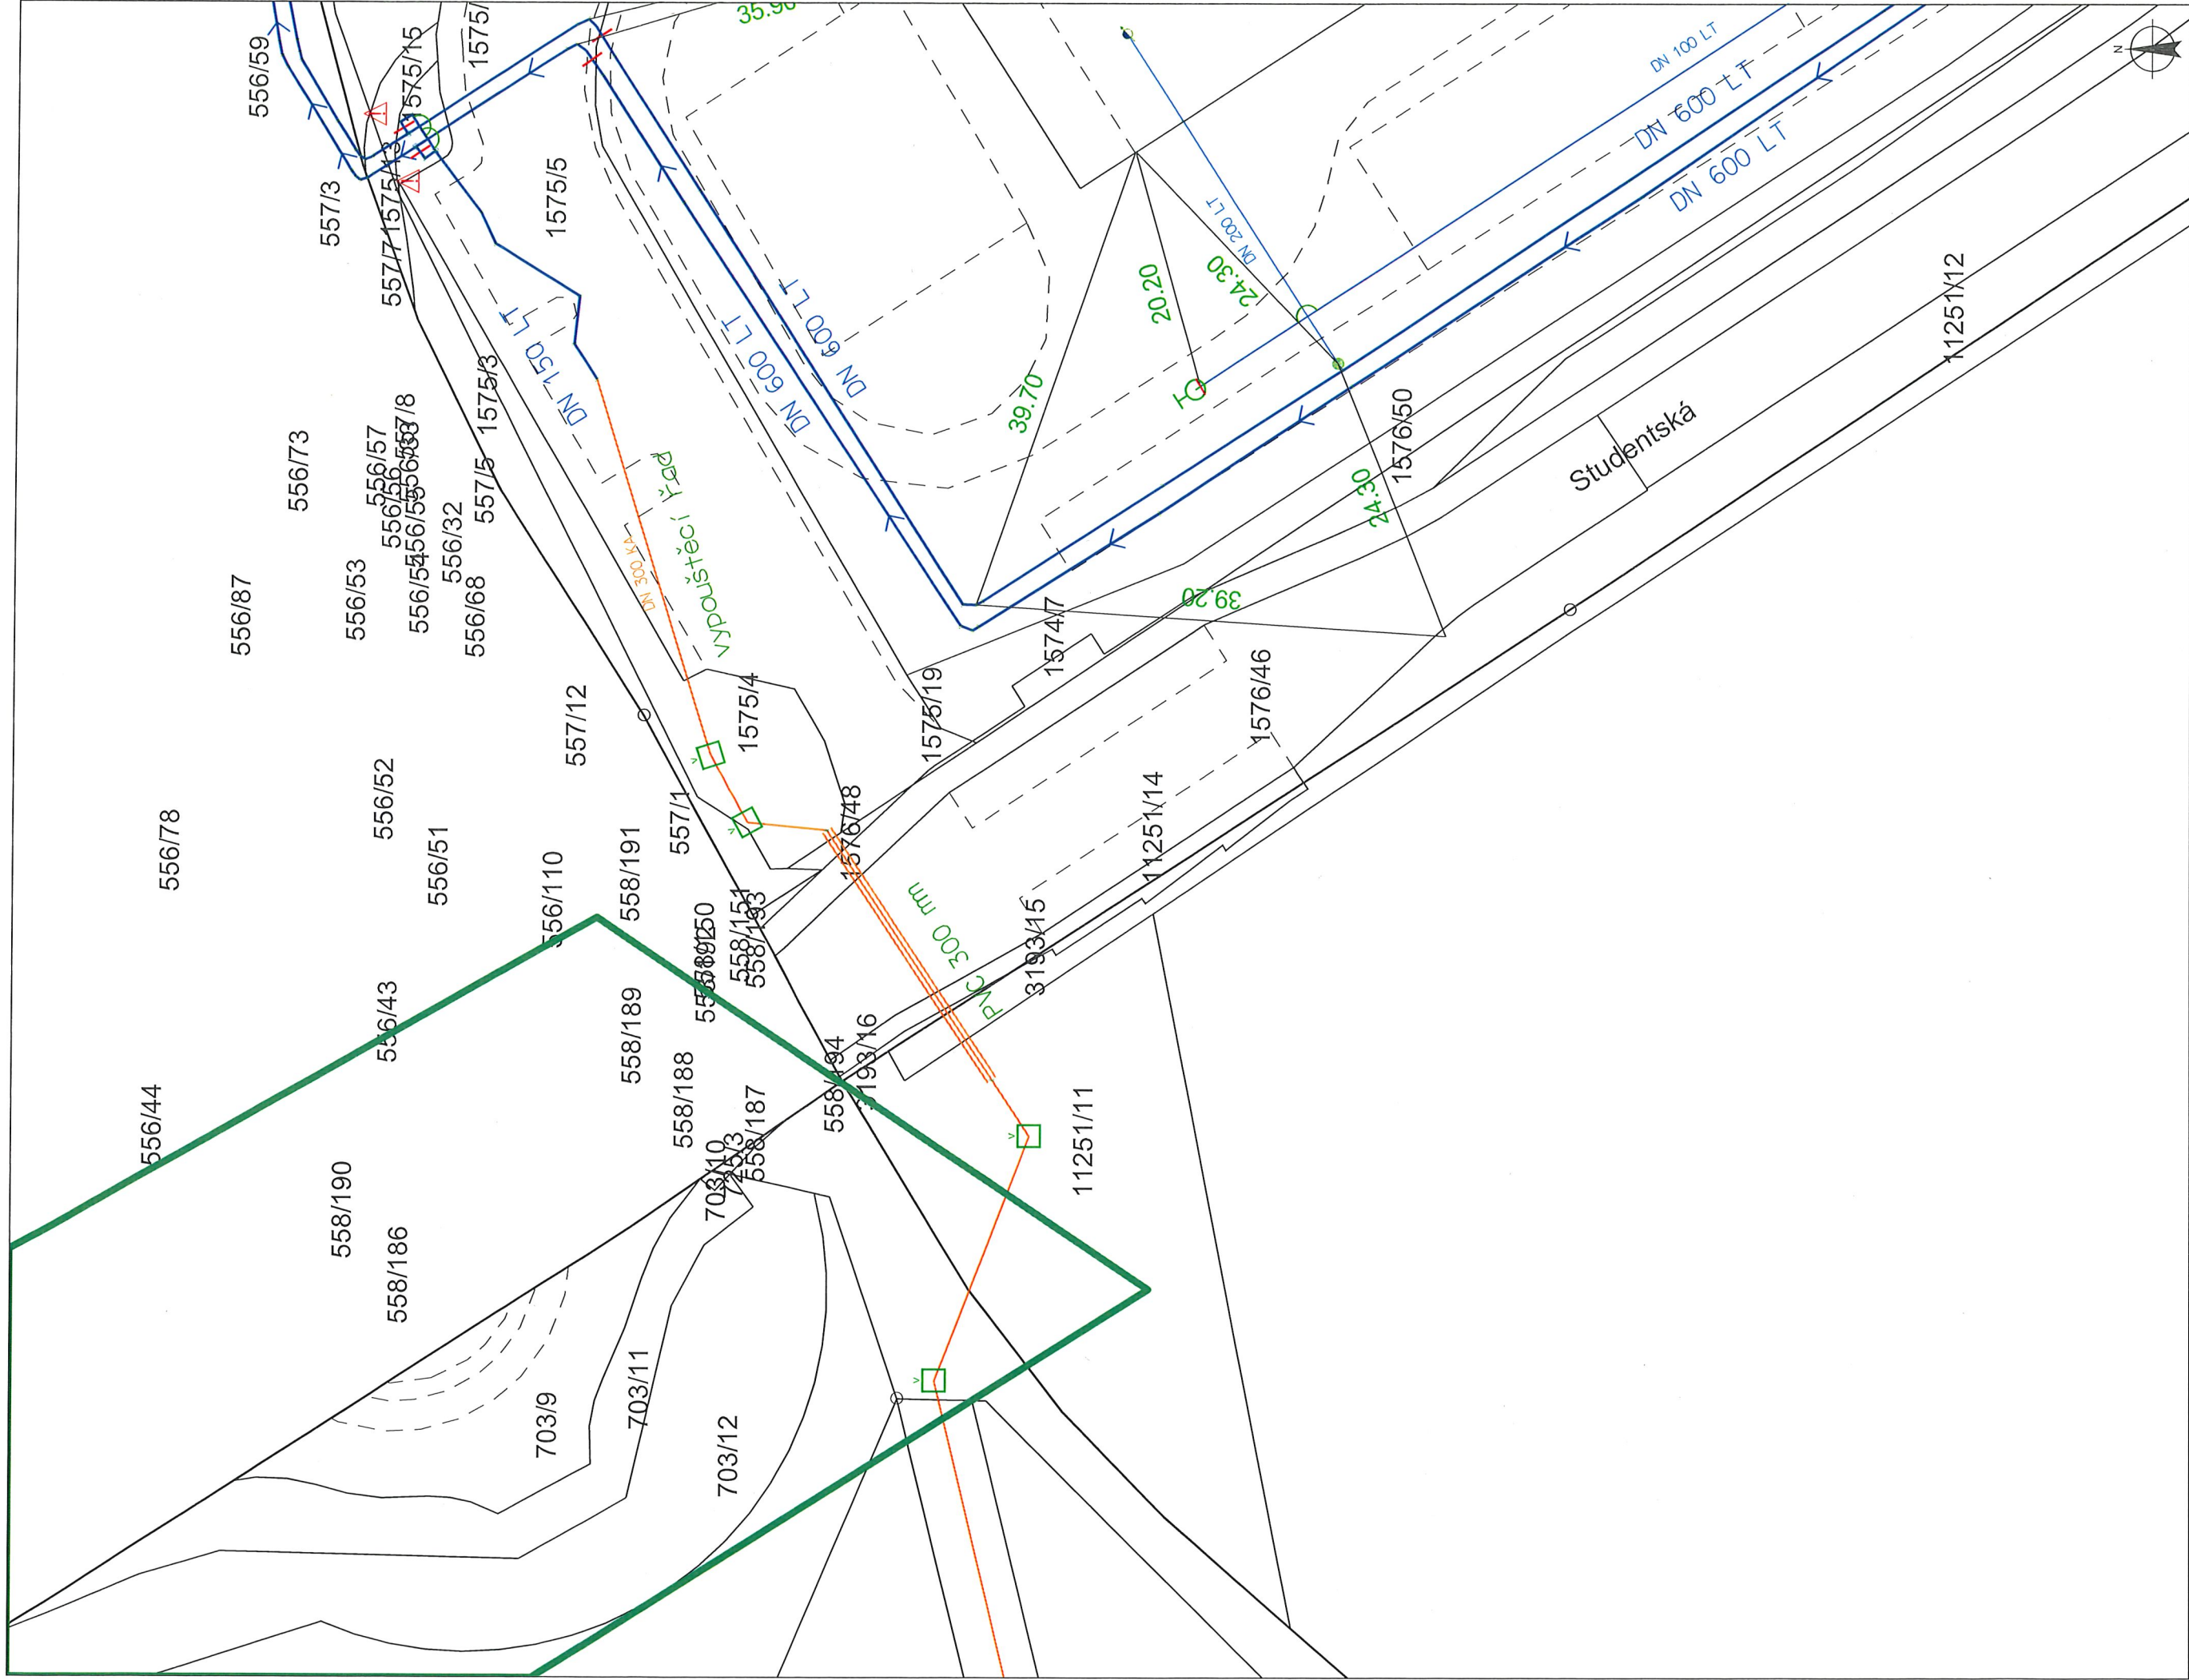

**LEGENDA:**

	hlavní řad		šachta
	rozváděcí řad		kolektor
	výtláčkový řad		štola
	přípojka		
	snímkova		
	vypouštěcí řad		

šoupě řadové, pásmové, přípojkové  
 hydrant podzemní, nadzemní  
 pořadí hydrant podzemní, nadzemní  
 redukční ventil  
 změna materiálu, změna profilu


**VODÁRNA PLZEŇ a. s.**  
Mladostranská 2  
317 03 Plzeň

Uvedené položispisné údaje  
maji informativní charakter!  
Přesnou polohu vodovodu nutno nechat  
vytýčit VODÁRNOU PLZEŇ a. s.,  
tel.: 377 413 444

Měřítko: 1 : 500

Datum: 12.2.2018



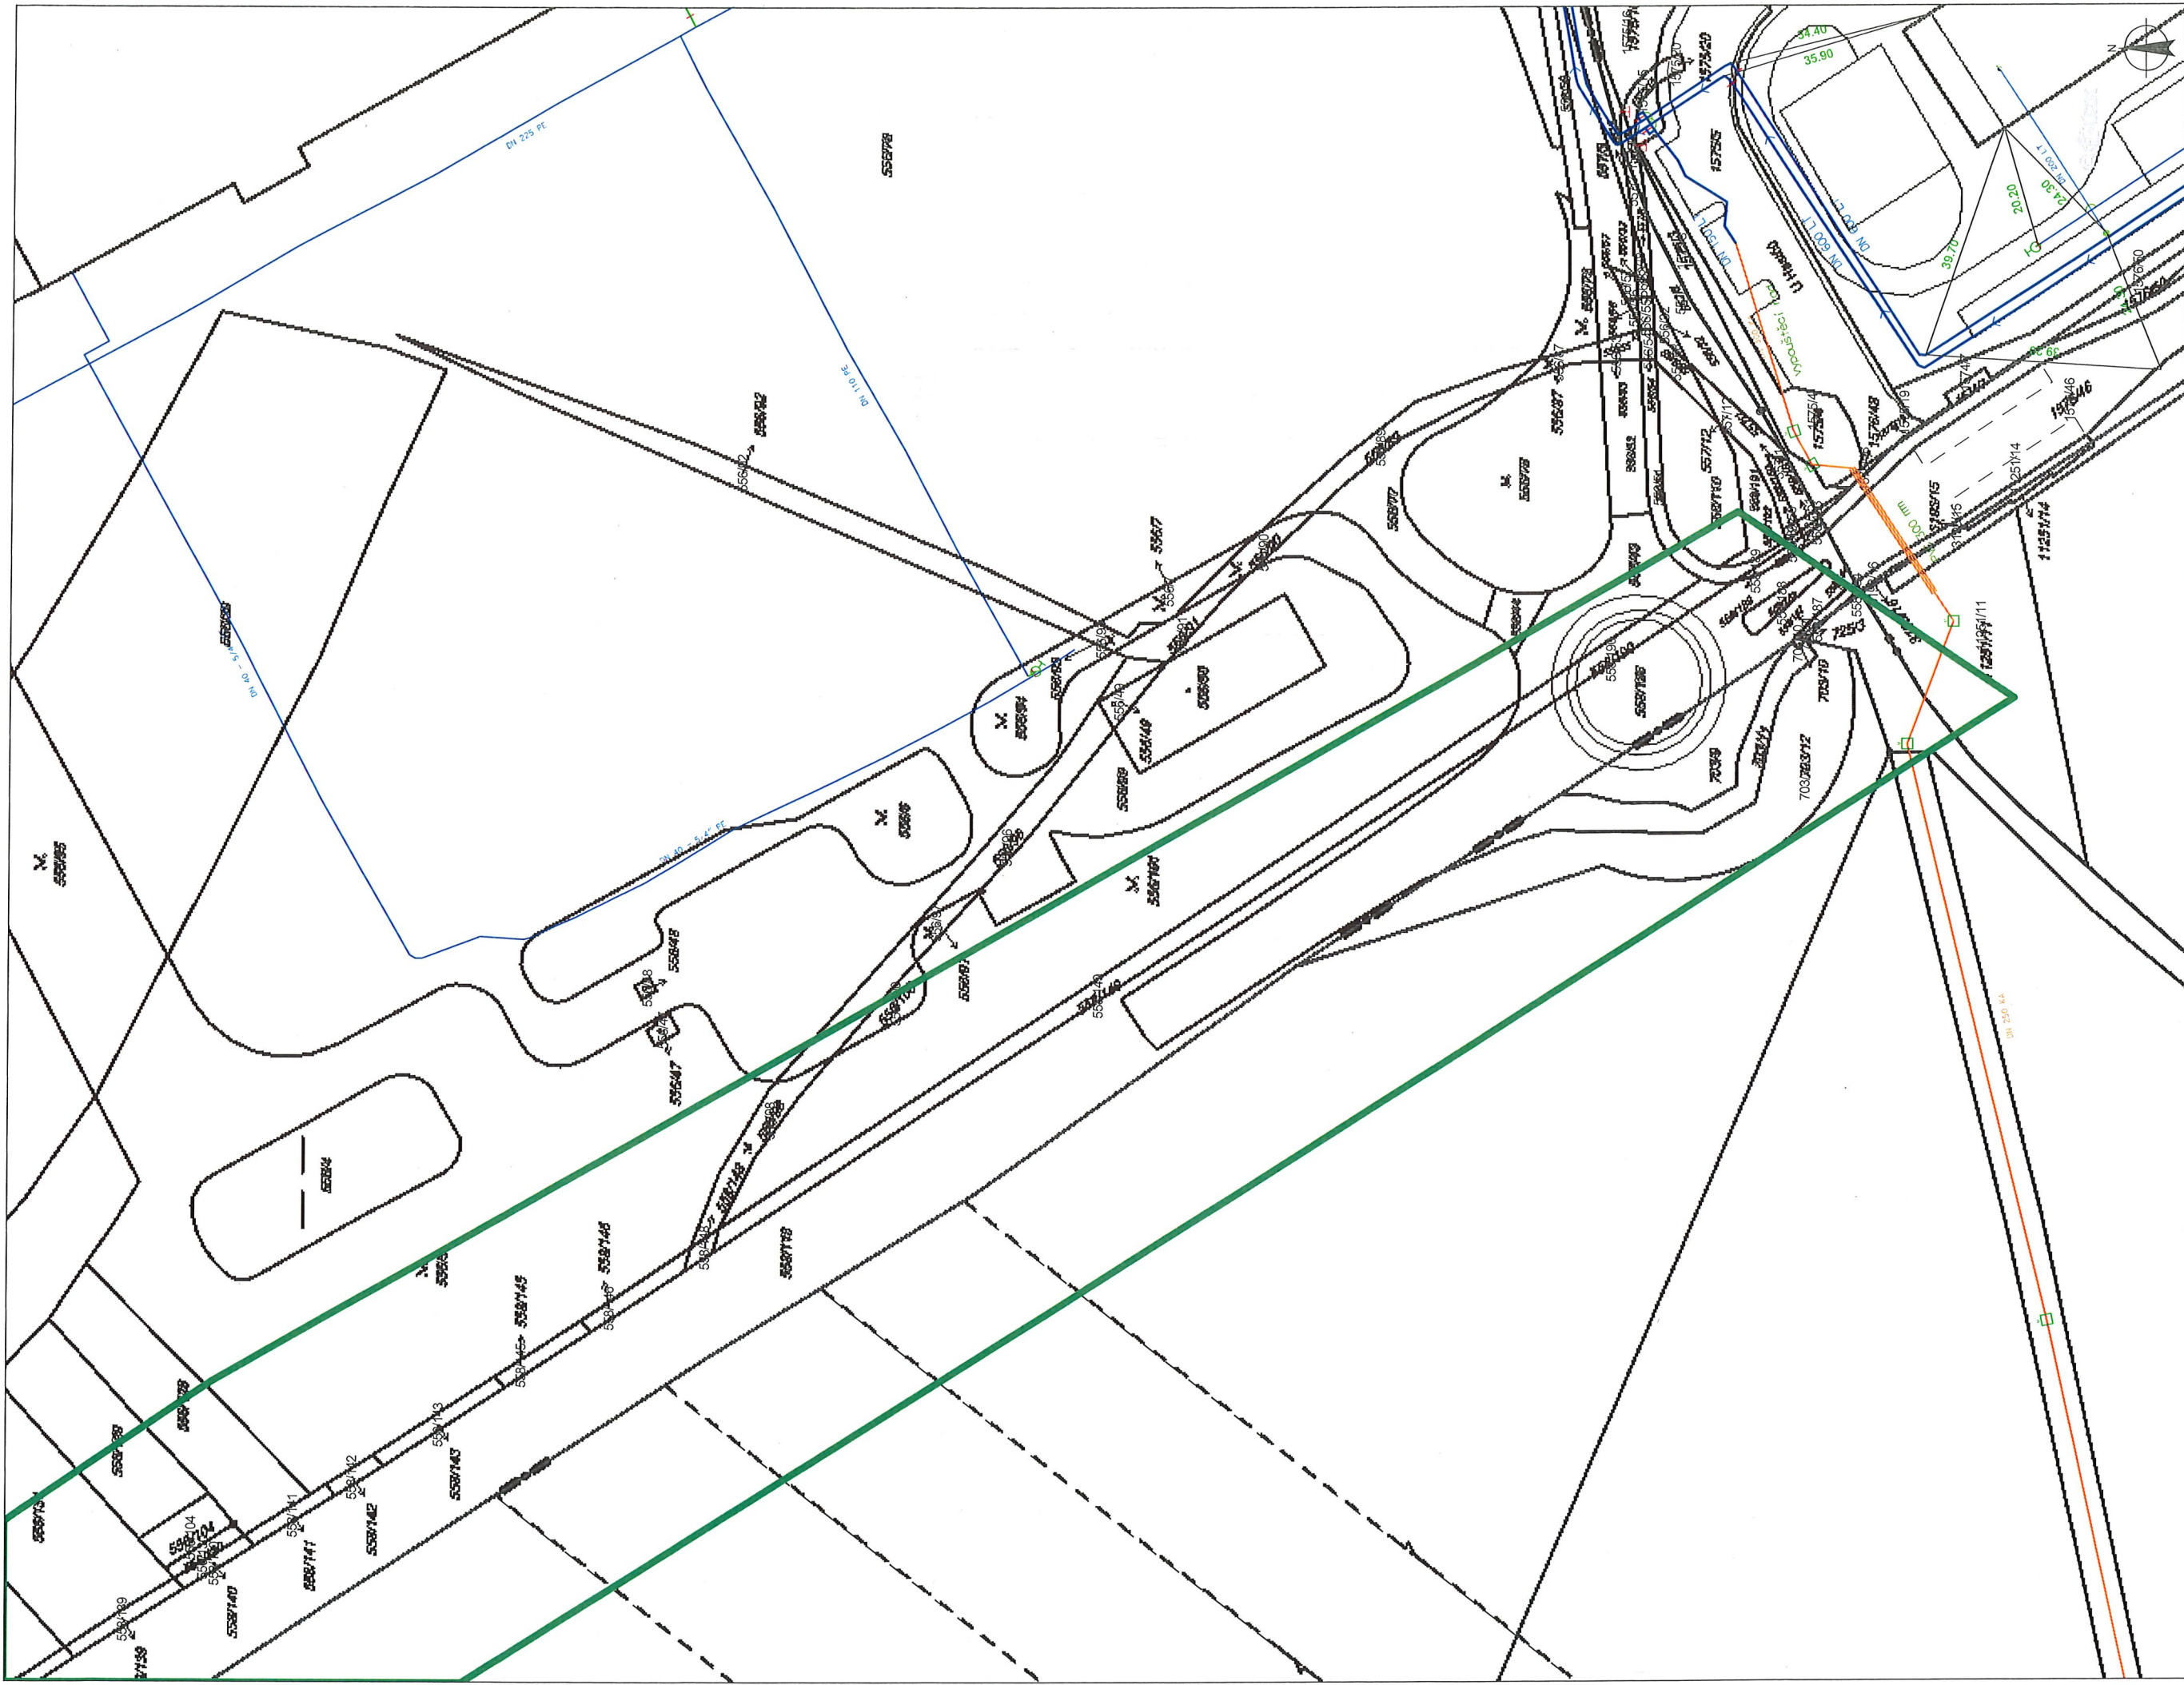

LEGENDA:

- hlavní řad
- rozváděcí řad
- výtláčový řad
- přípojka
- šybká
- vypouštěcí řad
- šoupě řadové, pásmové, přípojkové
- hydrant podzemní, nadzemní
- pořadí hydrant podzemní, nadzemní
- redukční ventil
- změna materiálu, změna profilu

- šachta
- kolektor
- štol

VODÁRNA PLZEŇ a.s.  
Malostranská 2  
317 65 Plzeň

Uvedené polohopisné údaje  
mají informativní charakter!  
Přesnou polohu vodovodu nutno nechat  
vyvěřit VODÁRNOU PLZEŇ a.s.,  
tel.: 377 413 444


Datum: 12.2.2018

Měřítko: 1 : 1000







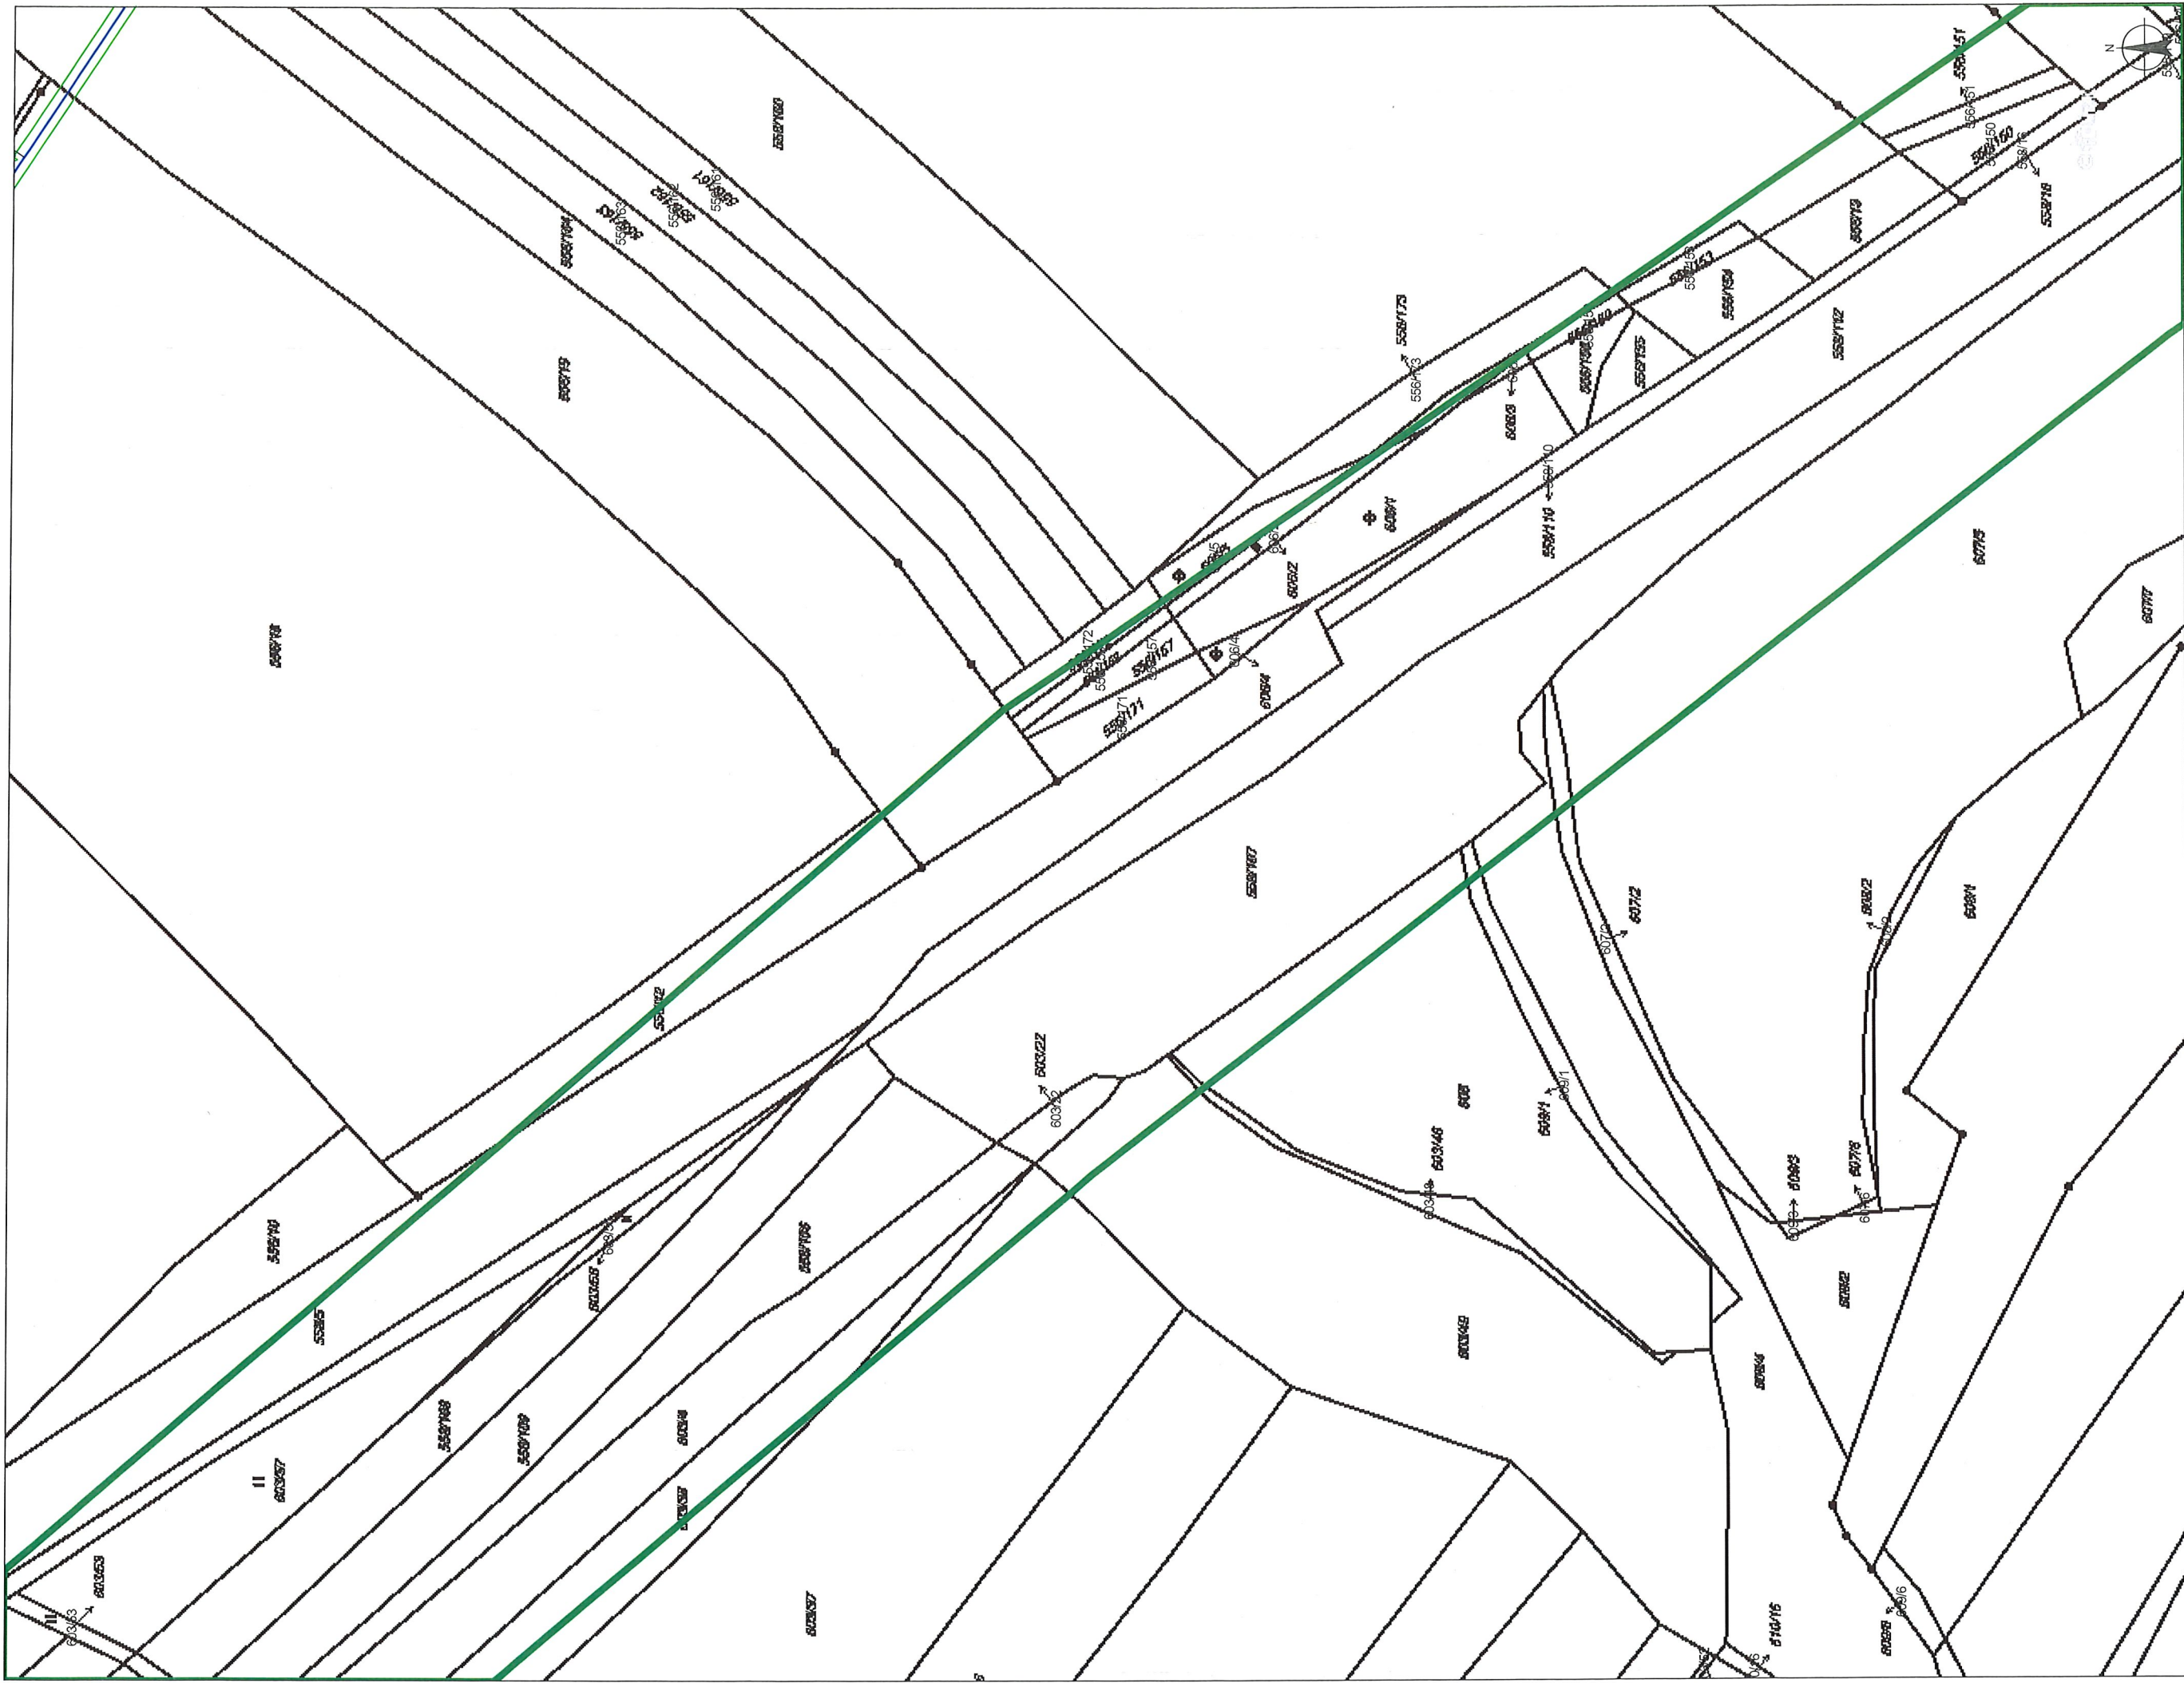

LEGENDA:

- hlavní řad
- rozváděcí řad
- výtlačný řad
- přípojka
- shybka
- vypouštěcí řad
- šoupě řadové, pásmové, přípojkové
- hydrant podzemní, nadzemní
- pořádní hydrant podzemní, nadzemní
- redukční ventil
- změna materiálu, změna profilu

- šachta
- kolektor
- štola

VODÁRNA PLZEŇ a. s.

Malostranská 2

317 03 Plzeň


Uvedené polohopisné údaje  
mají informativní charakter!  
Přesnou polohu vodovodu nemožno nechat  
vyjádřit VODÁRNOU PLZEŇ a.s.,  
tel.: 377 413 444

Datum: 12.2.2018

Měřítko: 1 : 1000

Vodárna Plzeň



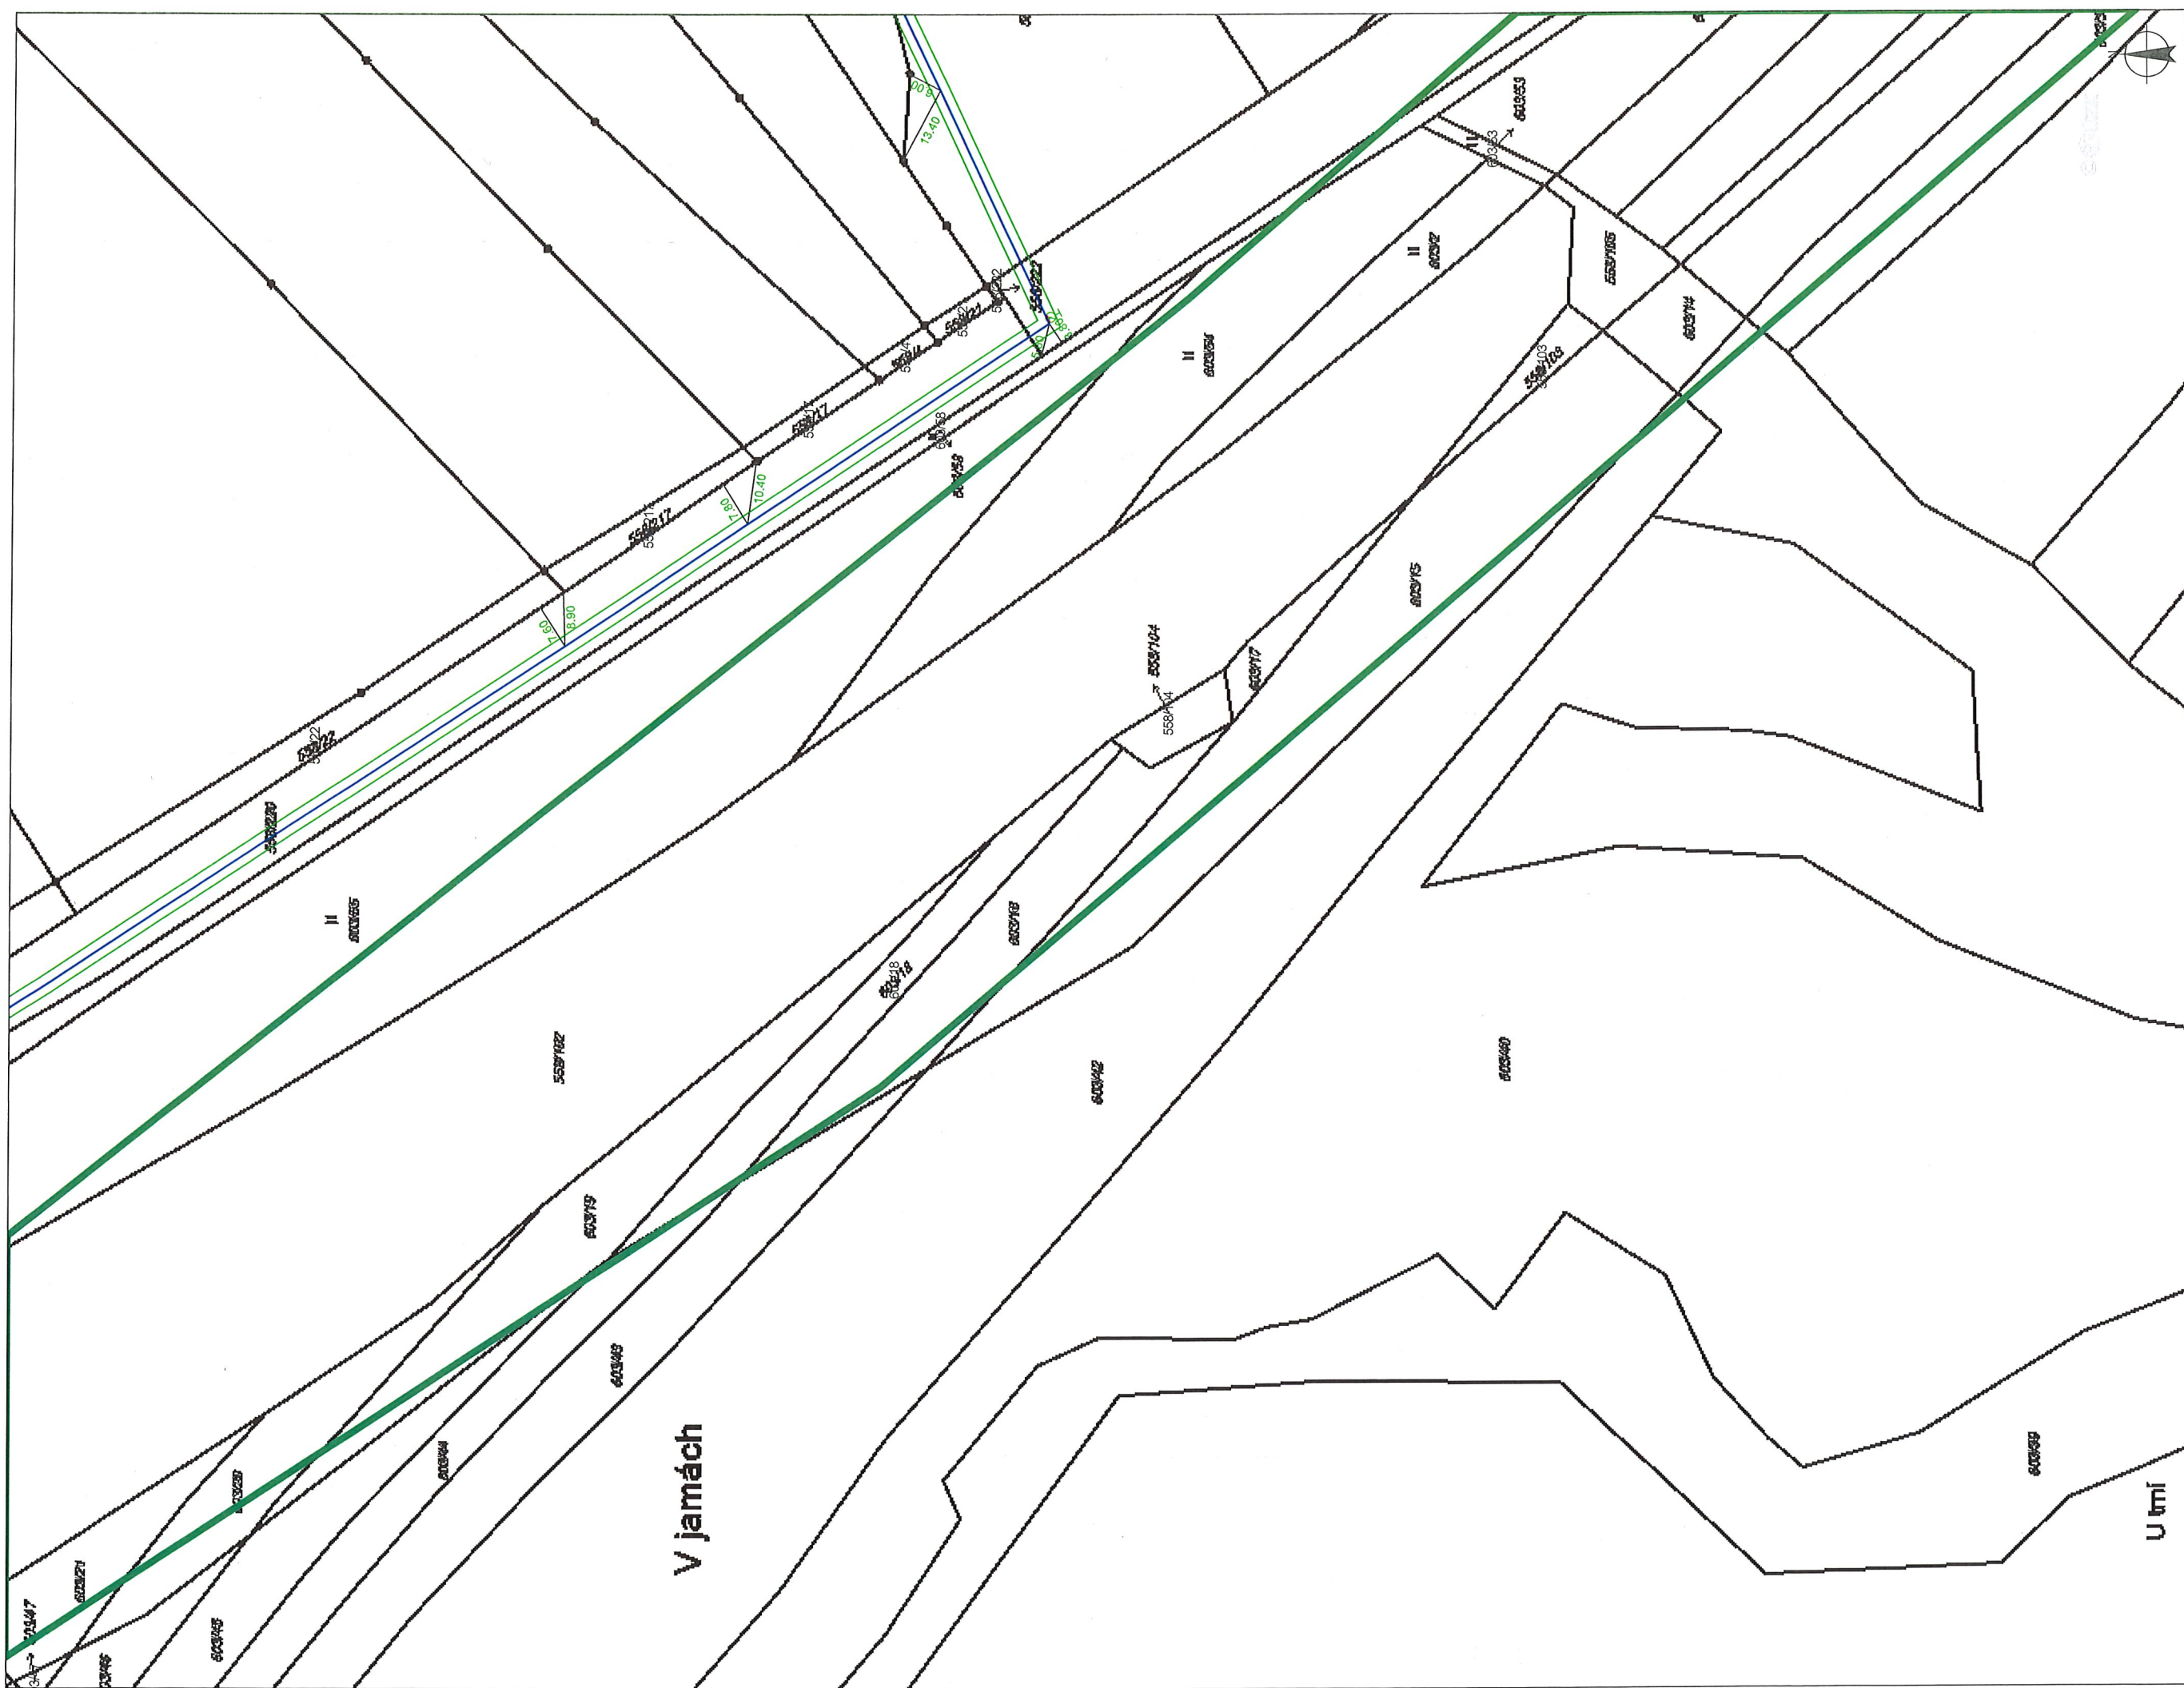

LEGENDA:

- hlavní řad
- rozdávací řad
- výtlačný řad
- přípojka
- shýbka
- vypouštěcí řad

- šoupě řadové, pásmové, přípojkové
- hydrant podzemní, nadzemní
- pořádky hydrant podzemní, nadzemní
- redukční ventil
- změna materiálu, změna profilu


- šachta
- kolektor
- štol

VODÁRNA PLZEŇ a. s.  
Mulobraná 2  
317 68 Plzeň  
Uvedené polohopisné údaje  
mají informativní charakter!  
Přesnou polohu vodovodu nutno nechat  
vytýčit VODÁRNOU PLZEŇ a. s.,  
tel.: 377 413 444

Datum: 12.2.2018

Měřítka: 1 : 1000



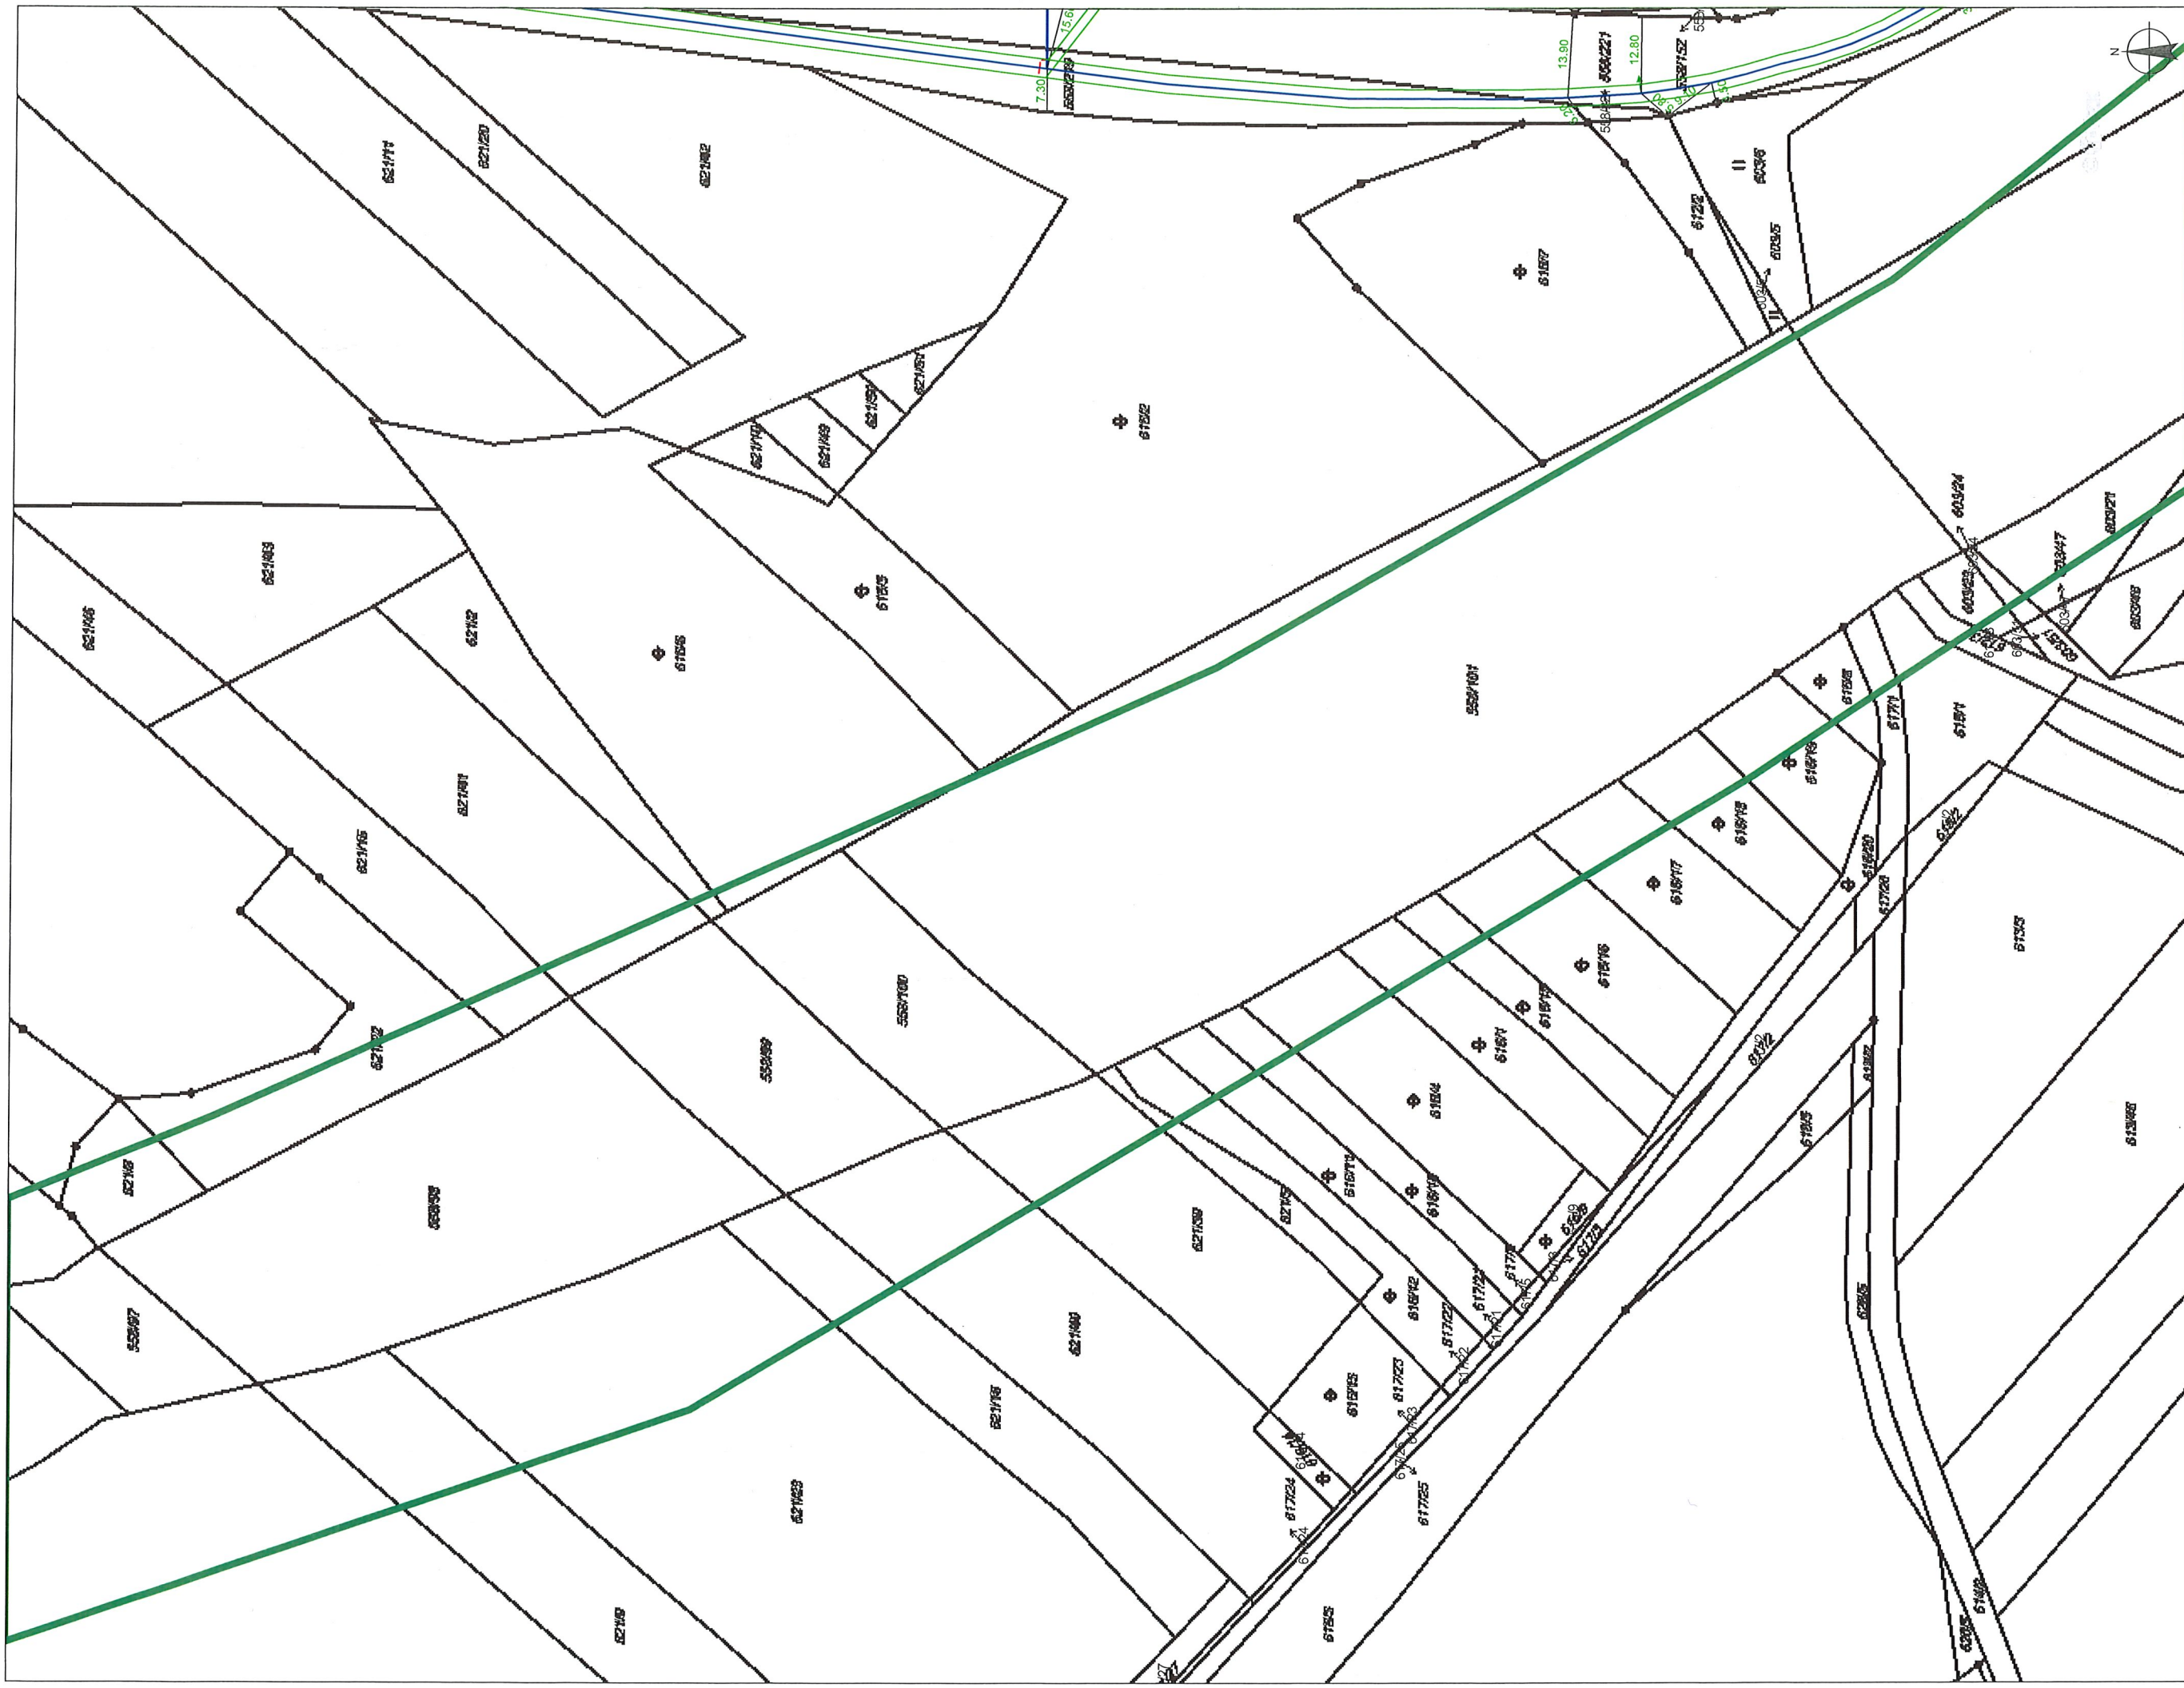

LEGENDA:

- |  |                          |  |                                    |
|--|--------------------------|--|------------------------------------|
|  | hlavní řád               |  | šoupě řadové, pásmové, přípojkové  |
|  | rozváděcí řád            |  | hydrant podzemní, nadzemní         |
|  | vytláčný řád<br>přípojka |  | potární hydrant podzemní, nadzemní |
|  | šlybka                   |  | redukční ventili                   |
|  | vypouštěcí řád           |  | změna materiálu, změna profilu     |

- šachta  
kolektor  
štola


~~UDÁNÍ PLÁNĚ~~ a. s. (22)  
~~Mulotranská 2~~  
~~317 68 Plzeň~~

Uvedené polohopisné údaje  
maji informativní charakter!  
Přesnou polohu vodovodu nutno nechat  
vytýčit VODÁRNOU PLZEN a.s.,  
tel.: 577 413 444

Datum: 12.2.2018

Měřítko: 1 : 1000



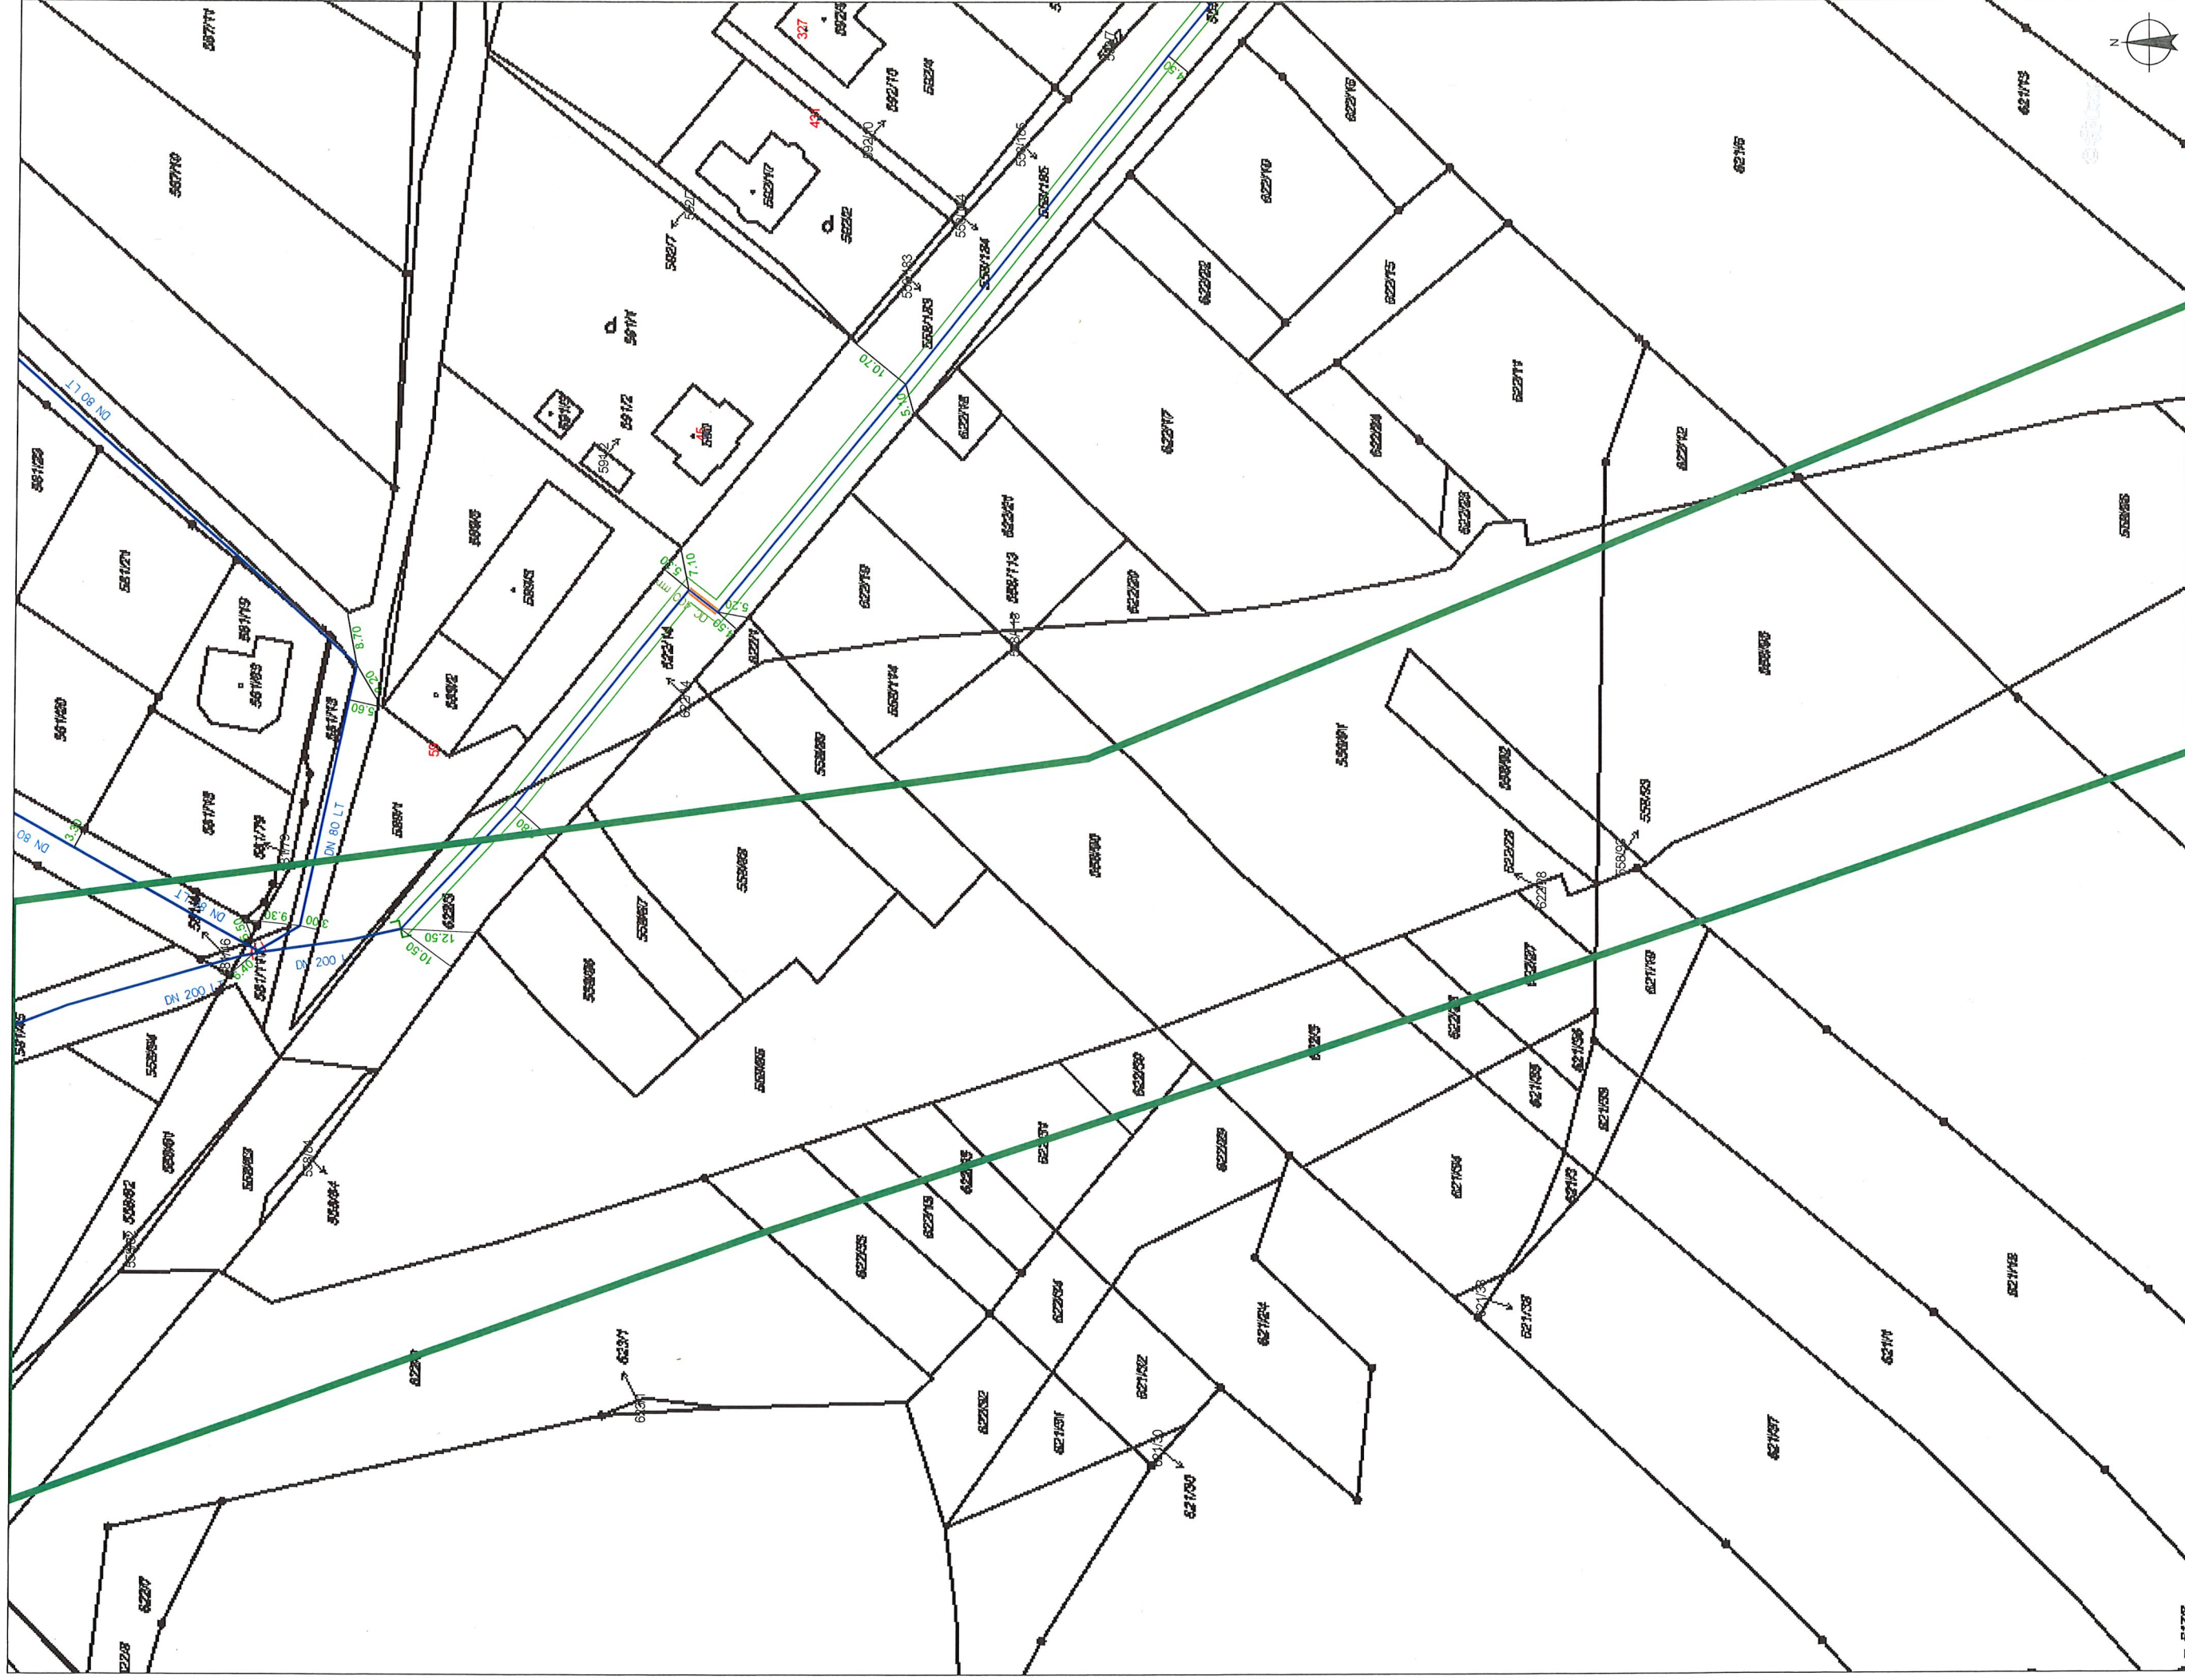

LEGENDA:

- hlavní řad
- rozváděcí řad
- výtláčový řad
- přípojka
- shybka
- vypouštěcí řad

- šoupě řadové, pásmové, přípojkové
- hydrant podzemní, nadzemní
- pořádky hydrant podzemní, nadzemní
- redukční ventil
- změna materiálu, změna profilu

- šachta
- kolector
- štolka


VODÁRNA PLZEŇ a.s.  
Malostranská 2 22  
317 68 Plzeň

Uvedené polohopisné údaje  
mají informativní charakter!  
Přesnou polohu vodovodu nůžno nechat  
vytýčít VODÁRNOU PLZEŇ a.s.,  
tel.: 377 413 444

Datum: 12.2.2018

Měřítko: 1 : 1000



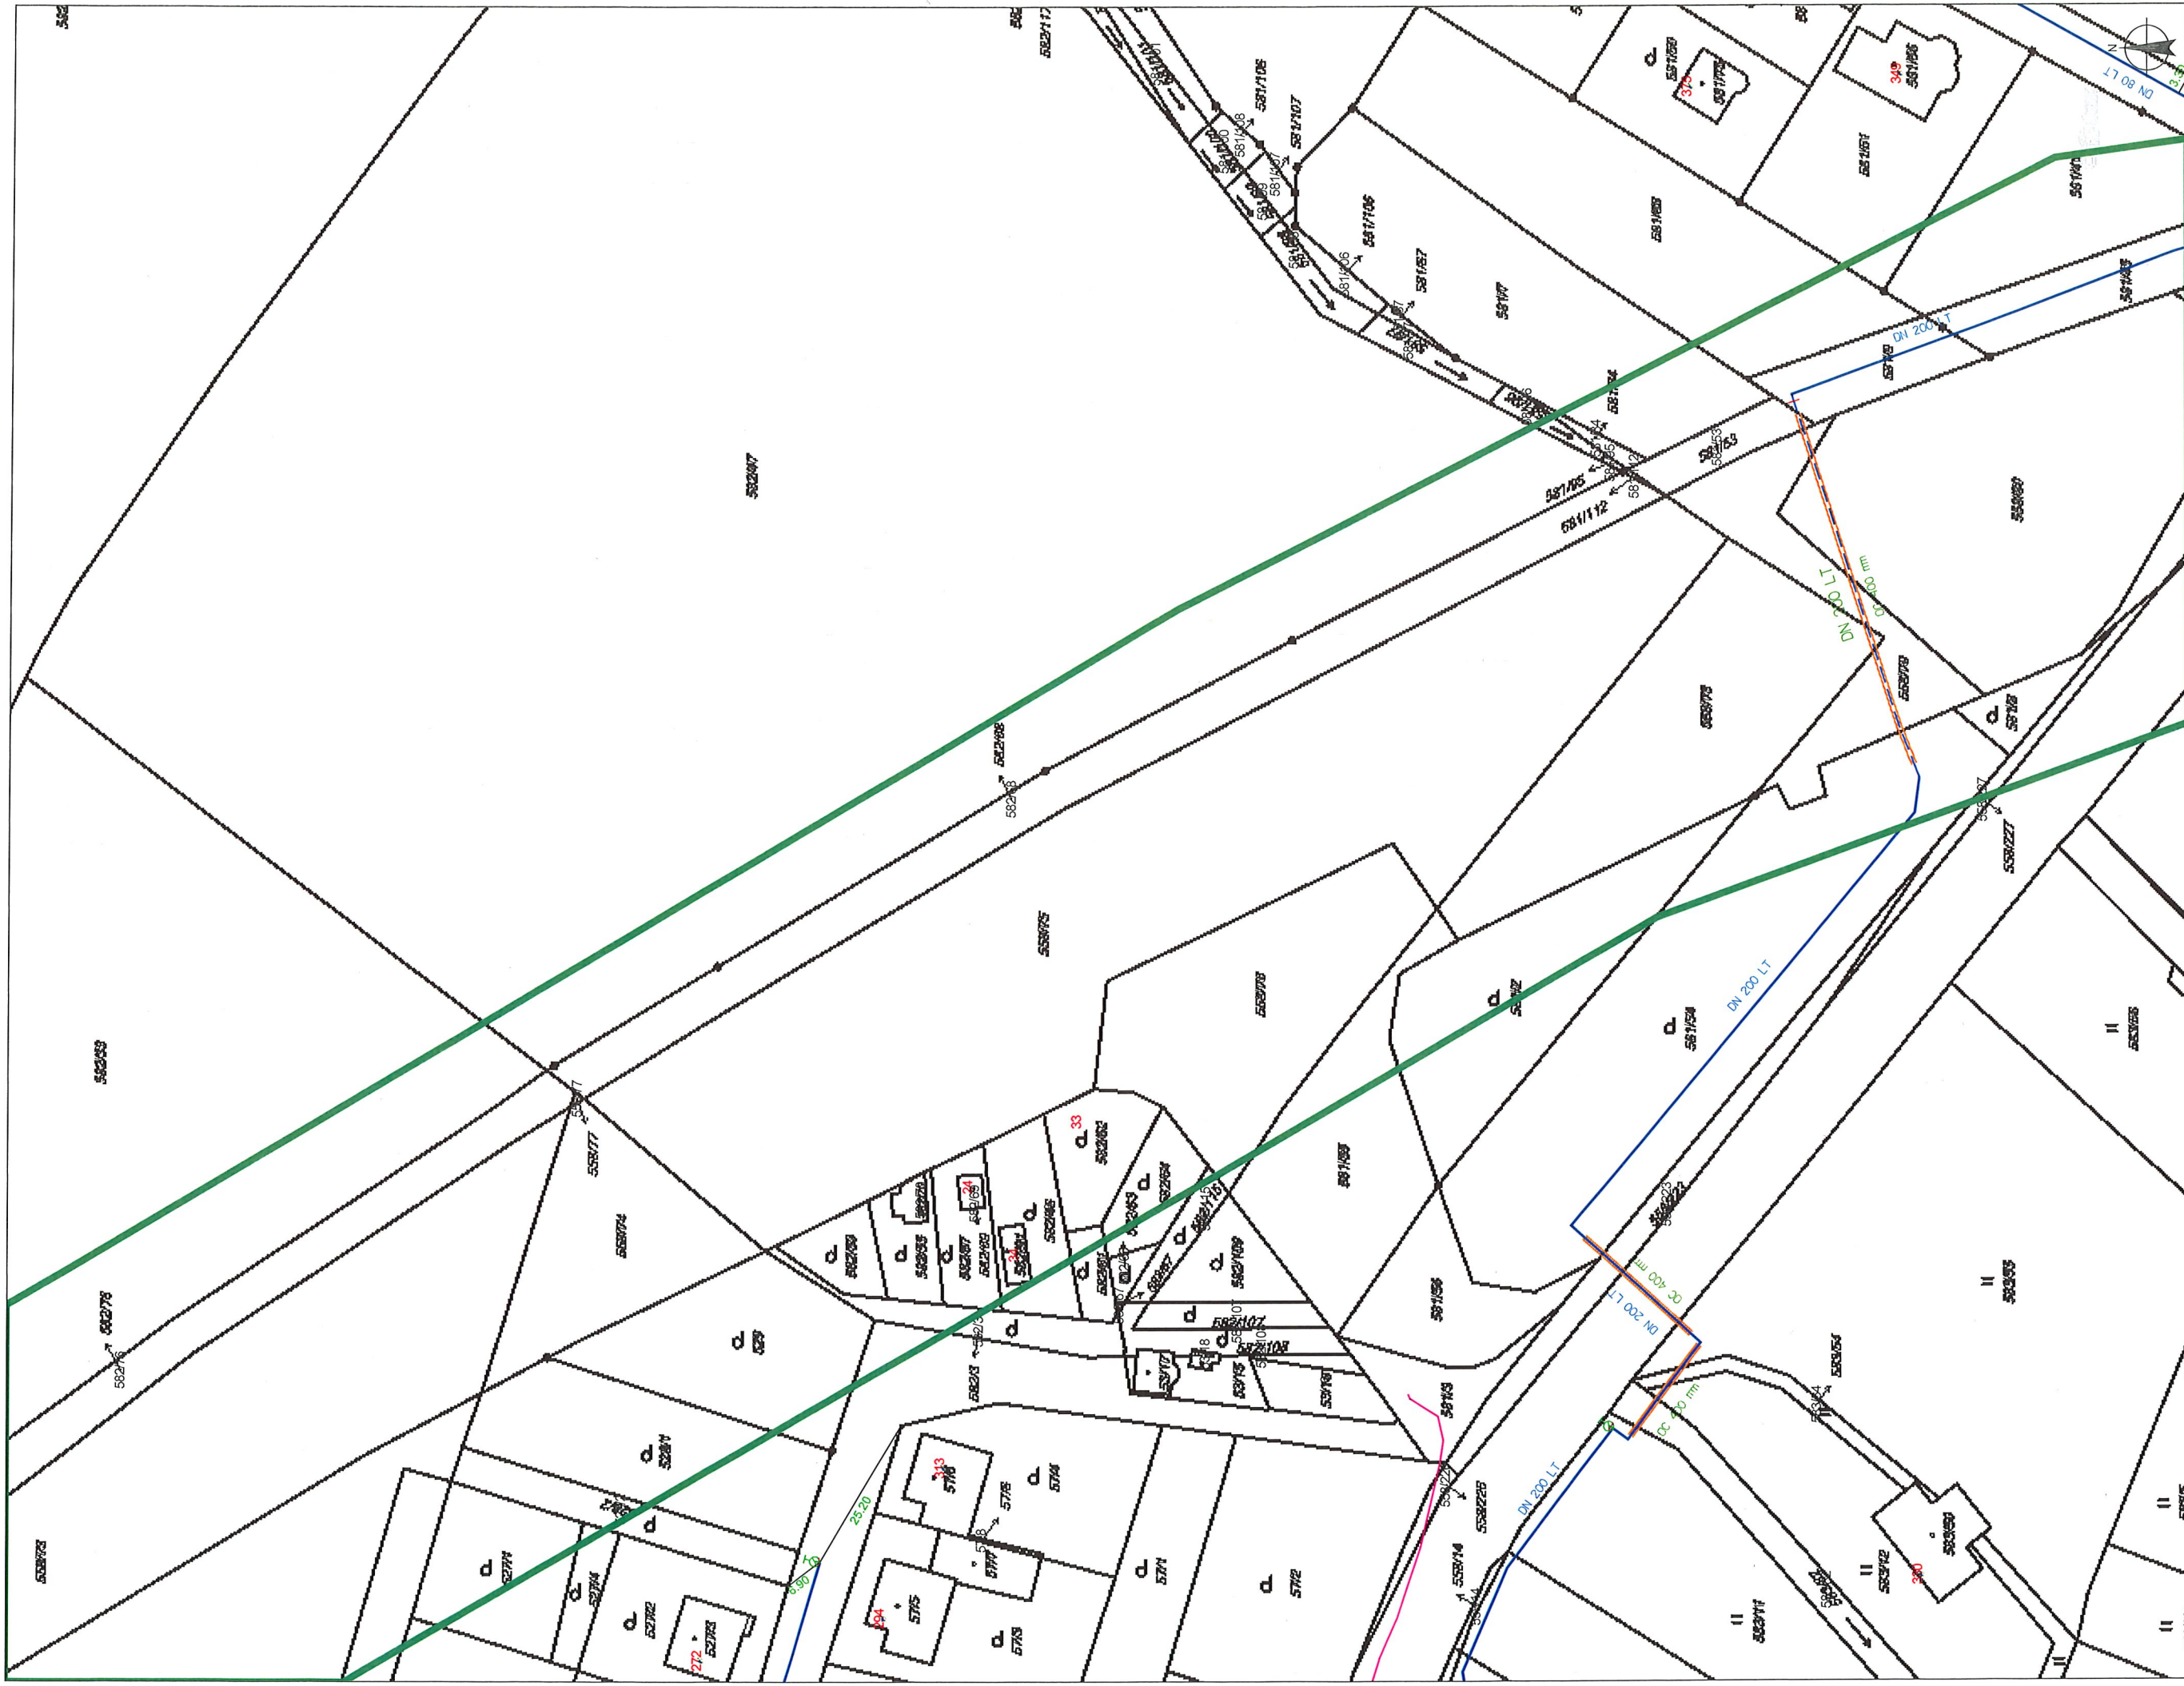

LEGENDA:

- hlavní řad
- rozváděcí řad
- výtláčový řad
- přípojka
- šybká
- vypouštěcí řad
- šoupě řadové, pásmové, přípojkové
- hydrant podzemní, nadzemní
- pořadí hydrant podzemní, nadzemní
- redukční ventil
- změna materiálu, změna profilu

- šachta
- kolektor
- štolá

VODÁRNA PLZEŇ a.s.  
Malostranská 2  
317 64 Plzeň

Uvedené polohopisné údaje  
mají informativní charakter!  
Přesnou polohu vodovodu nutno nechat  
vyjádřit VODÁRNOU PLZEŇ a.s.,  
tel.: 377 413 444

Datum: 12.2.2018

Měřítko: 1 : 1000





LEGENDA:

- |  |                          |  |                                    |
|--|--------------------------|--|------------------------------------|
|  | hlavní řád               |  | šoupě řádové, pásmové, přípojkové  |
|  | rozváděcí řád            |  | hydrant podzemní, nadzemní         |
|  | vytláčný řád<br>přípojka |  | pořární hydrant podzemní, nadzemní |
|  | stýbka                   |  | redukční ventil                    |
|  | vypouštěcí řád           |  | změna materiálu, změna profilu     |

- šachta  
kolektor  
štola

VOVNÁRNA PLZENĚ a. s.

Malostranská 2 (22)  
317 08 Pízeň

**Uvedené polohopisné údaje**

mají informativní charakter!


řesnou polohu vodovodu hluboko necelý  
množství VODÁRNOU PLZEŇ a.s.,

tel.: 377 413 444

Datum: 12.2.2018

Měřítko: 1 : 1000



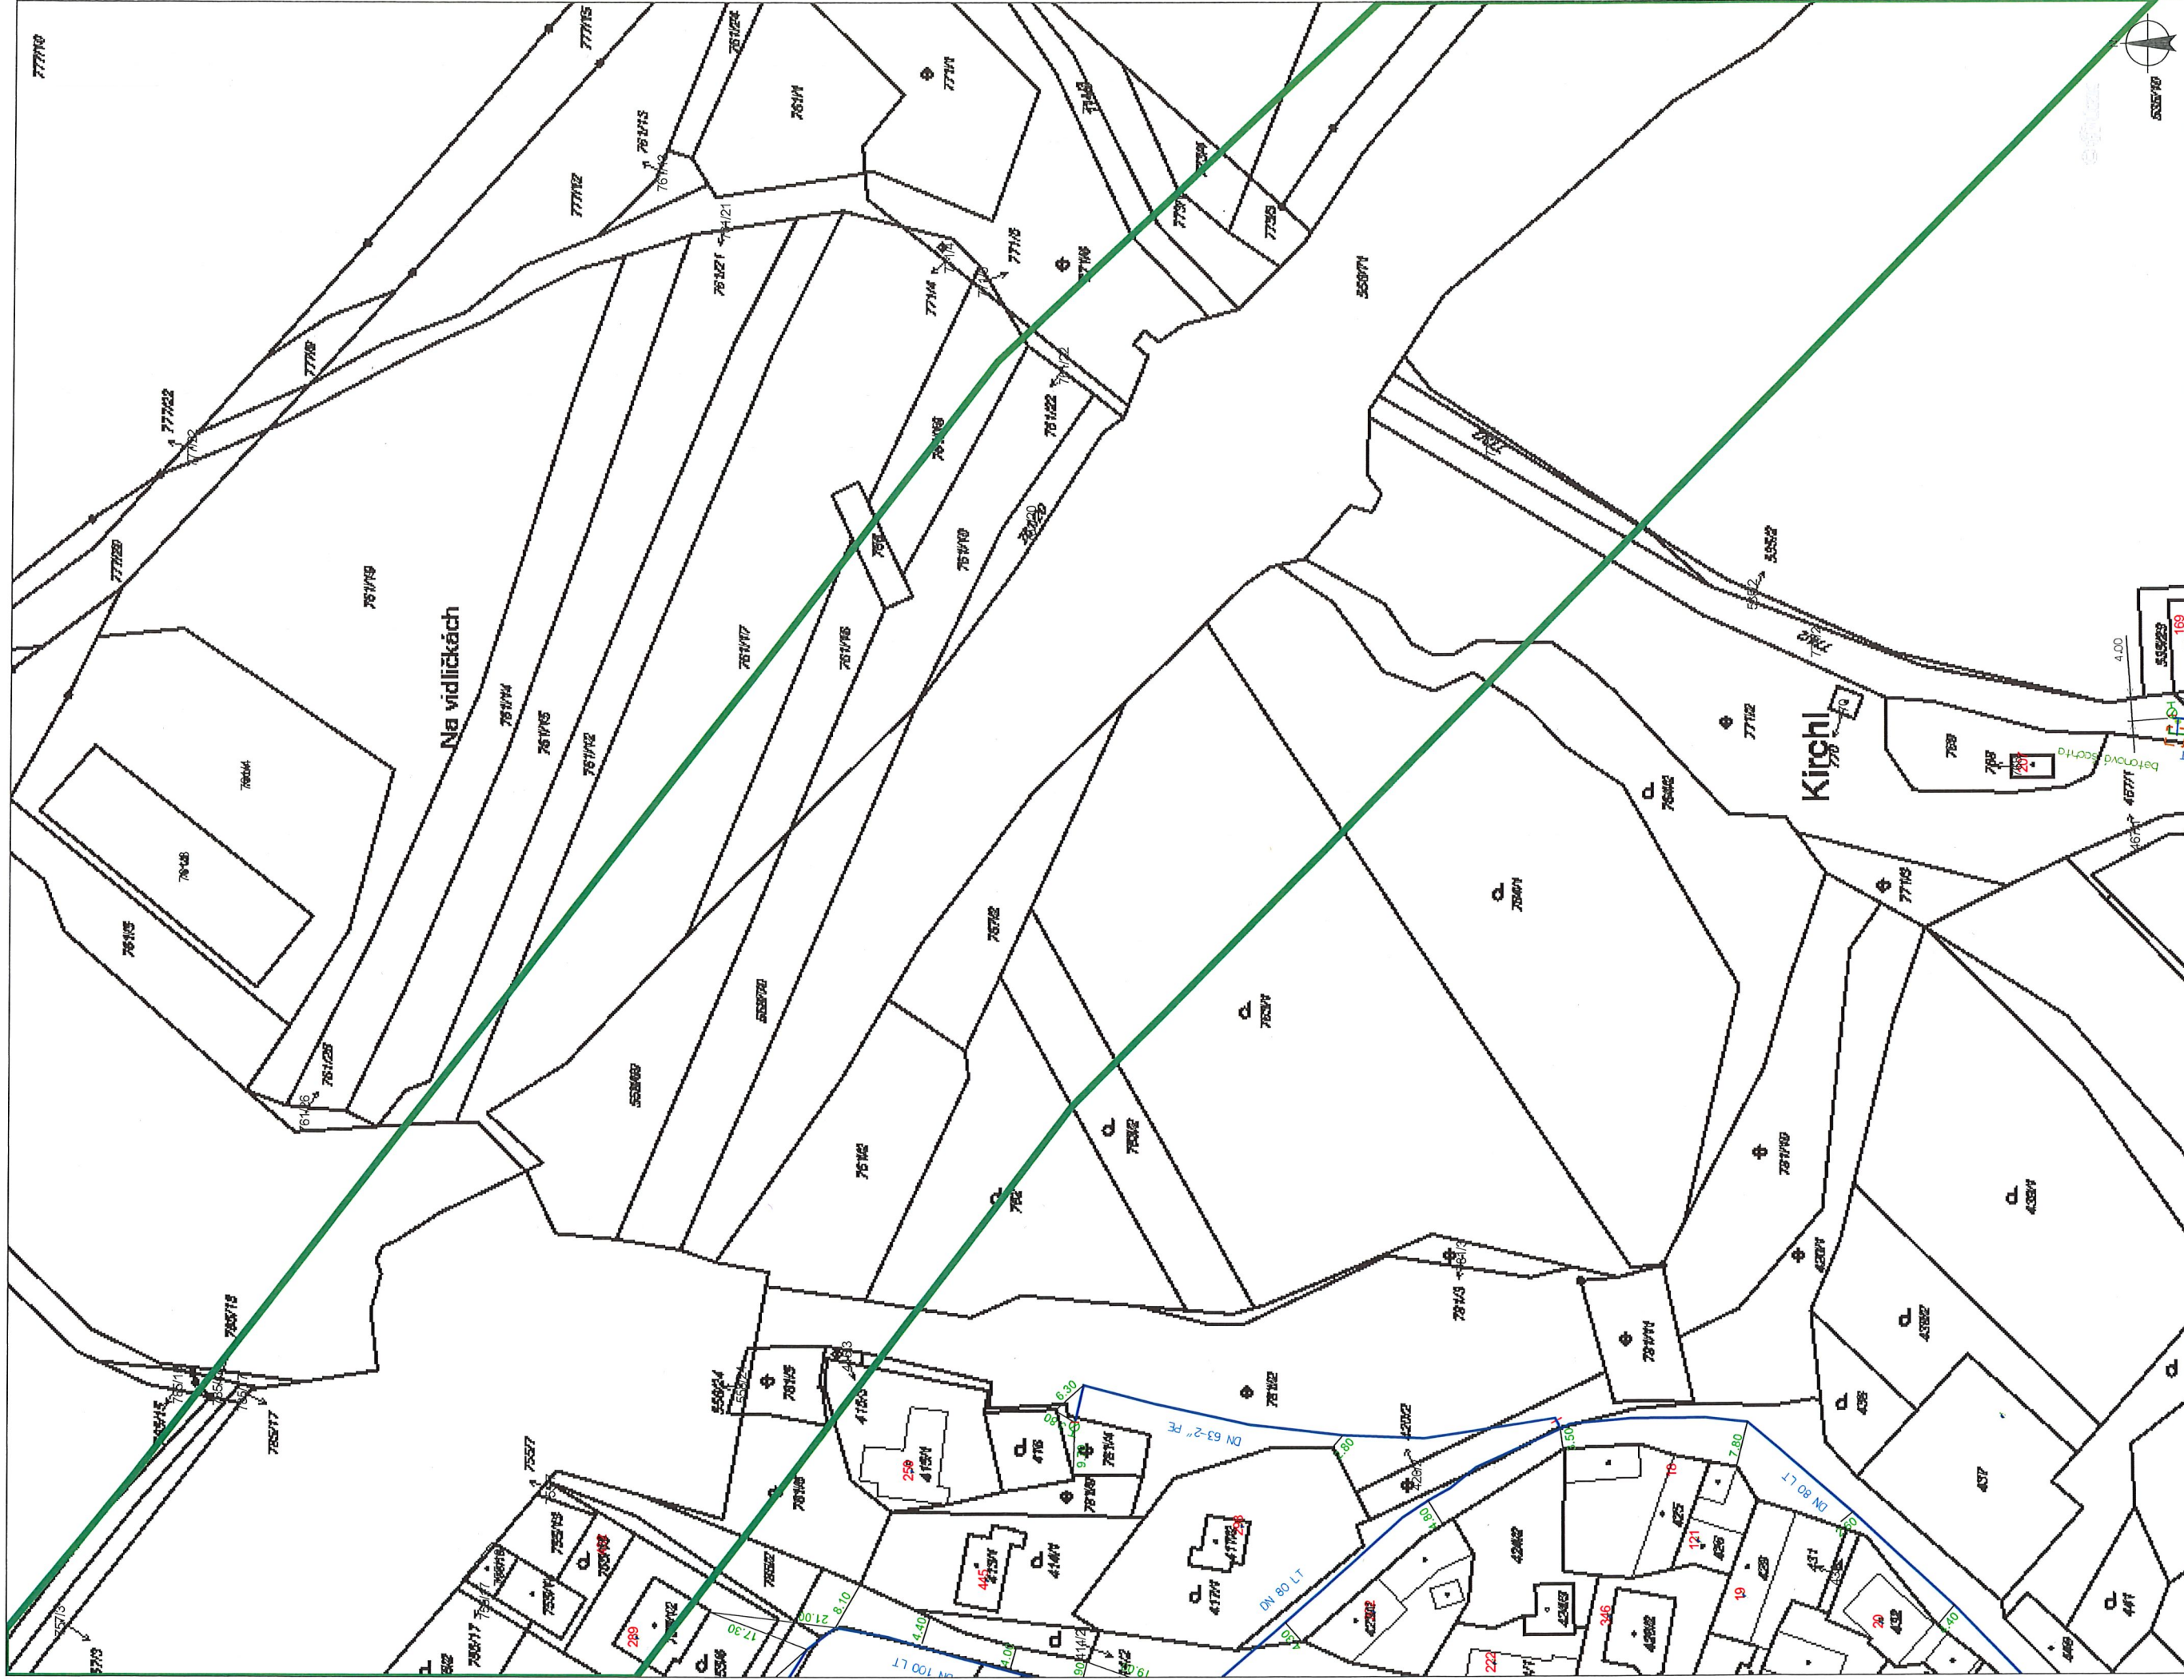

LEGENDA:

- hlavní řad
- rozváděcí řad
- výlačný řad
- přípojka
- šybká
- vypouštěcí řad
- šoupě řadové, pásmové, přípojkové
- hydrant podzemní, nadzemní
- pořádky hydrant podzemní, nadzemní
- redukční ventil
- změna materiálu, změna profilu

- šachta
- kolektor
- šláta

VODÁRNA PLZEŇ a. s.  
Malostranská 2  
317 65 Plzeň

Datum: 12.2.2018

Měřítko: 1 : 1000

Uvedené polohopisné údaje  
mají informativní charakter!  
Přesnou polohu vodovodu nutno nechat  
vytvořit VODÁRNOU PLZEŇ a.s.,  
tel.: 377 413 444





# LEGENDA:

- hlavní řad
- rozváděcí řad
- výtláčkový řad
- přípojka
- šlybka
- vypouštěcí řad
- šoupě řadové, pásmové, přípojkové
- hydrant podzemní, nadzemní
- pořadí hydrant podzemní, nadzemní
- redukční ventil
- změna materiálu, změna profilu

- šachta
- kolektor
- štolá

**VODÁRNA PLZEŇ a. s.**  
 Malostranská 2 22  
 317 68 Plzeň

Uvedené polohopisné údaje  
 mají informativní charakter!  
 Přesnou polohu vodovodu nutno nechat  
 vyjádřit VODÁRNOU PLZEŇ a.s.,  
 tel.: 377 413 444

Datum: 12.2.2018

Měřítko: 1 : 1000





#### LEGENDA:

- hlavní řád
- rozváděcí řád
- výtláčový řád
- přípojka
- šachta
- vypouštěcí řád
- šoupě řadové, pásmové, přípojkové
- hydrant podzemní, nadzemní
- pořádní hydrant podzemní, nadzemní
- redukční ventil
- změna materiálu, změna profilu

- šachta
- kolektor
- štola

**VODÁRNA PLZEŇ a. s.**  
Malostřanská 2 ②  
317 08 Plzeň

Uvedené polohopisné údaje  
mají informativní charakter!  
Přesnou polohu vodovodu nutno nechat  
vyvěřit VODÁRNOU PLZEŇ a. s.,  
tel.: 577 413 444


Datum: 12.2.2018

Měřítko: 1 : 1000







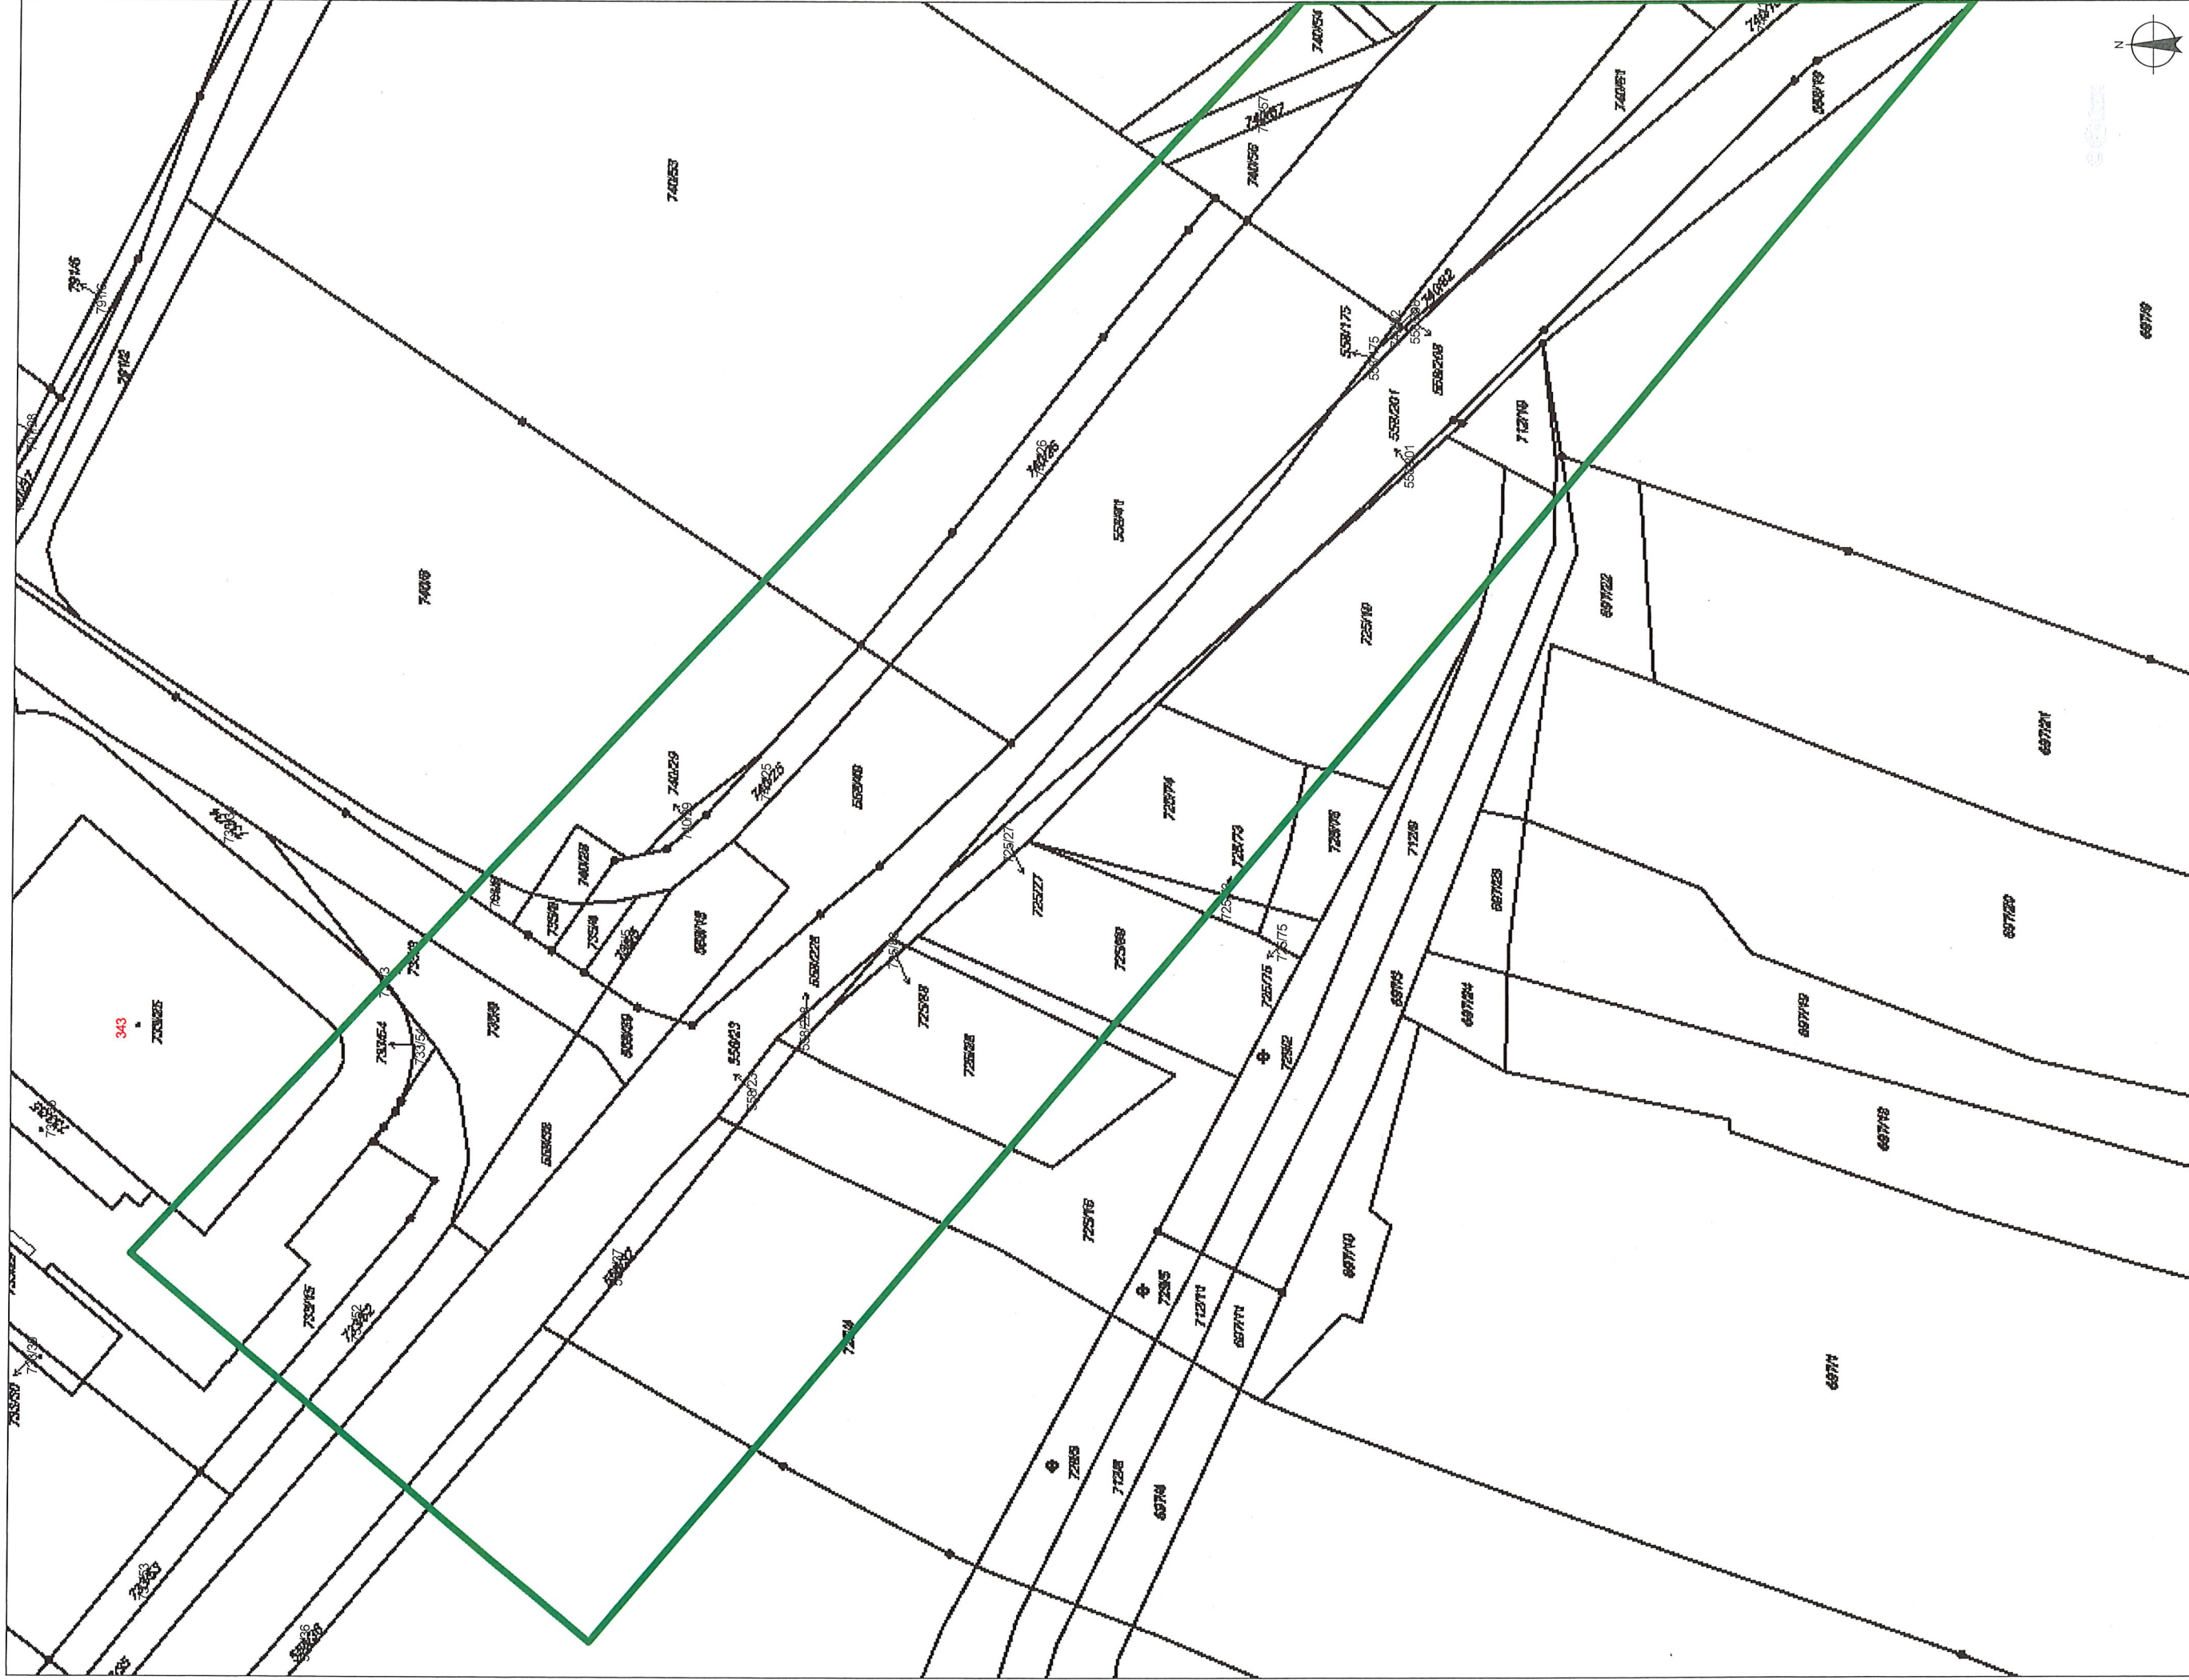

LEGENDA:

- hlavní řad
- rozdávací řad
- výtlakový řad
- přípojka
- šlybka
- vypouštěcí řad

- šoupě řadové, pásmové, přípojkové
- hydrant podzemní, nadzemní
- pořadí hydrant podzemní, nadzemní
- redukční ventil
- změna materiálu, změna profilu

- šachta
- kolektor
- štol

**VODÁRNA PLZEŇ a. s.**  
**Malostvanská 2**  
**817 08 Plzeň**

Uvedené polohopisné údaje  
má informativní charakter!  
Přesnou polohu vodovodu nutno nechat  
vytýčít VODÁRNOU PLZEŇ a.s.,  
tel.: 377 413 444

Datum: 12.2.2018

Měřítko: 1 : 1000