


KOORDINAČNÍ SITUACE

M 1:200

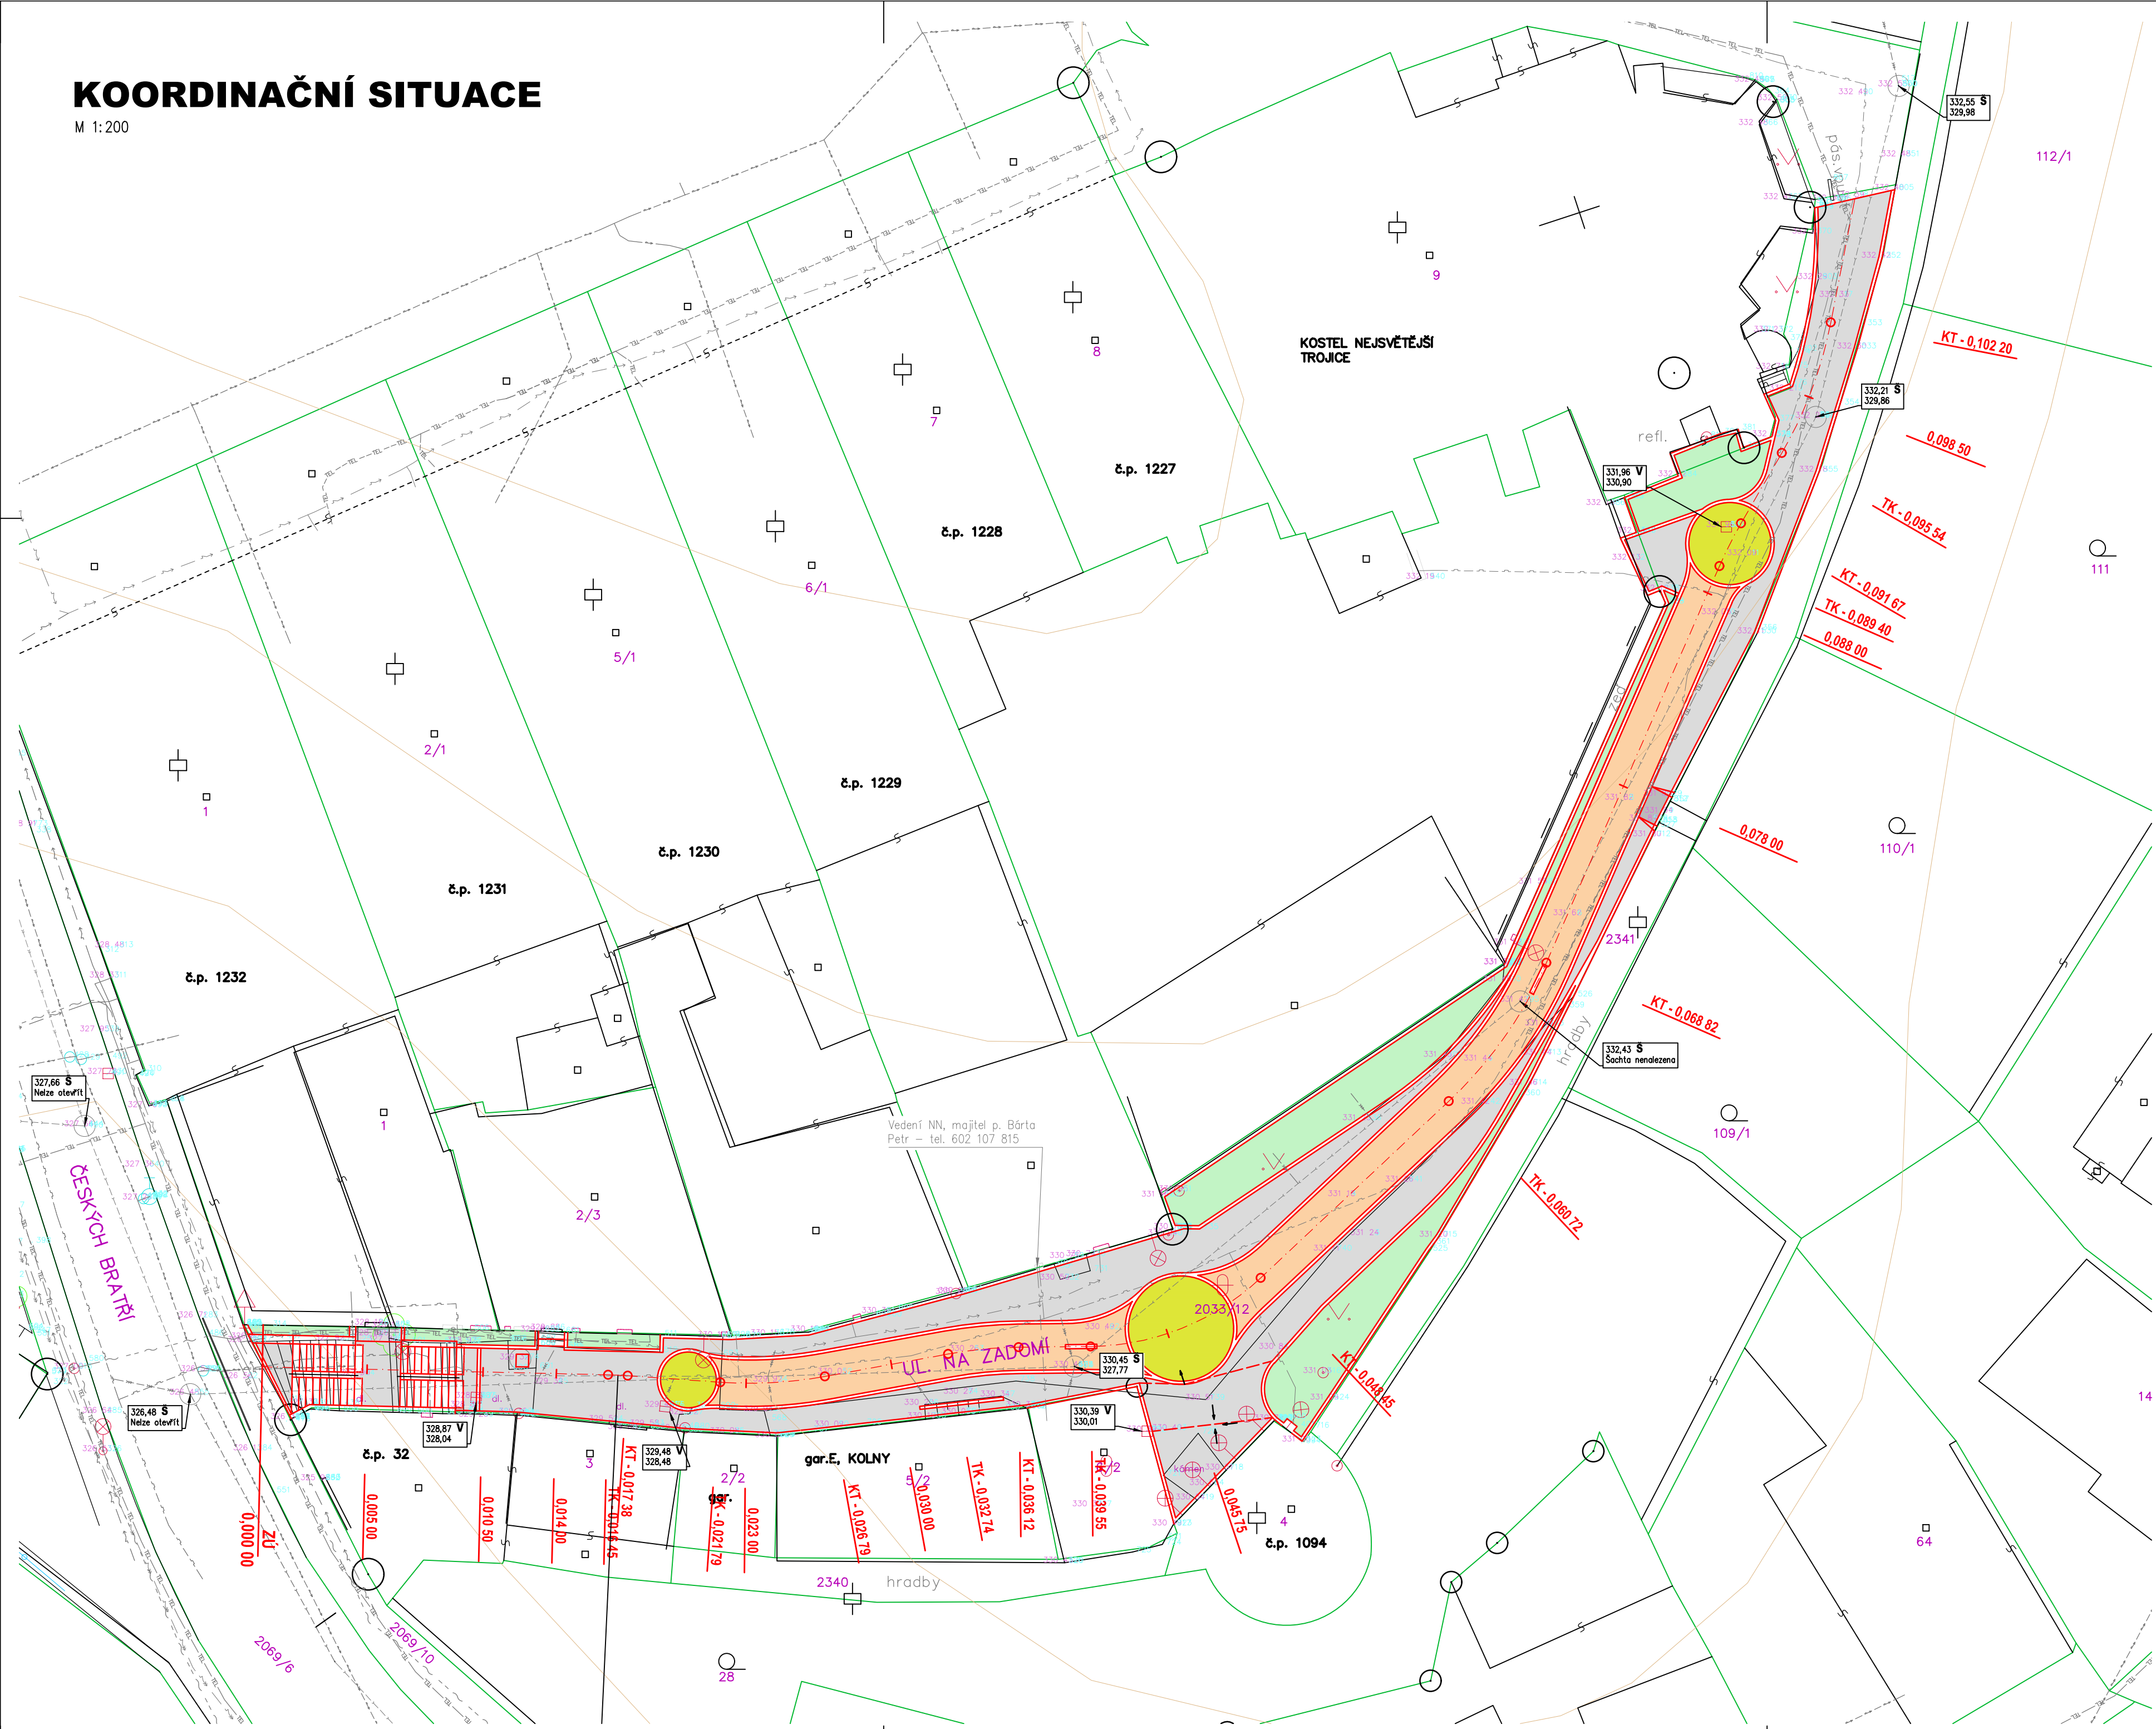

LEGENDA SITUACE

- DEŠŤOVÁ KANALIZACE PODZEMNÍ
  - KANALIZAČNÍ STOKA BEZ ROZLIŠENÍ DRUHU PODZEMNÍ
  - JEDNOTNÁ KANALIZACE PODZEMNÍ
  - VODOVODNÍ POTRUBÍ PITNÉ VODY PODZEMNÍ
  - VENKOVNÍ SILOVÉ VEDENÍ NÍZKÉHO NAPĚTÍ PODZEMNÍ
  - VENKOVNÍ SILOVÉ VEDENÍ VYSOKÉHO NAPĚTÍ PODZEMNÍ
  - PLYNOVODNÍ POTRUBÍ BEZ ROZLIŠENÍ TLAKU PODZEMNÍ
  - CETIN – OPTICKÉ A METALICKÉ VEDENÍ ZAMĚŘENÉ
  - CETIN – NEPROVOZOVANÉ SÍTĚ
  - TELEFON PODZEMNÍ
- ŽULOVÉ ODSEKY – 252 M2
  - ŽULOVÁ KOSTKA – KLADENÍ 1 – CELKEM 73 M2
  - ŽULOVÁ KOSTKA – KLADENÍ 2 – 139 M2
  - OSAZENÍ TRAVOU PŘÍPADNĚ SADOVÁ ÚPRAVA – CELKEM 94 M2
  - KOSTKA 15/17 KLADENÁ DO BETONOVÉHO LŐŽE

± 0.000 = ... m.n.m.

Projekt / Project  
**STAVEBNÍ ÚPRAVY KOMUNIKACE NA ZADOMÍ  
JÍŽNÍ ČÁST**

Zákazník  
**MĚSTO NOVÉ MĚSTO NAD METUJÍ  
NÁMĚSTÍ REPUBLIKY 6, 549 01 NOVÉ MĚSTO NAD METUJÍ**

Zpracovatel  
**prokonsult**  
projekty - statika - konsultace

PROKONSULT s.r.o.  
Koubovka 876  
549 41 Červený Kostelec  
604 680 372, v.nyvit@prokonsult.cz

Vypracoval Ing. V. Nyvit	Zodpovědný projektant Ing. V. Nyvit	Hlavní projektant Ing. V. Nyvit
-----------------------------	--	------------------------------------

Stupeň	Počet A4 6	Měřítko 1:200	Datum 07.2018
--------	---------------	------------------	------------------

Objekt

Část

Název výkresu

**KOORDINAČNÍ SITUACE**

Archivní číslo <b>1806.5</b>	Výkres číslo <b>B.02</b>	Kopie
---------------------------------	-----------------------------	-------

Datum tiskru: 18.07.2018