



**MONOLITICKÁ KANALIZAČNÍ ŠACHTA / VPUŠŤ, měř. 1:50**


## ŘEZ A-A

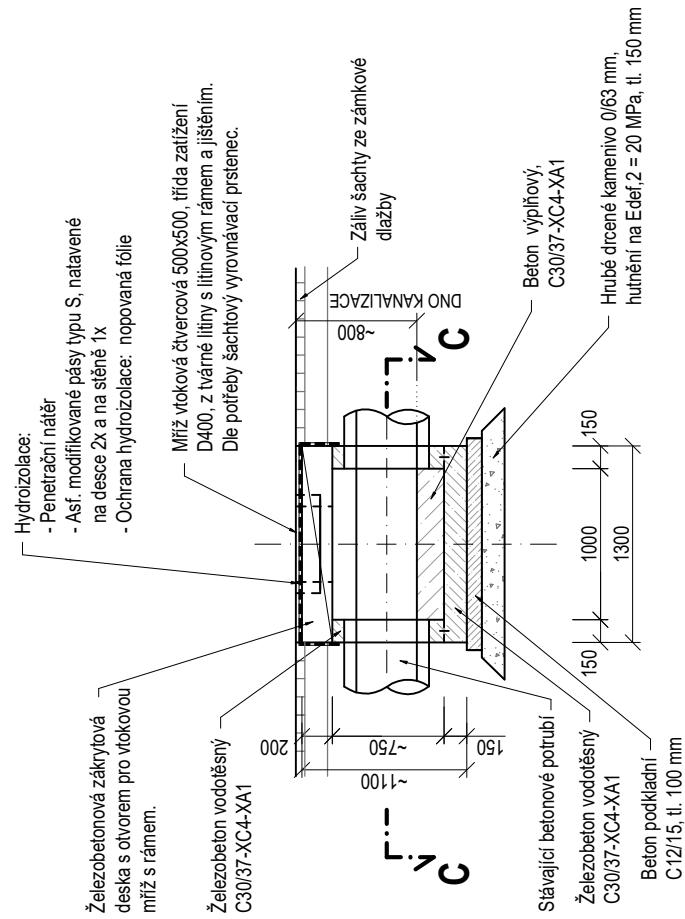

## ŘEZ B-B

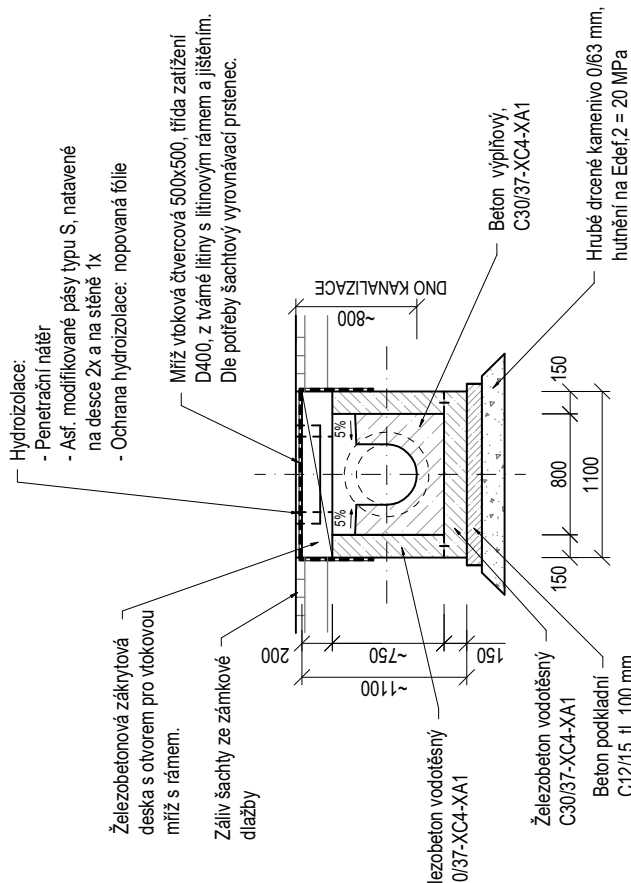

# ŘEZ C-C

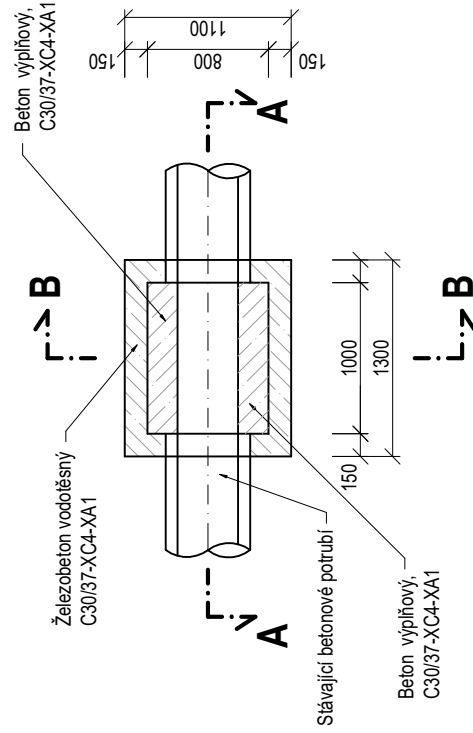

### POZNÁMKY:

Uvedené rozměry navržených šachet jsou orientační.

Přesné rozměry šachet budou stanoveny na místě dle skutečné hloubky uložení stávajícího potrubí, na základě zjištění po rozebrání stávajících šachet! Konstrukce šachet bude železobetonová z vodostavebního železobetonu.

Provedení s jednou pracovní spárou v úrovni dno/stěny, těsnění pracovní spáry vodou roztažitelným těsnícím profilem.


Šachty je nutné výškově i půdorysně přizpůsobit stávajícímu potrubí.

Místa napojení potrubí na šachty je nutné rádně utěsnit vodou roztažitelným těsnícím profilem (tmel).


Šachty je alternativně možné provést jako zděné z příslušných kanalizačních, agresivnímu prostředí odolných (nelépe keramických) cihel.

Objednatel stavby:

**ŘEDITELSTVÍ SILNIC A DÁLNIC ČR**



# SO 101

|                        |  |   |  |  |  |
|------------------------|--|---|--|--|--|
| Akce:                  |  | I/23 Olšany průtah DSP, VD-ZDS, AD  |  | Generální projektant:  |  |
| Navrhl:                |  | Zhotovitel PD:  |  | <div></div> <div>BLAHOPROJEKT</div> <div>BLAHOPROJEKT, s.r.o., Čechova 727, 370 01 Č. Budějovice</div> <div>Datum: 08/2018</div> <div>Měřítko: 1:50, 1:25</div> <div>Formát: 3x A4</div> <div>Číslo zakázky: 18-003-2</div> |  |
| Zodpovědný projektant: |  | BLAHOPROJEKT, s.r.o.  |  |  |  |
| Milan BLAŽEK           |  | Čechova 727   |  |  |  |
| Technická kontrola:    |  | 370 01 České Budějovice   |  |  |  |
| Ing. JIŘÍ HOVORKA      |  | Tel. 727 635 870, e-mail: blazek@blahoprojekt.cz<br>Tel. 608 819 310, e-mail: hovorka@blahoprojekt.cz |  |  |  |
| Objednatel stavby:     |  | ŘEDITELSTVÍ SILNIC A DÁLNIC ČR  |  | Stupeň PD:   |  |
| Objednatel PD:         |  | ŘEDITELSTVÍ SILNIC A DÁLNIC ČR  |  | DSP  |  |
| Obec:                  |  | OLŠANY  |  | VD-ZDS   |  |
| Objekt/část:           |  | SO 101 – SILNICE 1/23   |  | Část PD:   |  |
| Příloha:               |  | MONOLITICKÁ KANALIZAČNÍ ŠACHTA / VPUSŤ  |  | C  |  |
|                        |  |   |  | Čís. přílohy:  |  |
|                        |  |   |  | C 101  |  |
|                        |  |   |  | 6.   |  |