


Tabuľka miestností	
Č.M.	NÁZEV MIESTNOSTI
2.01	VSTUPNÁ HALA
2.02	SKLAD KANCEL. POTŘ.
2.03	KANCELÁŘ
2.04	KANCELÁŘ
2.05	KANCELÁŘ
2.06	KANCELÁŘ
2.07	KANCELÁŘ
2.08	KANCELÁŘ
2.09	ZASEDACÍ MÍSTNOST
2.10	KUCHYŇKA
2.11	ÚKLIDOVÁ KOMORA
2.12	WC-TP
2.13	WC-ZENY
2.14	WC-MUŽI
2.15	ZÁVERŠÍ SCHODIŠTĚ
2.16	BALKON
	UŽITNÁ PLOCHA CELKEM

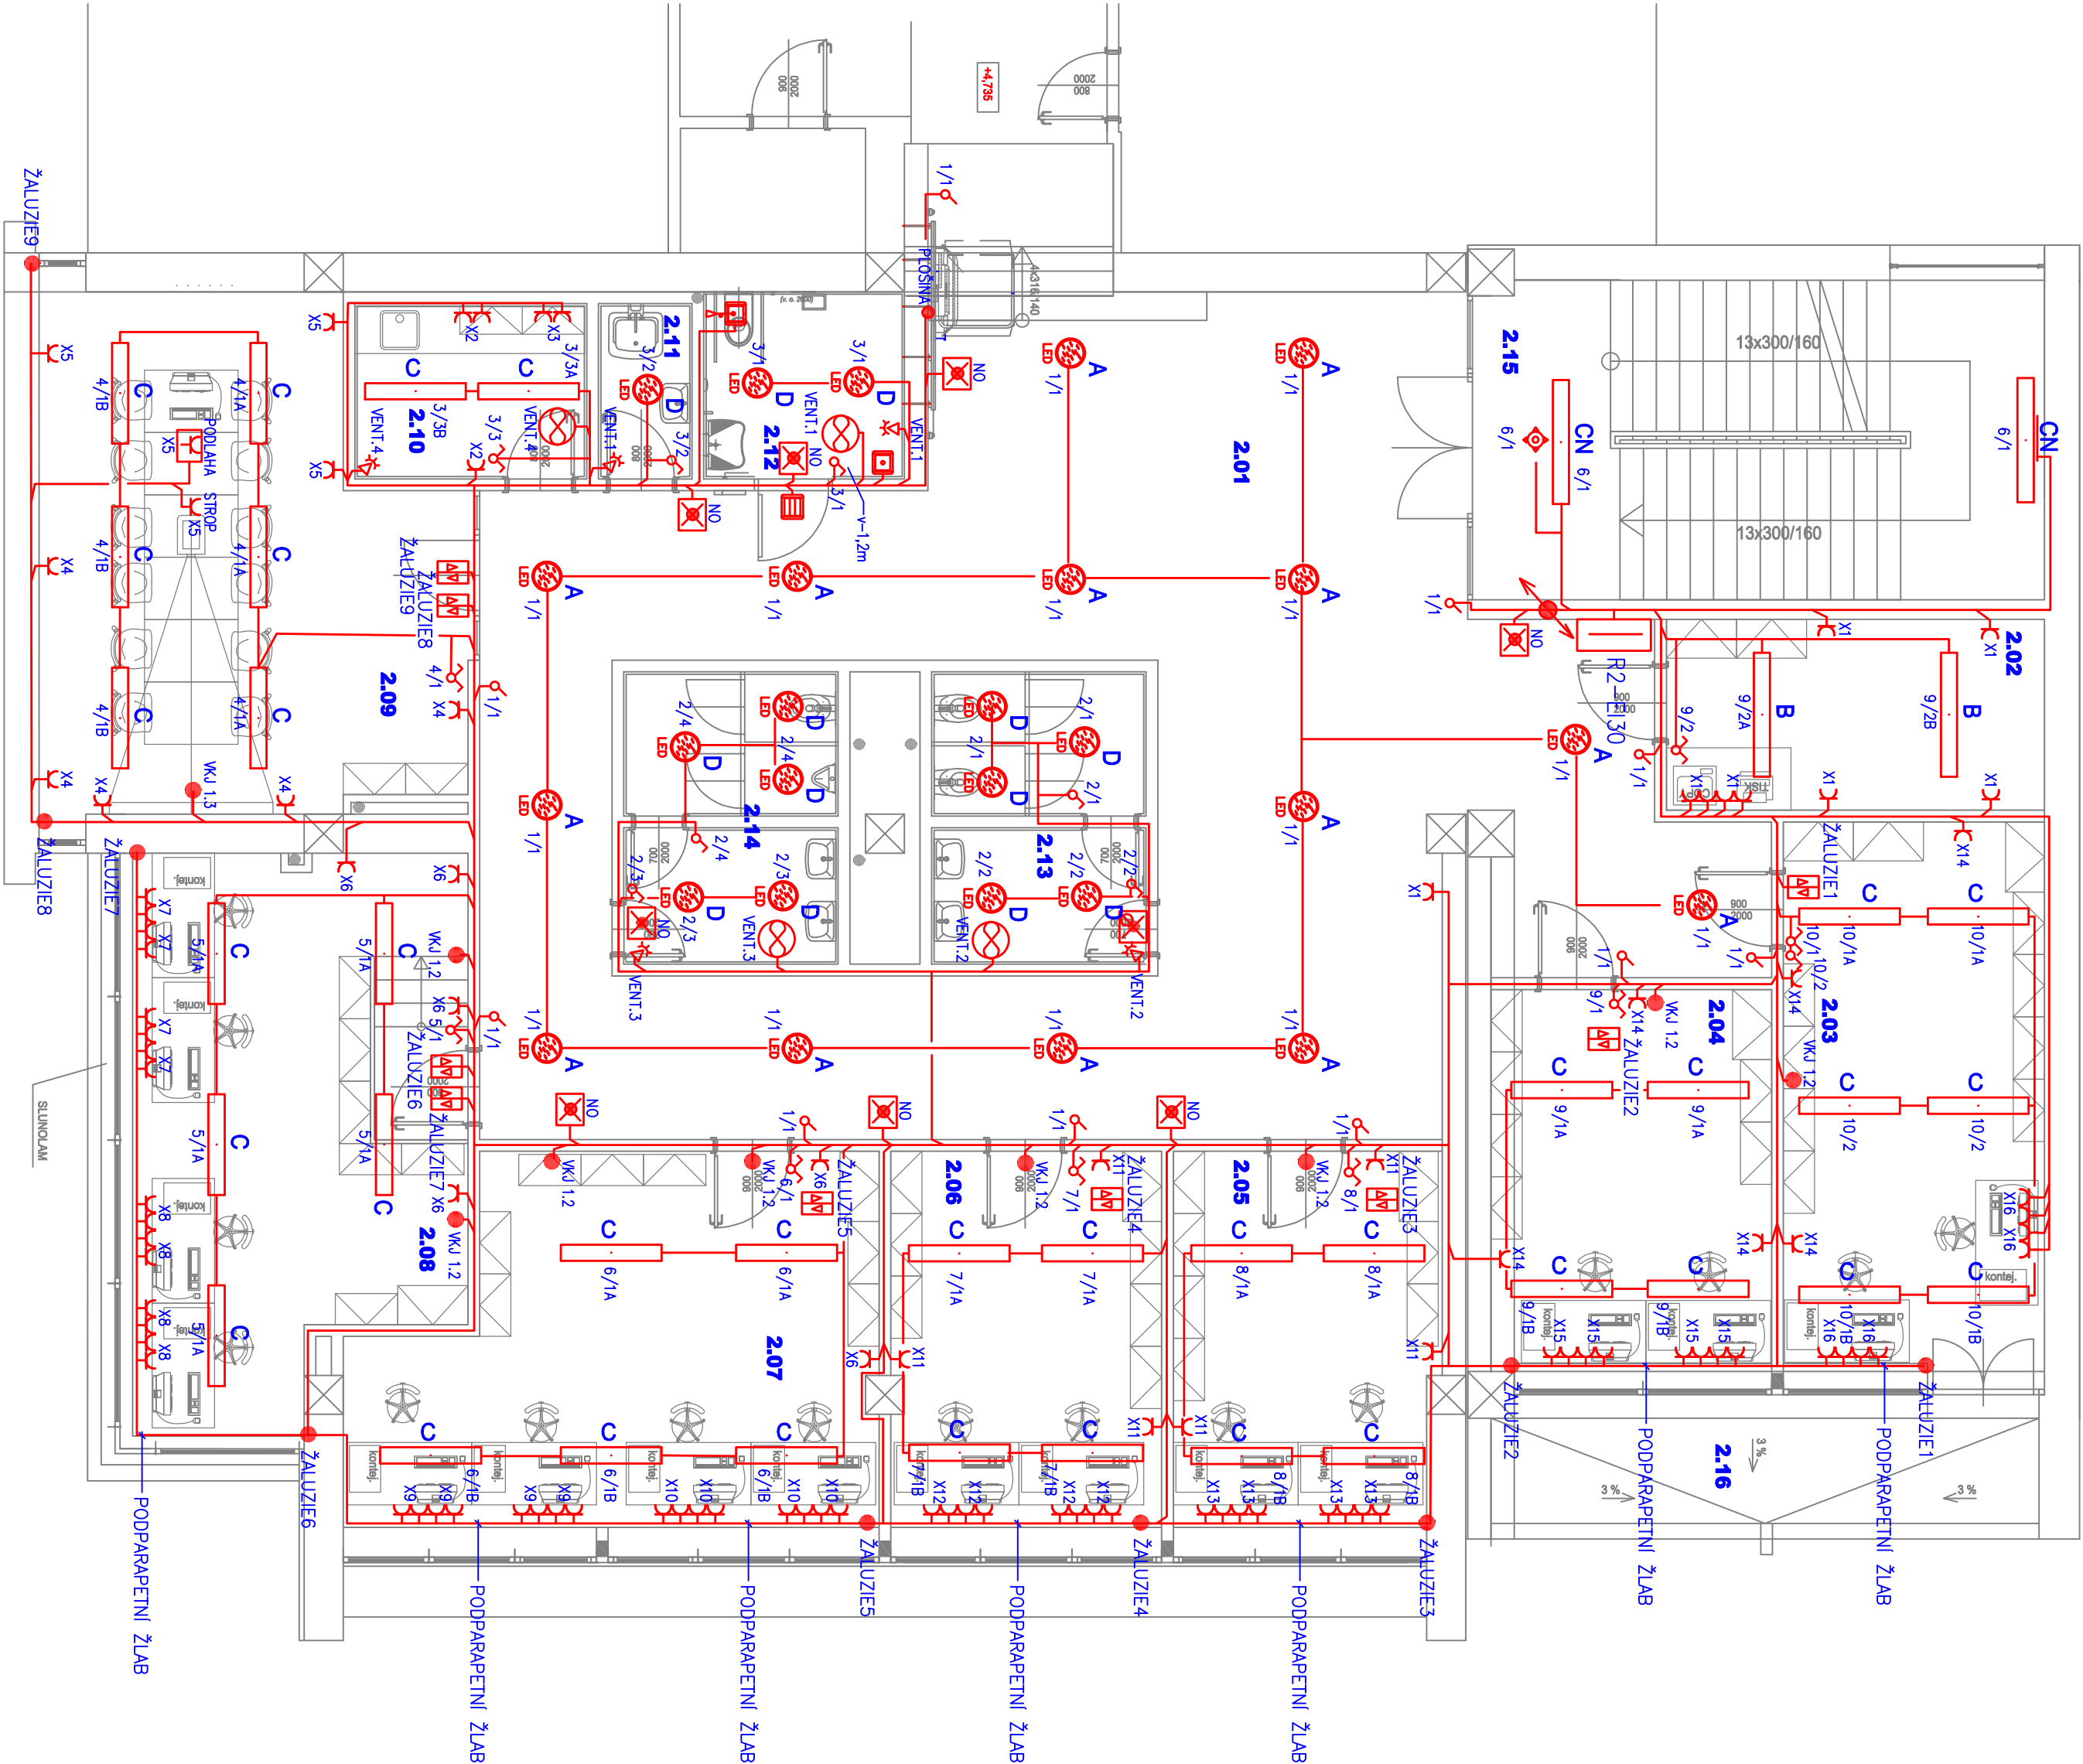

LEGENDA SVÍTEL:

- "A" – LED SVÍTLIDLO MÁSTEINNÉ KRUHOVÉ S OPAĽOVÝM KRYTÍEM 28W, 2600lm, Ra80, 4000K
- "B" – LED SVÍTLIDLO PRÍSÁZENÉ S KRYTÍEM 51W, 7300lm, Ra80, 4000K
- "C" – LED SVÍTLIDLO PRÍSÁZENÉ S KRYTÍEM 65W, 7500lm, Ra80, 4000K
- "D" – LED SVÍTLIDLO VESTANÉ KRUHOVÉ S OPAĽOVÝM KRYTÍEM 15W, 1500lm, Ra80, 4000K
- "CN" – LED SVÍTLIDLO S NOUZOVÝM ZDROJEM PRÍSÁZENÉ S KRYTÍEM 65W, 7500lm, Ra80, 4000K
- "NO" – LED SVÍTLIDLO NOUZOVÉ SVÍTLIDLO S KRYTÍEM 3W, 350lm, Ra80, 4000K

- AUTOMATICKÉ POHYBOVÉ ČIDLO-UMÍSTĚNÍ STŘOP
- AUTOMATICKÉ POHYBOVÉ ČIDLO-UMÍSTĚNÍ STĚNA

NOUZOVÉ PŘIVOLÁNÍ POMOCI WC INVALIDĚ

- SIGNALIZAČNÍ MODUL (SVĚTELNÝ A AKUSTICKÝ)
- RESETOVACÍ TLAČÍTKO
- SIGNALNÍ TLAČÍTKO SE ŠTŮROU
- AUTOMATICKÉ POHYBOVÉ ČIDLO-UMÍSTĚNÍ STŘOP

PROJEKTANT : ING.VLASTIMIL KŘIŽAN	ING.VLASTIMIL KŘIŽAN
INVESTOR : ÚSTECKÝ KRAJ	STŘAŽKY 21
MĚSTSKÝ ÚŘAD :	403 40 ÚSTÍ NAD LABEM
KRAJ : ÚSTECKÝ	TEL: 603 709 577
AKCE : KRAJSKÝ ÚŘAD ÚSTECKÉHO KRAJE-REK.OBJEKTU	FORMÁT: 09/2019
v ulici VELKÁ HRADEBNÍ 3121/50, ÚSTÍ N.L.	STUPEŇ: DPS
	ČÍSLO ZAKÁZKY: 31/2019
OBŠAH : PŮDORYS 2.NP	MĚŘÍTKO: 1 : 75
	ČÍSLO VÝKRESU: E-04.4