


Tabuľka miestností	
Č.M.	NÁZEV MIESTNOSTI
1.01	VSTUPNÁ HALA
1.02	SKLAD KANCEL. POTŘ.
1.03	KANCELÁŘ
1.04	KANCELÁŘ
1.05	KANCELÁŘ
1.06	KANCELÁŘ
1.07	KANCELÁŘ
1.08	ARCHIV
1.09	ÚKLIDOVÁ KOMORA
1.10	KUCHYŇKA
1.11	WC- MUŽI
1.12	WC- ŽENY
1.13	ZADVEŘÍ HLAVNÍHO VSTUPU
1.14	SKLAD ÚKLID
1.15	BALKÓN
	UŽITNÁ PLOCHA CELKEM

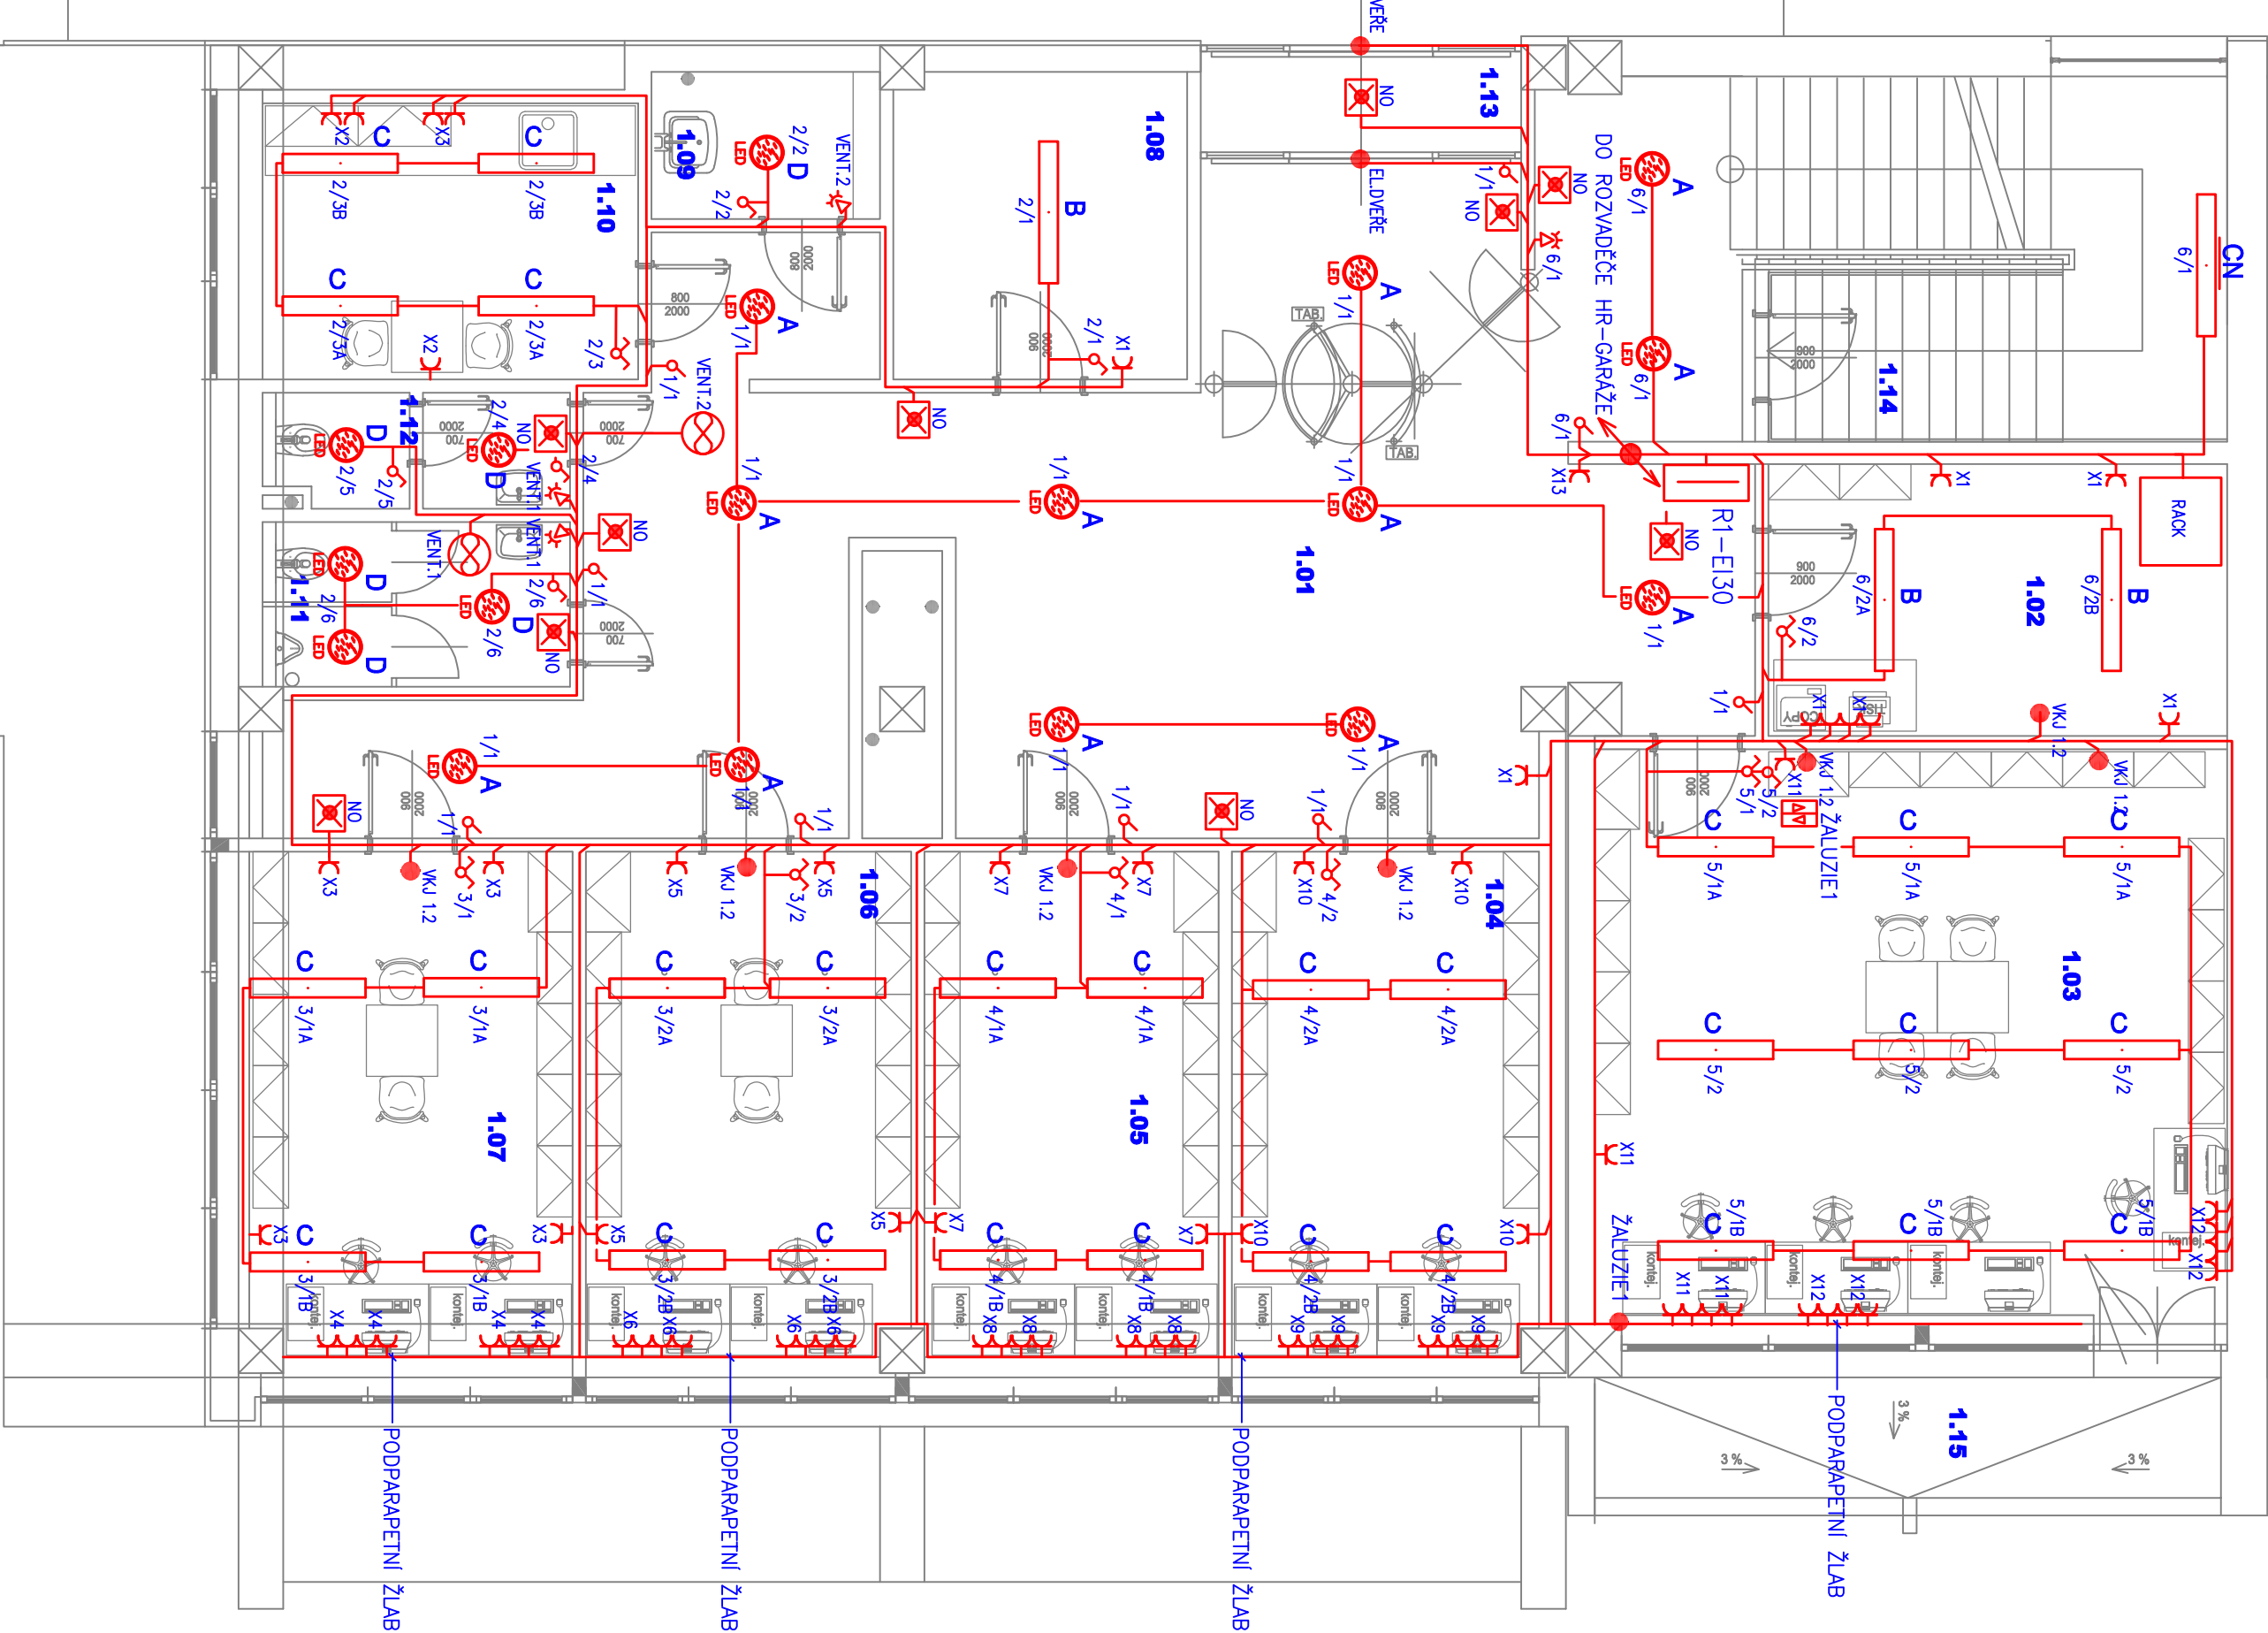

LEGENDA SVÍTEL:

- "A" – LED SVÍTLIDLO NASTĚNNÉ KRUHOVÉ S OPÁLOVÝM KRYTEM 28W, 2600lm, Ra80, 4000K
- "B" – LED SVÍTLIDLO PŘÍSAZENÉ S KRYTEM 51W, 7300lm, Ra80, 4000K
- "C" – LED SVÍTLIDLO PŘÍSAZENÉ S KRYTEM 65W, 7500lm, Ra80, 4000K
- "D" – LED SVÍTLIDLO VESTAVNÉ KRUHOVÉ S OPÁLOVÝM KRYTEM 15W, 1500lm, Ra80, 4000K
- "CN" – LED SVÍTLIDLO S NOUZOVMÝM ZDROJEM PŘÍSAZENÉ S KRYTEM 65W, 7500lm, Ra80, 4000K
- "NO" – LED SVÍTLIDLO NOUZOVÉ SVÍTLIDLO S KRYTEM 3W, 350lm, Ra80, 4000K

- ◈ – AUTOMATICKÉ POHYBOVÉ ĎÍLO-UMÍSTĚNÍ STROP
- ✕ – AUTOMATICKÉ POHYBOVÉ ĎÍLO-UMÍSTĚNÍ STĚNA

WK 1.2-VNITŘNÍ KLIMATIZAČNÍ JEDNOTKA

PROJEKTANT : ING.VLASTMIL KRIŽAN	
INVESTOR : ÚSTECKÝ KRAJ	
MĚSTSKÝ ÚŘAD : STRAŽSKÝ 21 403 40 ÚSTÍ NAD LABEM TEL: 603 709 577	
KRAJ : ÚSTECKÝ	
AKCE : KRAJSKÝ ÚŘAD ÚSTECKÉHO KRAJE-REK.OBJEKTU V ULICI VELKÁ HRADEBNÍ 3121/50, ÚSTÍ N.L.	
FORMÁT: DATUM : 09/2019	
STUPĚŇ: DPS	
ČÍSLO ZAKÁZKY: 31/2019	
OBSAH : PŮDORYS 1.NP	MĚŘÍTKO: 1 : 75
	ČÍSLO VÝKRESU: E-04.3